

MAPA DO CELÓW PROJEKTOWYCH

Skala 1:500

Jednostka ewidencyjna: 320903\_5, Bobolice – Obszar Miejski

Obreb: 320903\_5.0092, Gozd

Działka: 279

Układzie wsp. płaskich: 2000 sfera 5 (15)

Układ odniesienia: PL-EUREF2007-NH

Identyfikator zgłoszenia pracy: GK.6640.3385.2021

Data opracowania: 20.08.2021r.

Kierownik prac: inż. Lechosław Kupień, nr świad. 12344

Zakres aktualizacji:

Nazwa wykonawcy prac:

G E O – K U P I E Ń S.C.  
USŁUGI GEODEZYJNE

Lechosław Kupień, Janusz Kupień  
ul. Postów 38, 78-200 Białogard  
tel. 94325436, 94 3663620, 602 703 694  
e-mail: geo-kupien@wp.pl

GK.6640.3385.2021

STAROSTA KOSZALIŃSKI

ID zgłoszenia pracy geodezyjnej

nazwa organu

Oświadczam, że niniejszy dokument został opracowany w wyniku pracy geodezyjnej, której rezultaty zawiera operat techniczny pozytywnie zweryfikowany w dniu: 13.09.2021r. nr protokołu: GK.6640.3385.2021\_29564

Jestem świadomy odpowiedzialności karnej za złożenie fałszywego oświadczenia.

Białogard dnia: 13.09.2021r.

Imię, nazwisko i podpis

Dokument podpisat kwalifikowanym podpisem elektronicznym  
inż. Lechosław Kupień, nr upr. 12344


LEGENDA (branża instalacyjna)

- projektowana zewnętrzna instalacja wodociągowa od studni do budynku SUW PE dn 110, L= 13,4 m
- S3 - projektowana studnia głębinowa wiercona, o głębokości do 100,0 m, wydajność do 21,6 m<sup>3</sup>/h, obudowa nadziemna izolowana, pompa głębinowa o parametrach: Q= 21,6 m<sup>3</sup>/h, H= 83,0 m, silnik 9,5 kW

- S1 istn. - istniejąca studnia głębinowa S1 do likwidacji
- S2 istn. - istniejąca studnia głębinowa S2
- SUW - istniejący budynek SUW
- Zret 52 - istniejące zbiorniki retencyjne

LEGENDA (branża elektryczna)

- zasilanie proj. studni głębinowej YKY 4x10 mm<sup>2</sup>
- sterowanie proj. studni głębinowej YKSTY 7x1,5 mm<sup>2</sup>+UTP 4x2x0,5 mm<sup>2</sup>+YKY3x2,5 mm<sup>2</sup>
- proj. oprawy LED na słupach 278
- proj. linia kablowa oświetleniowa, YKY 3x2,5 mm<sup>2</sup>

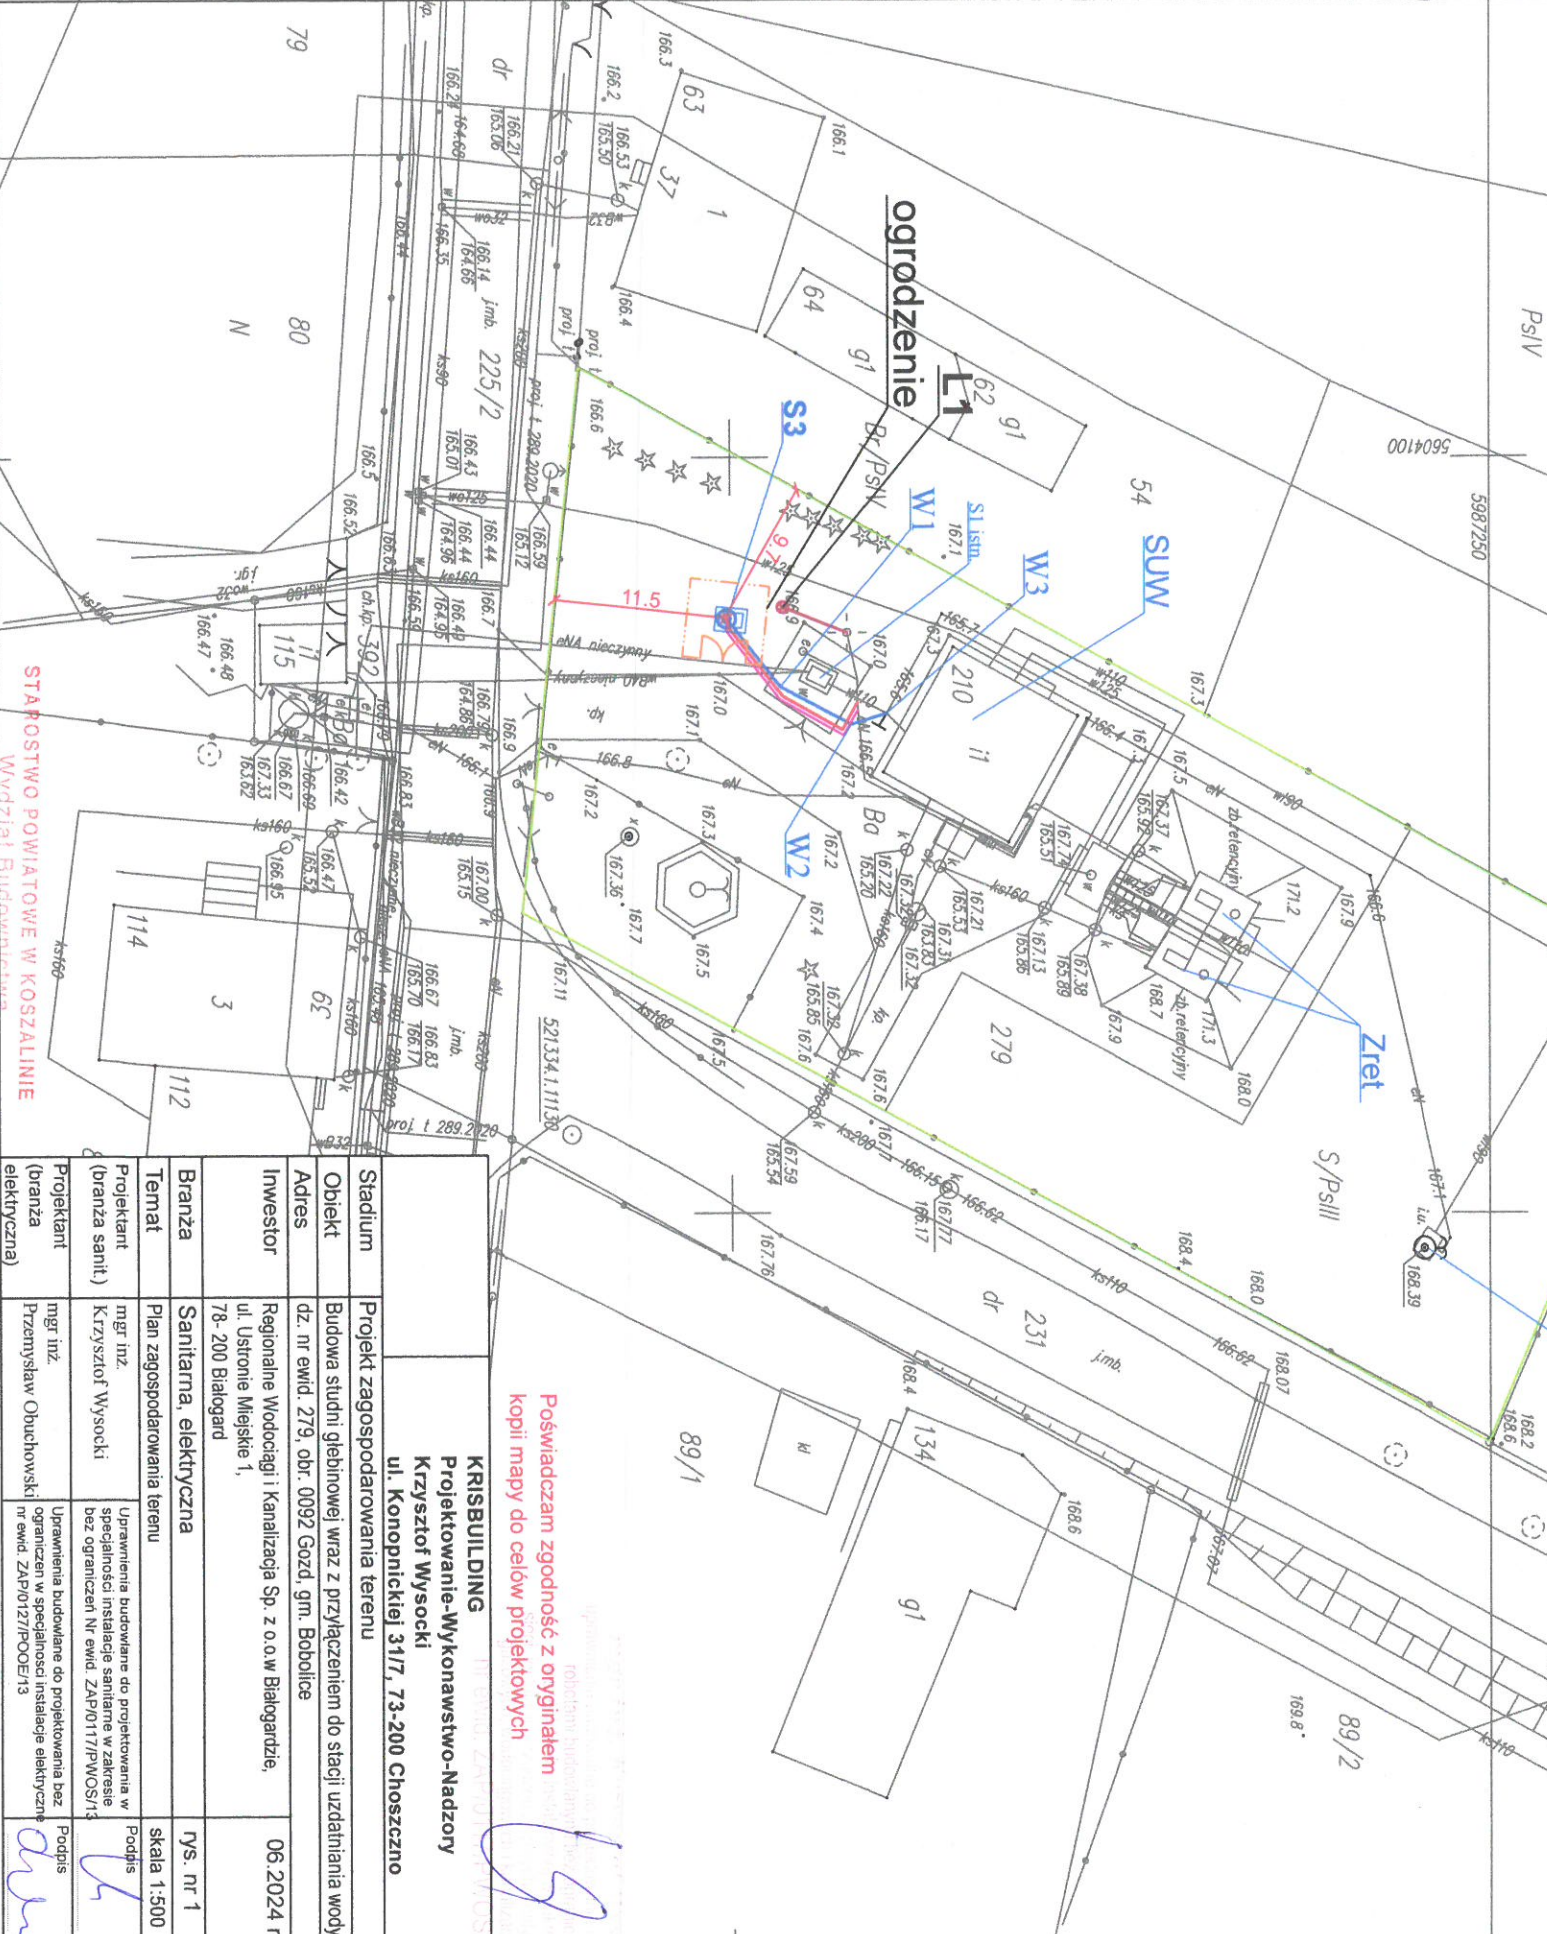

Poświadczam zgodność z oryginałem  
kopii mapy do celów projektowych

KRISBULDING  
Projektowanie-Wykonawstwo-Nadzory  
Krzysztof Wysocki  
ul. Konopnickiej 31/7, 73-200 Choszczno

Stadium	Projekt zagospodarowania terenu
Obiekt	Budowa studni głębinowej wraz z przyłączeniem do stacji uzdatniania wody
Adres	dz. nr ewid. 279, obr. 0092 Gozd, gm. Bobolice
Inwestor	Regionalne Wodociągi i Kanalizacja Sp. z o.o. w Białogardzie, ul. Ustronie Miejskie 1,
Branża	Sanitarna, elektryczna
Temat	Plan zagospodarowania terenu
Projektant (branża sanit.)	mgr inż. Krzysztof Wysocki
Projektant (branża elektryczna)	mgr inż. Przemysław Obuchowski
Uprawnienia budowlane do projektowania w specjalności instalacje sanitarne w zakresie bez ograniczeń Nr ewid. ZAP10117/PWOS/13	Uprawnienia budowlane do projektowania bez ograniczeń w specjalności instalacje elektryczne nr ewid. ZAP10127/PWOE/13
Podpis	Podpis

Załącznik nr 1 do wniosku inwestora  
Zatwierdzony decyzją z dnia 05.11.2024  
9.6740.503.2024.DK