


RZUT NA POZIOM PRZYZIEMIA  $\pm 0,0m$

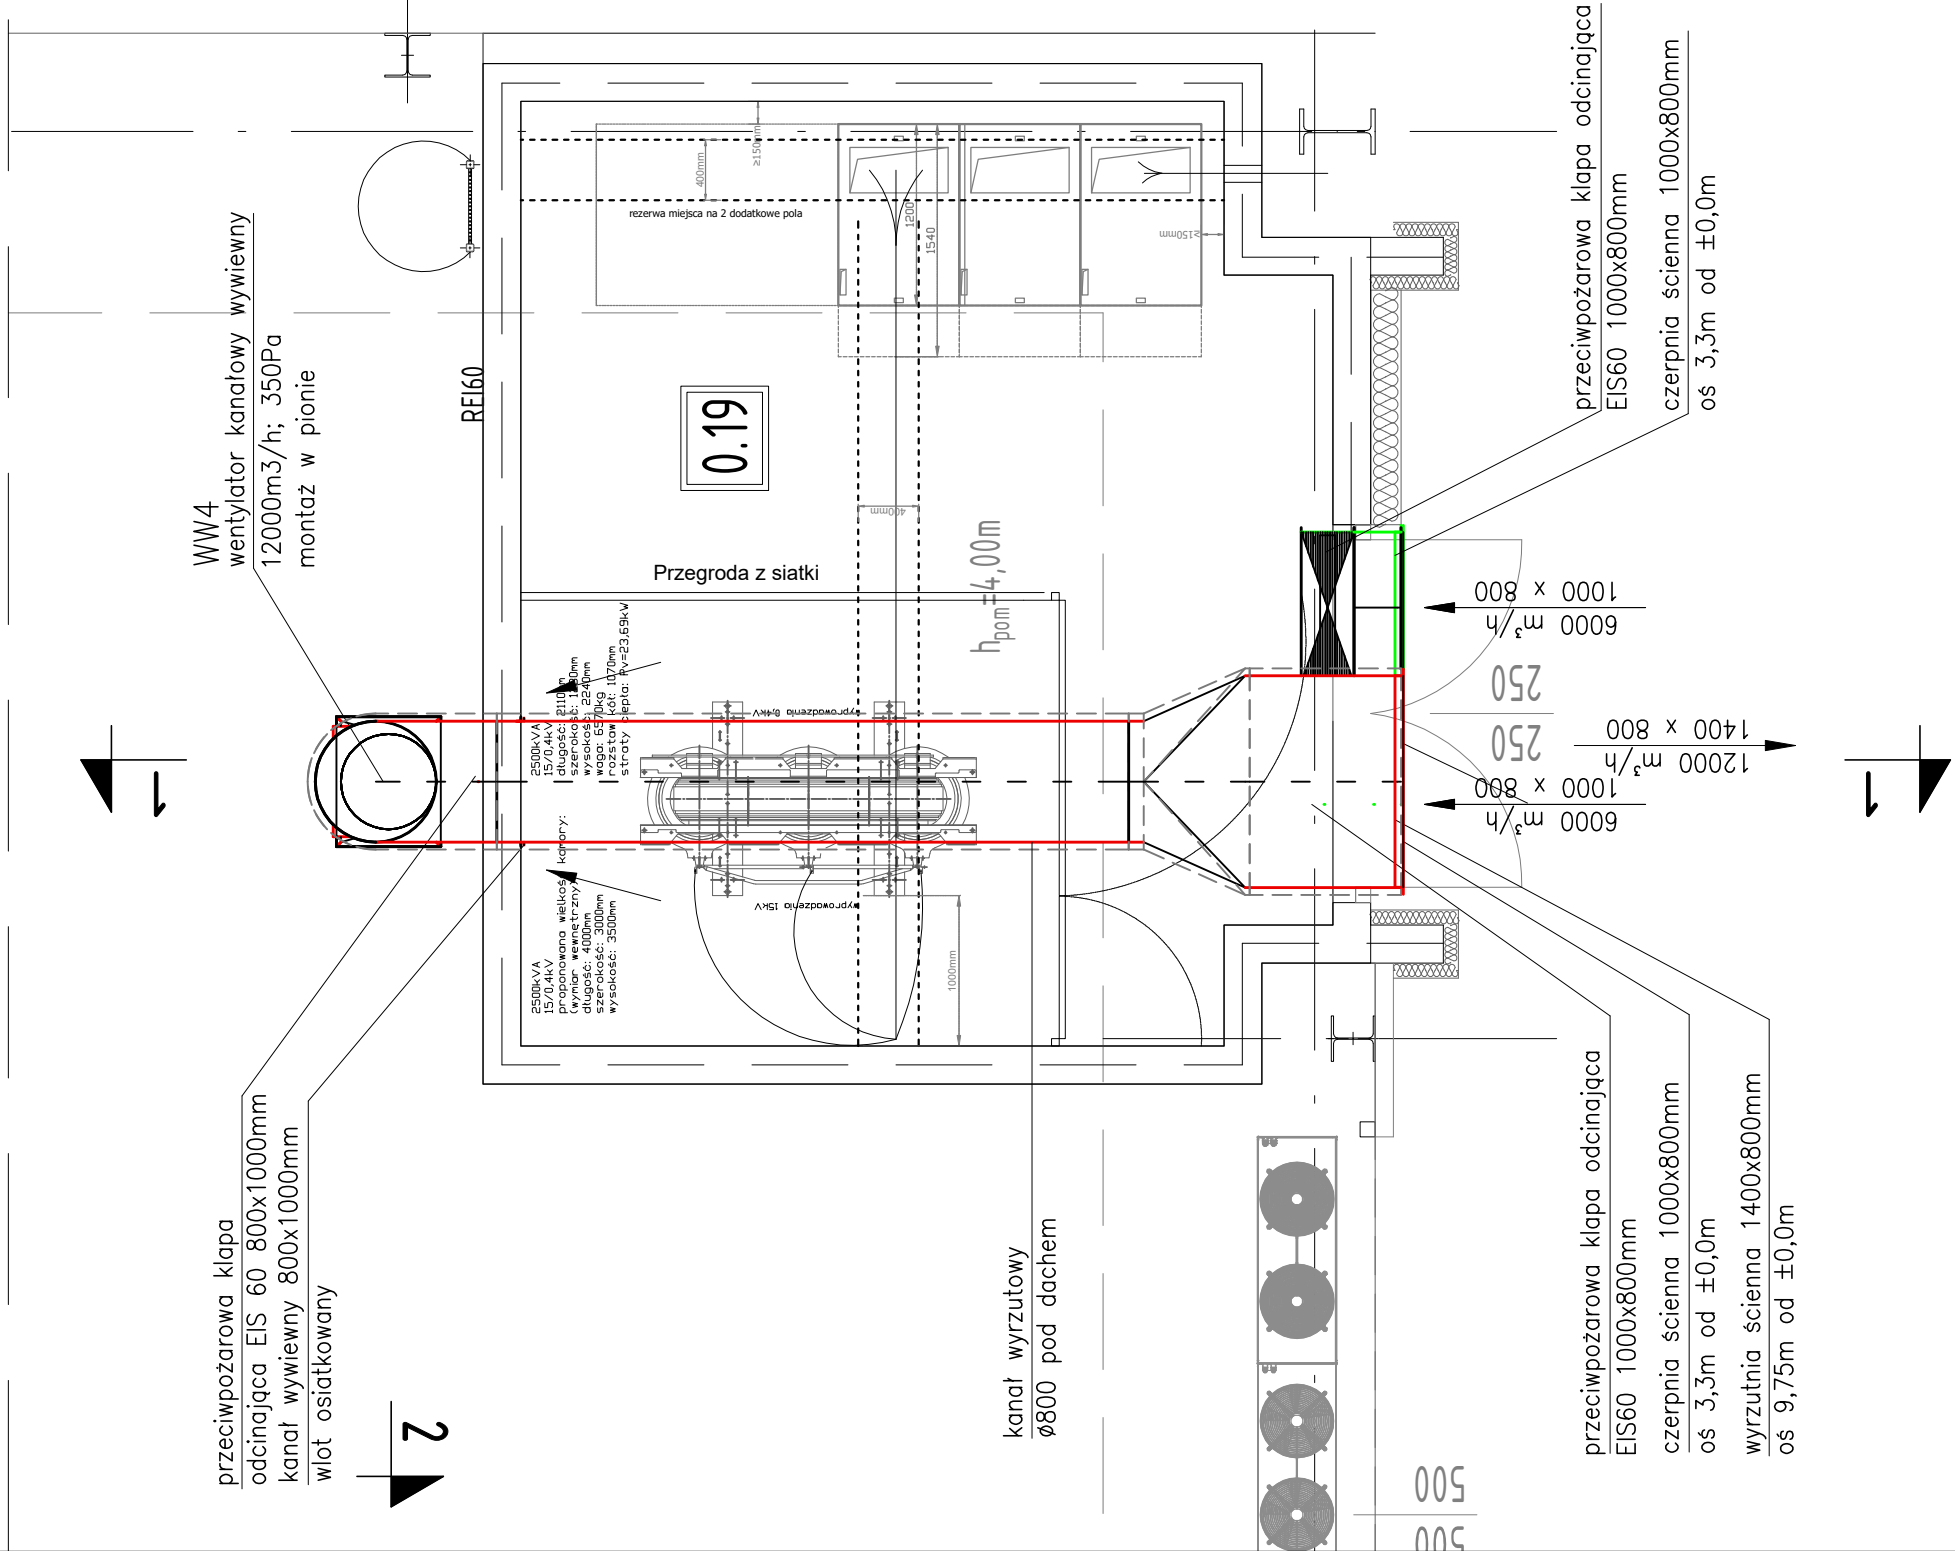

PROJEKT:

Budowa Centrum Badawczo–Rozwojowego – hali produkcyjno–magazynowej, budynku socjalno–biurowego, wiat – palarni, wiaty rowerowej, chłodni wody technologicznej, kontenerowej sprężarkowni, otwartego zbiornika retencyjnego, biologicznej oczyszczalni ścieków wraz ze szczełnym zbiornikiem oraz z urządzeniami budowlanymi (ETAP 1) oraz rozbiórka 12 budynków gospodarczych, w ramach przedsięwzięcia pn. "Etapowa budowa hali produkcyjno–magazynowej wraz z niezbędną infrastrukturą towarzyszącą"

LOKALIZACJA: 43-391 Mazańcowice, dz. nr: 2353/16; 2353/17; 2353/20; 2353/21; 2353/22; 2353/23; 2353/24; 2616/9	BRANŻA: SANITARNIA	
	FAZA: p. wykonawczy	
INWESTOR:  POLMOTORS Sp z.o.o 43-391 Mazańcowice 57	ARCHIWUM: IS-PW-01/2026	
	DATA: 01.2026	
TYTUŁ RYS.:  STACJA TRAF0. INSTALACJA WENTYLACJI. RZUT PRZYZIEMIA. SZCZEGÓŁ "A"	SKALA:  1:50	
PROJEKTOWAŁ: mgr inż. Danuta Wawrzyńczyk	NR. UPRAWNIENIÓW: 126/89 BB	PODPIS:
SPRAWDZIŁ: mgr inż. Marzena Sataciak	NR. UPRAWNIENIÓW: SLK/7980/PBS/18	PODPIS:
		NR. RYS.:  IS/05

BIURO USŁUG PROJEKTOWYCH > DANUTA WAWRZYŃCZYK < Bielsko-Biała tel. 601461319; danuta.wawrzynczyk@gmail.com