




ELEWACJA POŁUDNIOWA

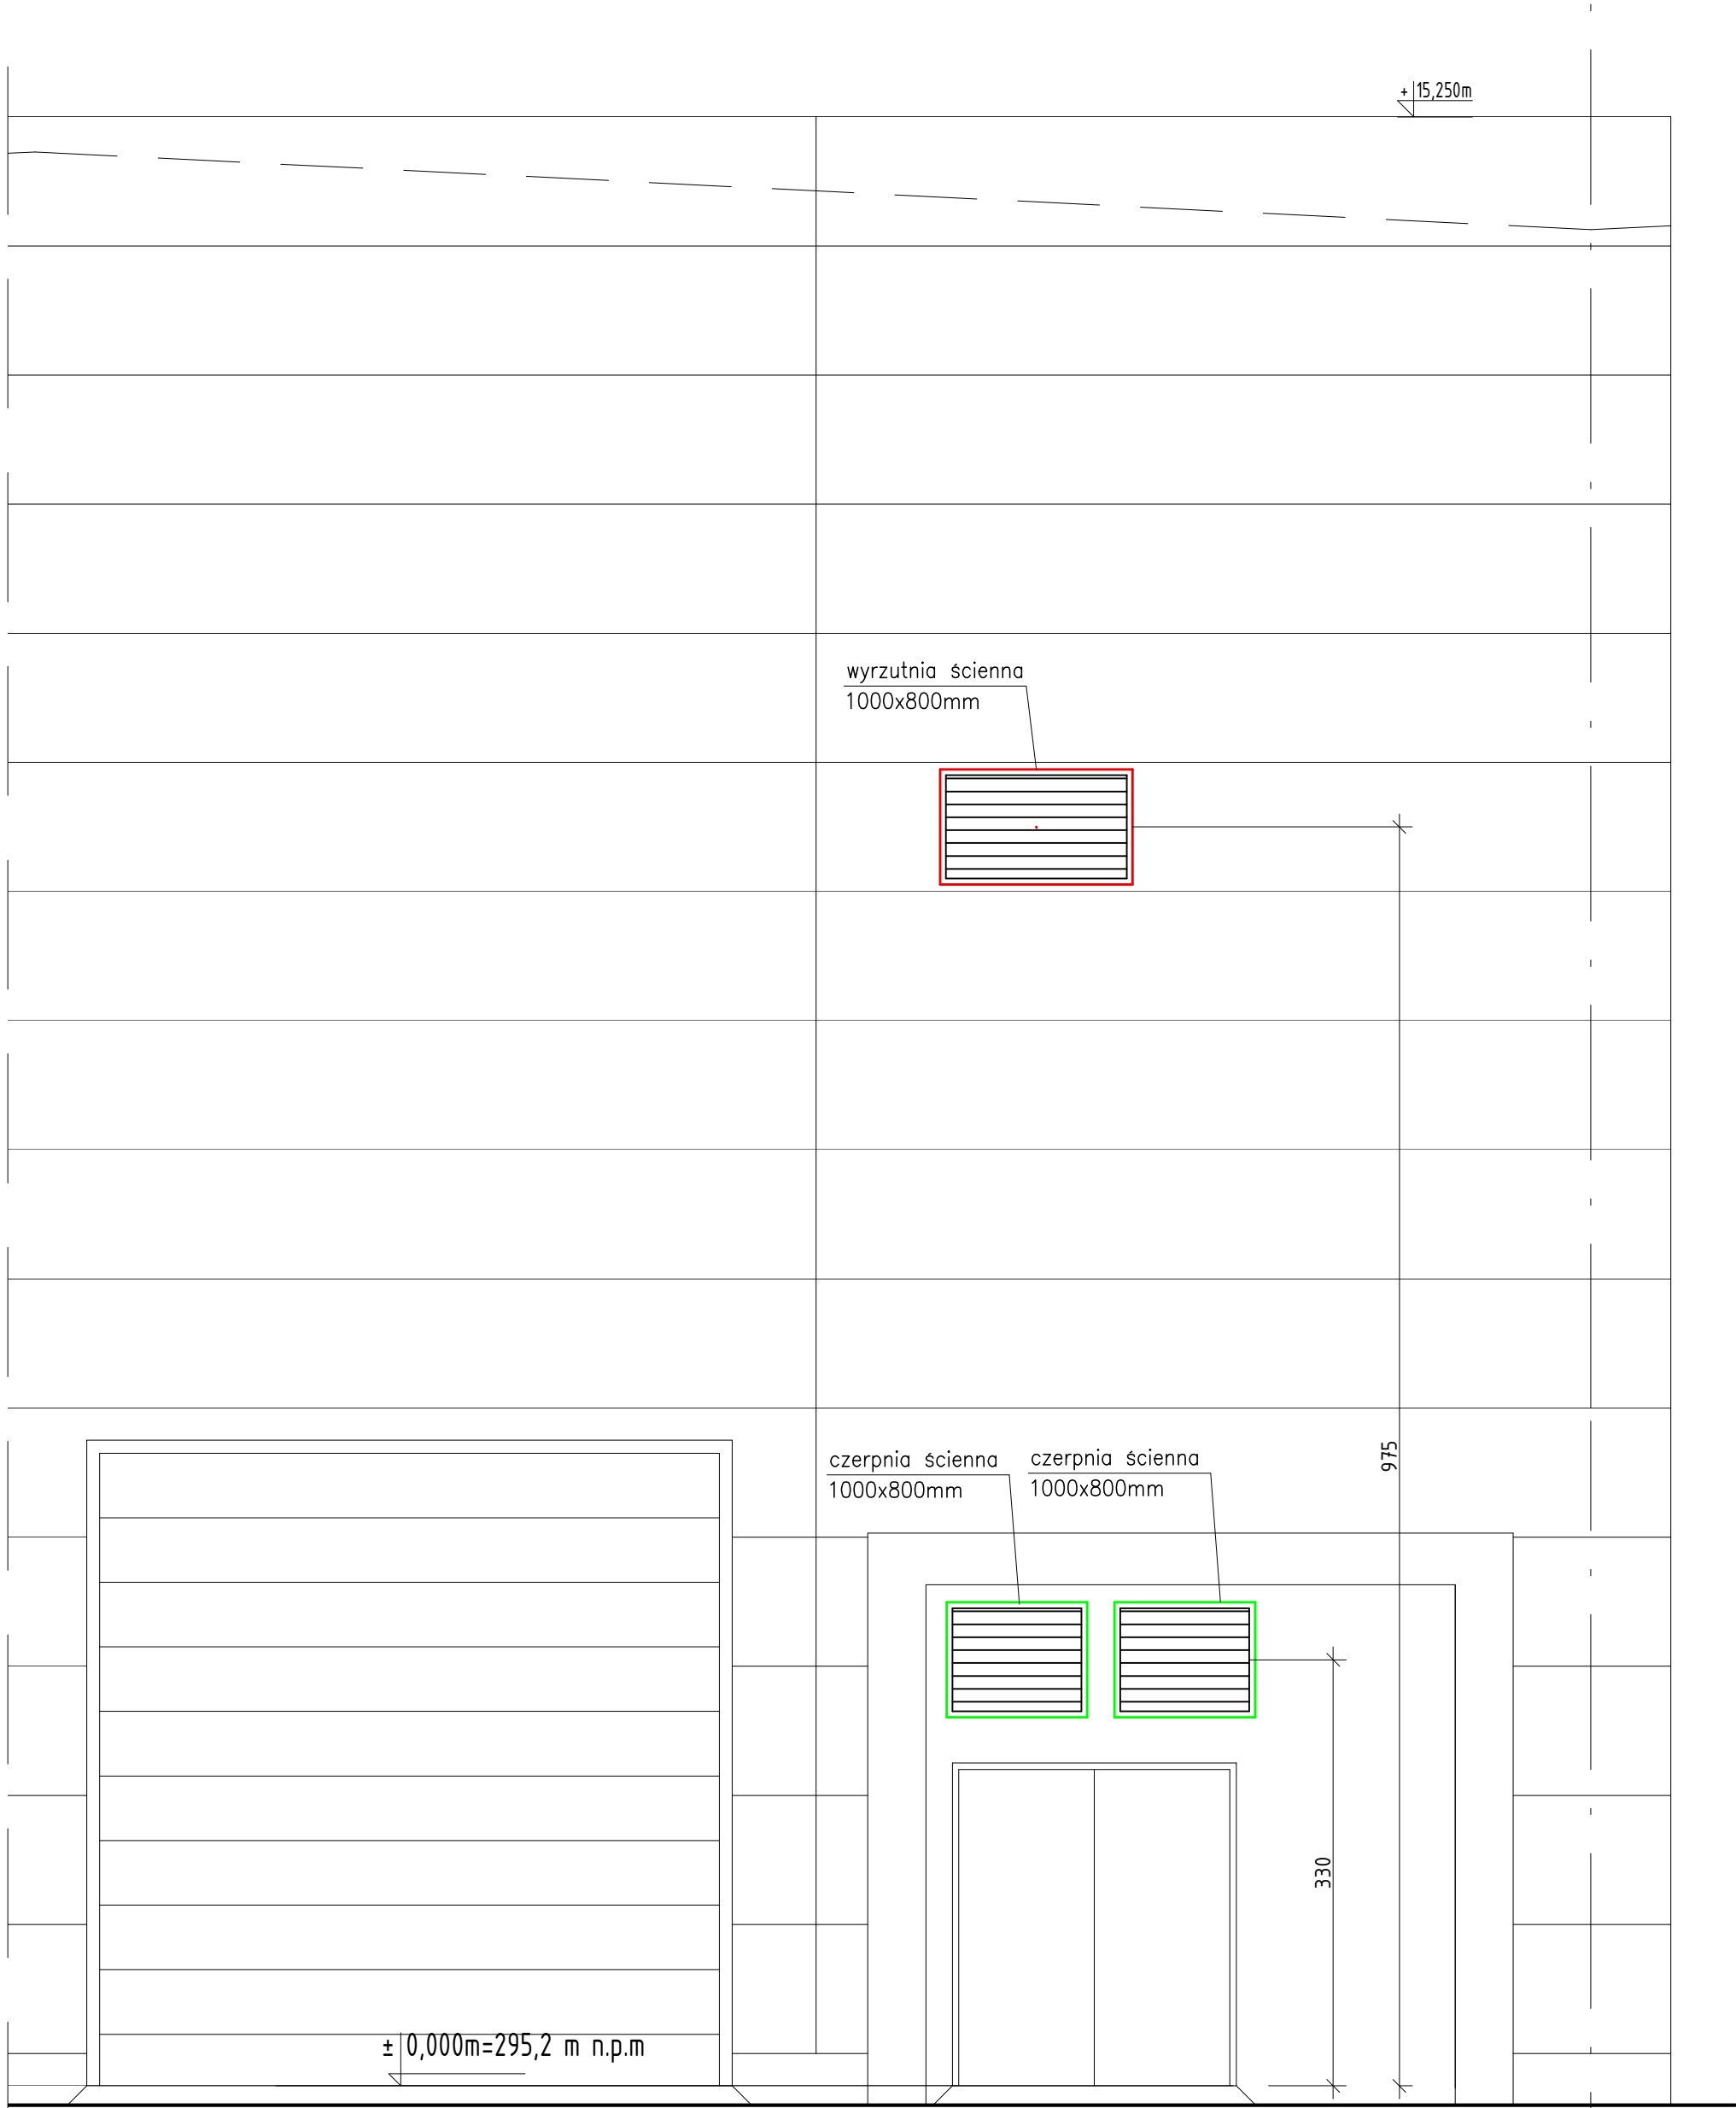

PRZEKRÓJ 2-2

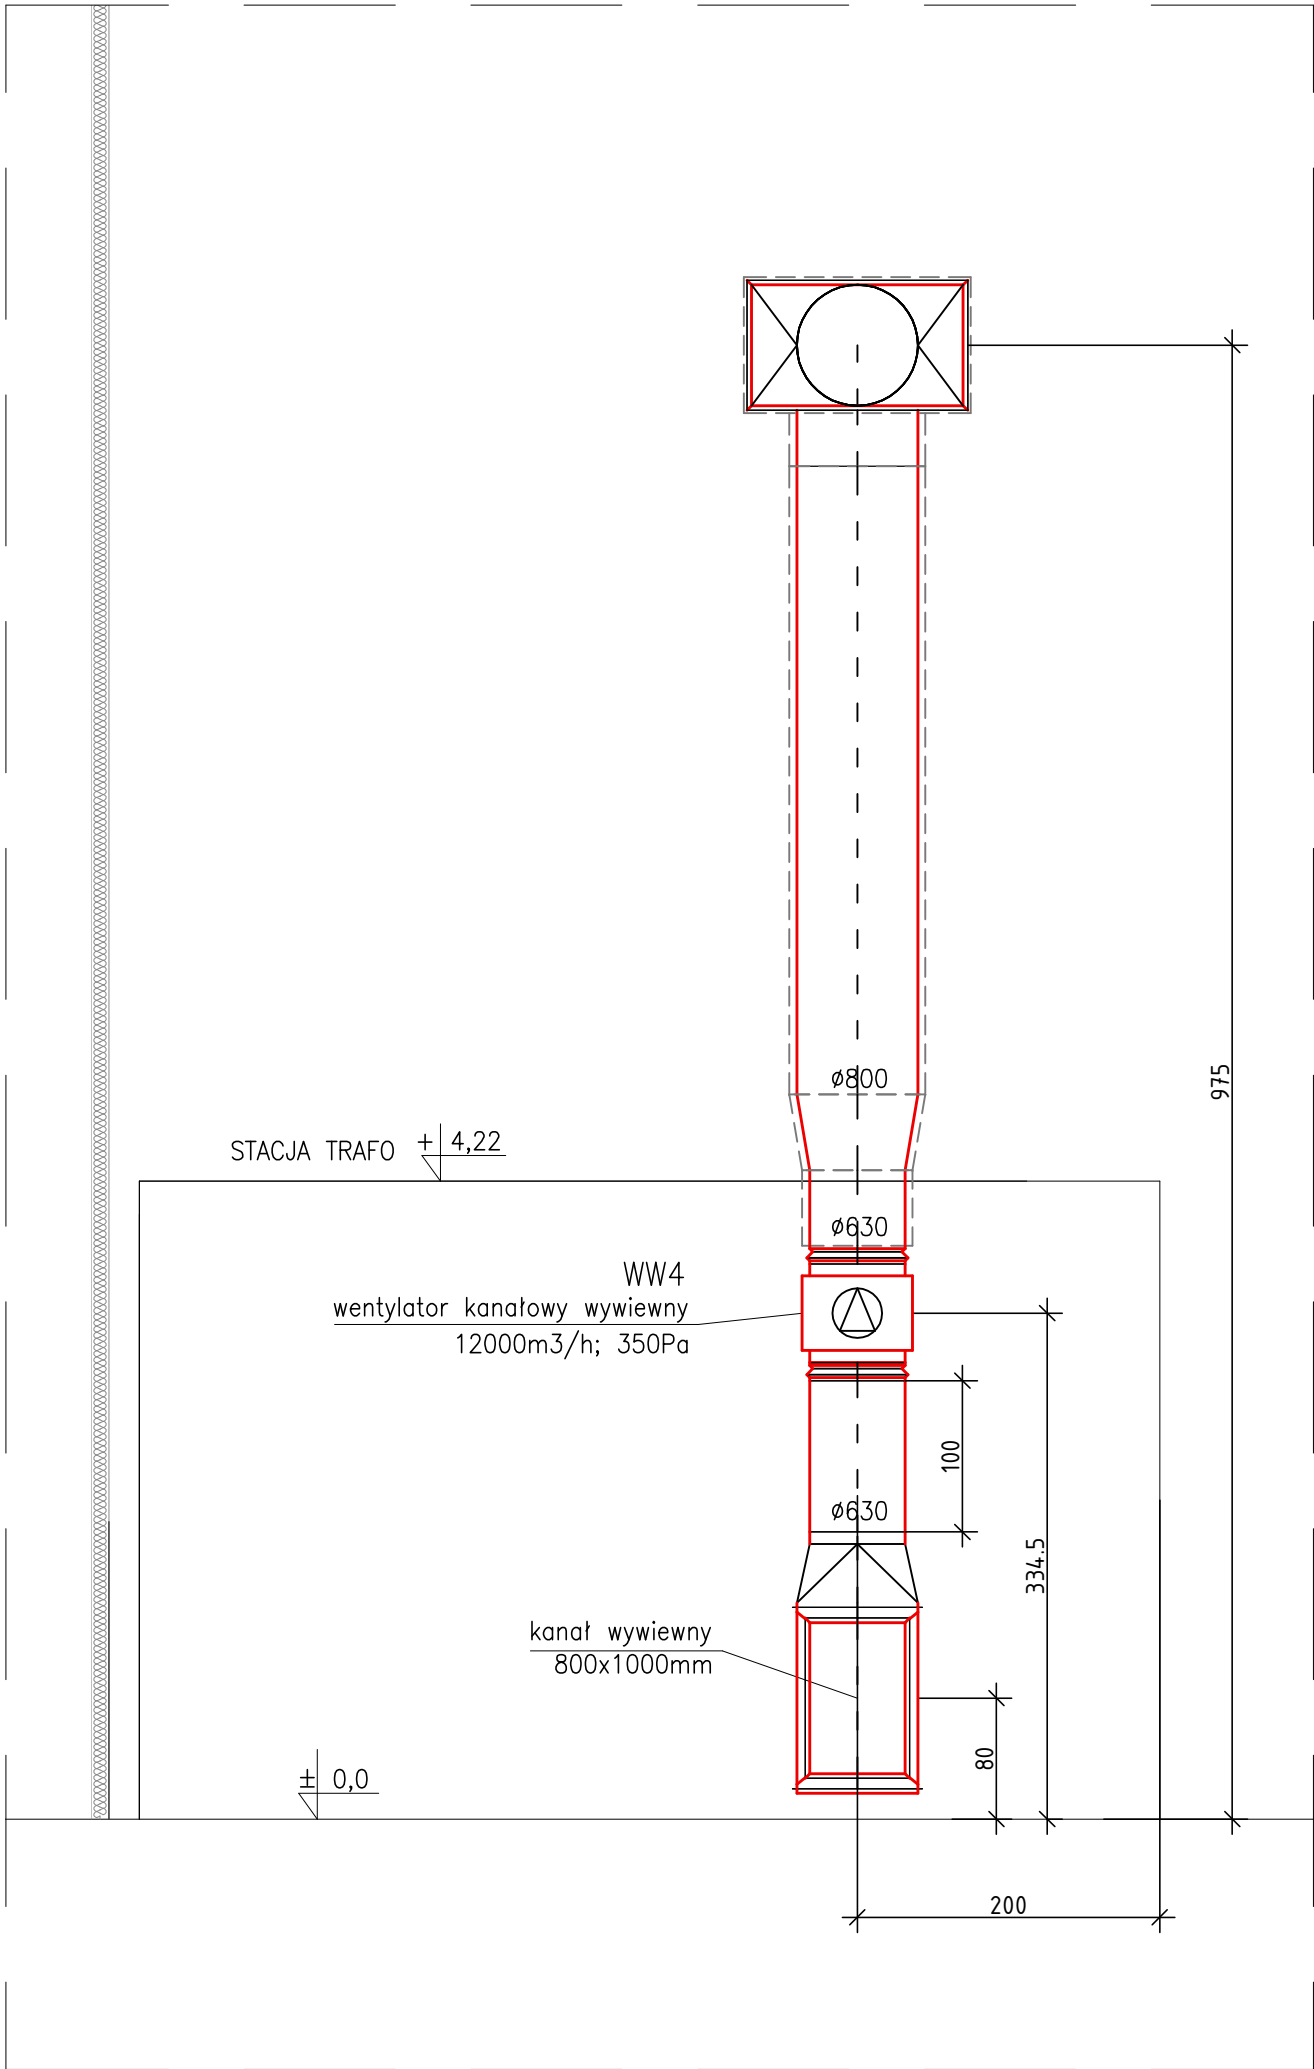

PRZEKRÓJ 1-1

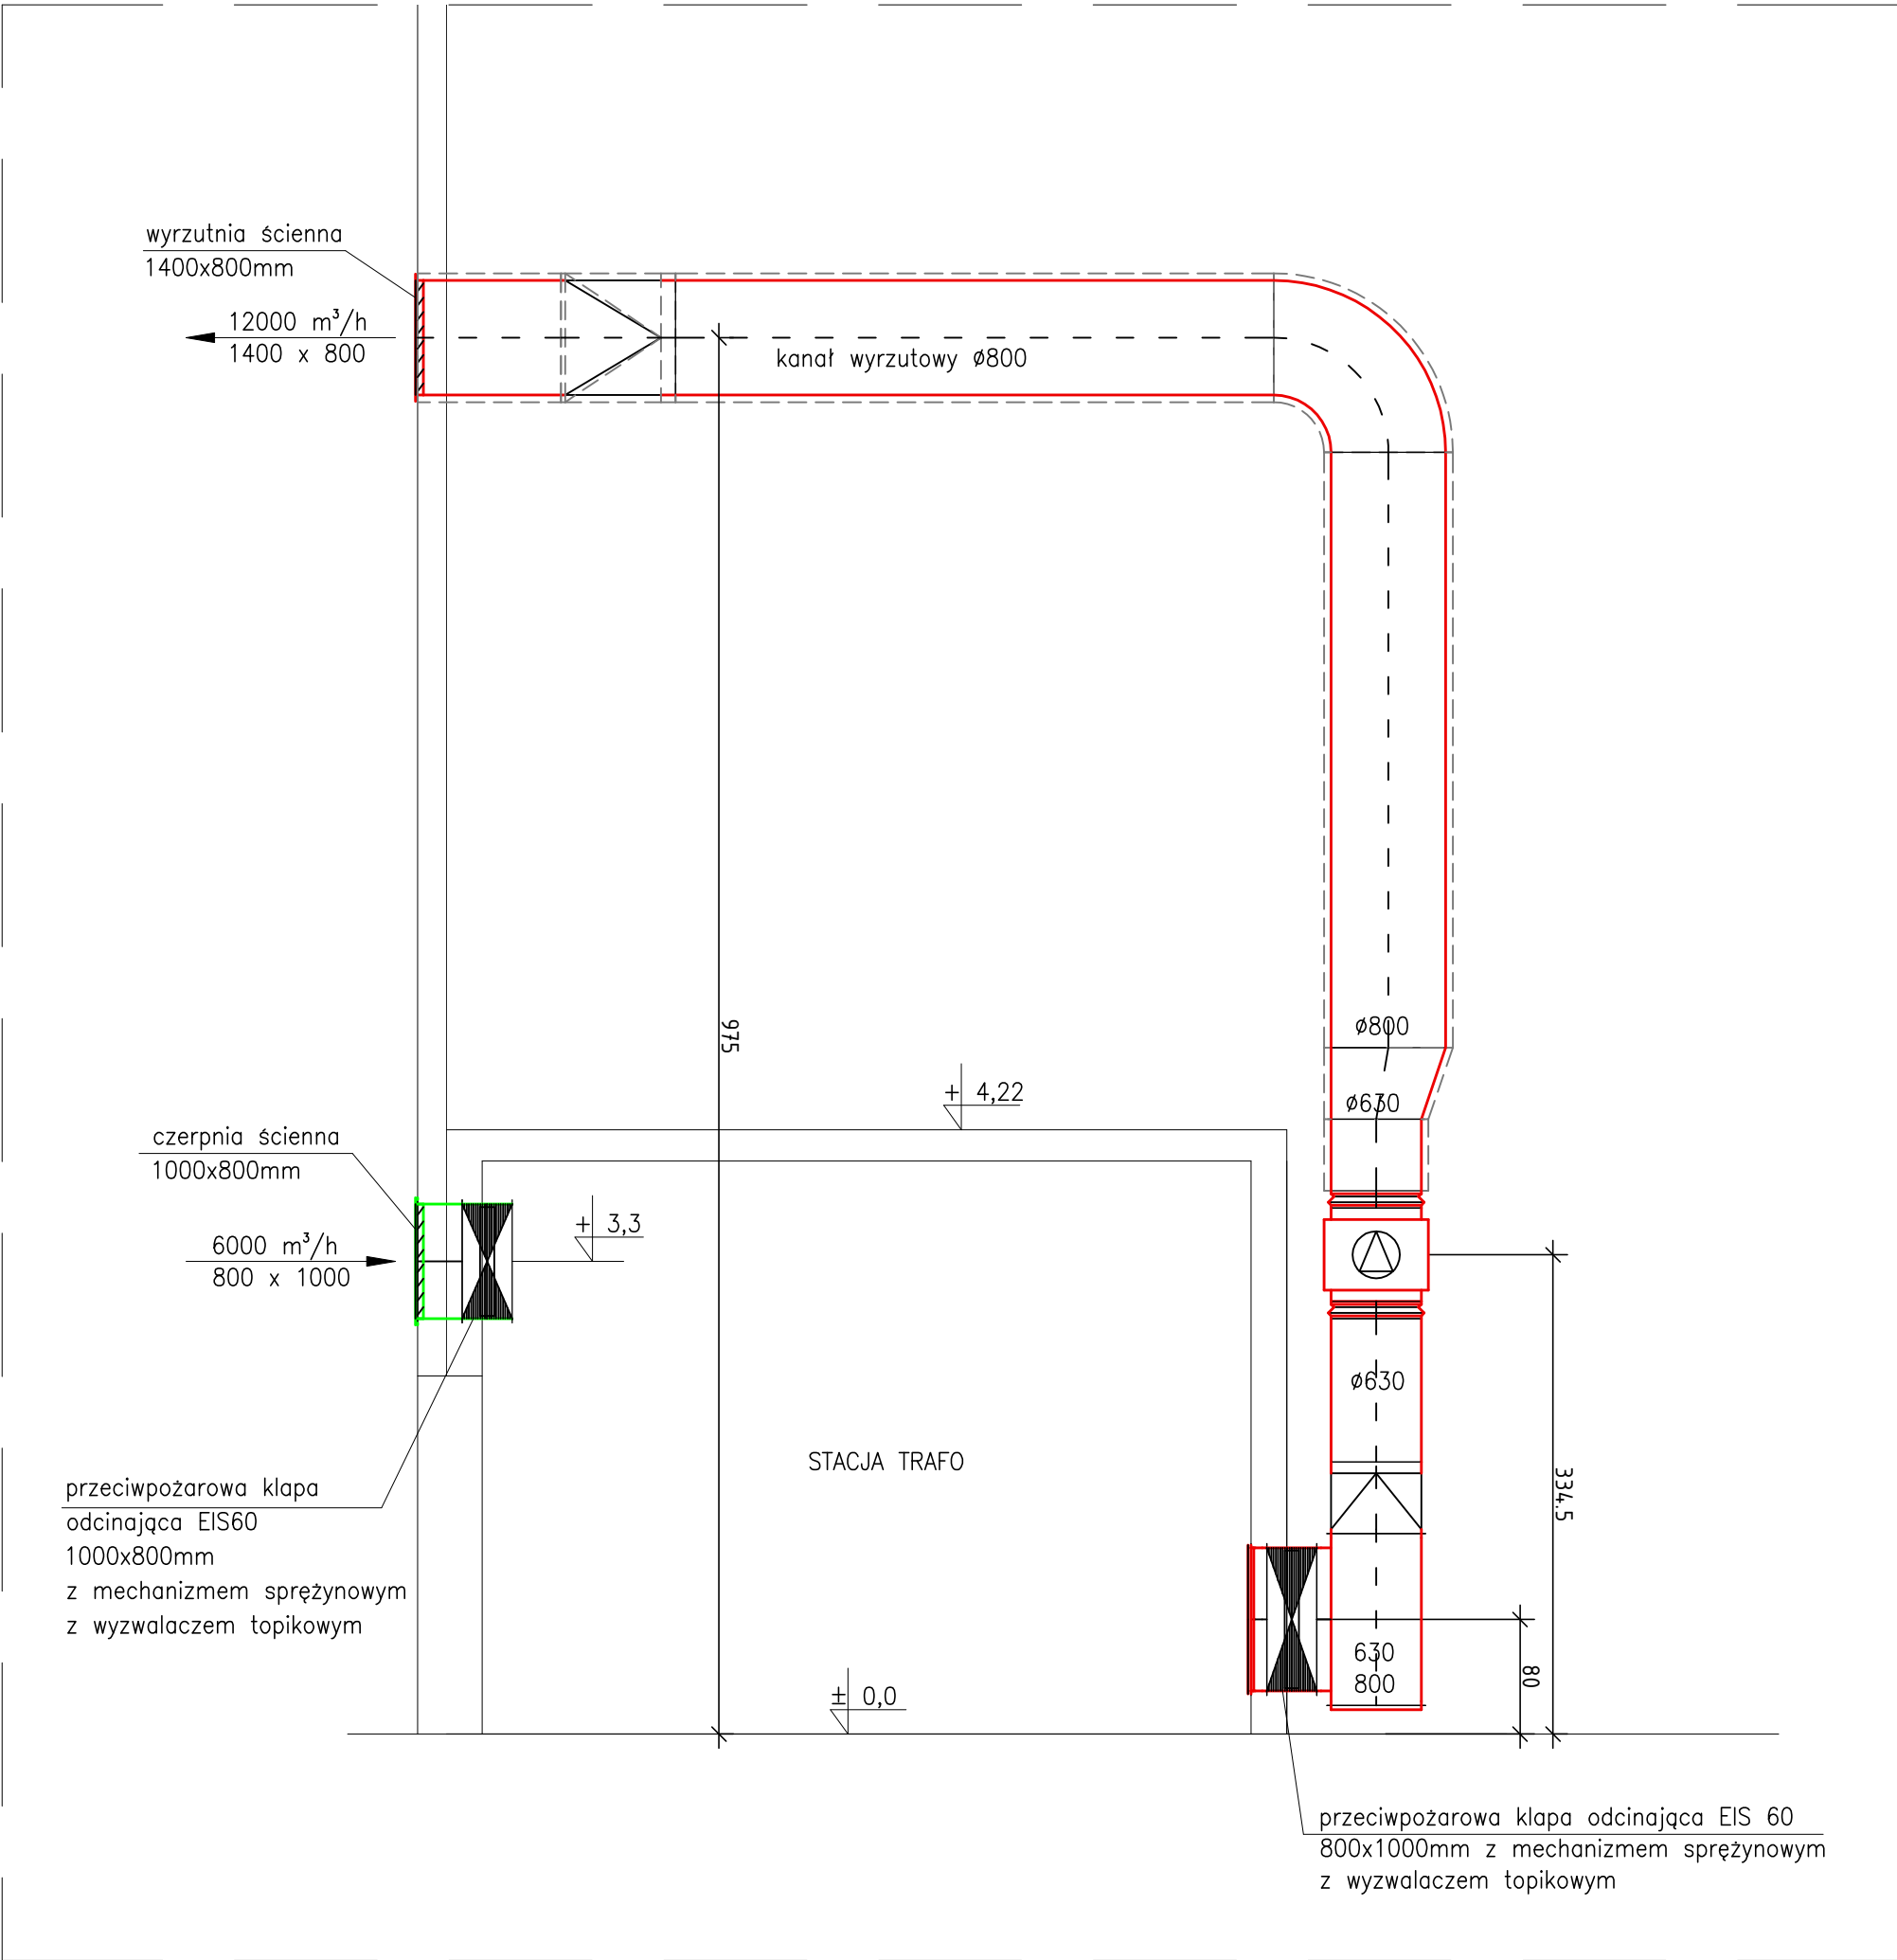

UWAGA:  
Rysunki instalacji wentylacji rozpatrywać łącznie z projektem konstrukcji wsporczych.  
Projekt konstrukcji wg osobnego opracowania.

PROJEKT: Budowa Centrum Badawczo-Rozwojowego – hali produkcyjno-magazynowej, budynku socjalno-biurowego, wiat – palarni, wiaty rowerowej, chłodni wody technologicznej, kontenerowej sprężarkowni, otwartego zbiornika retencyjnego, biologicznej oczyszczalni ścieków wraz ze szczelnym zbiornikiem oraz z urządzeniami budowlanymi (ETAP 1) oraz rozbiora 12 budynków gospodarczych, w ramach przedsięwzięcia pn. "Etapowa budowa hali produkcyjno-magazynowej wraz z niezbędną infrastrukturą towarzyszącą"			
LOKALIZACJA: 43-391 Mazanówce, dz. nr: 2353/16; 2353/17; 2353/20; 2353/21;2353/22; 2353/23; 2353/24; 2616/9		BRANŻA: SANITARNIA	
INWESTOR: POLMOTORS Sp z o.o 43-391 Mazanówce 57		FAZA: p. wykonawczy	
TYTUŁ RYS.: STACJA TRAF0. INSTALACJA WENTYLACJI. PRZEKROJE 1-1 I 2-2. ELEWACJA POŁUDNIOWA.		ARCHIWUM: IS-PW-01/2026	
PROJEKTOWAŁ: mgr inż. Danuta Wawrzyńczyk		DATA: 01.2026	
SPRAWDZIŁ: mgr inż. Marzena Salaciak		SKALA: 1:50	
NR UPRAWNIENI: 126/89 BB		NR RYS.: IS/06	
NR UPRAWNIENI: SLK/7980/PBS/18			
BIURO USŁUG PROJEKTOWYCH > DANUTA WAWRZYŃCZYK < Bielsko-Biała tel. 601461319; danuta.wawrzynczyk@gmail.com			