

MAPA DO CEŁÓW PROJEKTOWYCH
SKALA 1: 500
Obiekt: Gdańsk ul. Rakoczego

Identyfikator i nazwa jednostki ewidencyjnej: 226101
Identyfikator i nazwa obrębu ewidencyjnego: 0052; 0053;
Nr sekcji: 6.221.25.24; 4.4.2;
Nr zgłoszenia robót karg: WG-III.66401.2543.2021
Działka: 0052.71/3 i inne
Układ współrzędnych prostokątnych płaskich 2000 strona 6
Geodezyjny układ odniesienia: Kransztadt 86 bis
Imię i nazwisko lub nazwa podmiotu, który wykonał mapę oraz podpis osoby reprezentującej ten podmiot:

Biurowo Projektów i Inwestycji
"Projmed" Biłko Hirsch
ul. Gdynia 2a
80-435 Gdańsk, tel. 58 301 24 58
NIP 583-001-08-23, REGON 19027505

GEODETA UPRAWNIONY
mgr inż. Mateusz Tyszkiewicz
Uprawnienia zawodowe nr 22180

--- Oznaczenie granic obszaru, który był przedmiotem aktualizacji
Mapa aktualna na dzień 08.06.2021r.
--- Obiekty nieobjęte katalogiem obiektów baz danych


Treść mapy zawiera dane (jeżeli istnieją) z bazy
RKSPUT-Gdańsk według stanu na dzień 01.06.2021r.

Nie wyklucza się istnienia w terenie innych niewykazanych na niniejszej mapie urządzeń
podziemnych, które nie były zgłoszone do Inwentaryzacji.
Mapę wykonano bez ustalenia oraz badania stanu prawnego granic działek.
Służebności gruntowych nie badano.

Gdańsk, dn. 08.06.2021r. wyk. M.Tyszkiewicz

2021-06-08

Poświadczam, że niniejszy dokument został opracowany w wyniku prac geodezyjnych i kartograficznych, których rezultaty zawiera operat techniczny pozytywnie zweryfikowany. Jednocześnie informuję, że jestem świadomy odpowiedzialności karnej za złożenie fałszywego oświadczenia.	
Organ prowadzący państwowy urząd geodezyjny i kartograficzny	Urząd Miejski w Gdańsku Wydział Geodezji ul. Łastowia 2 80-880 Gdańsk
Identyfikator zgłoszenia prac geodezyjnych/kartograficznych	WG-III.66401.2543.2021
Wykonawca prac geodezyjnych	Biurowo Projektów i Inwestycji "PROJMED" Biłko Hirsch ul. Gdynia 2a 80-435 Gdańsk, tel. 58 301 24 58 NIP 583-001-08-23, REGON 19027505
Nr oraz data uzyskania pozytywnego protokołu weryfikacji operatu	WG-III.66401.2543.2021.24266 z dnia 16.06.2021
Imię i nazwisko oraz nr uprawnień zawodowych kierownika prac	mgr inż. Mateusz Tyszkiewicz 22180

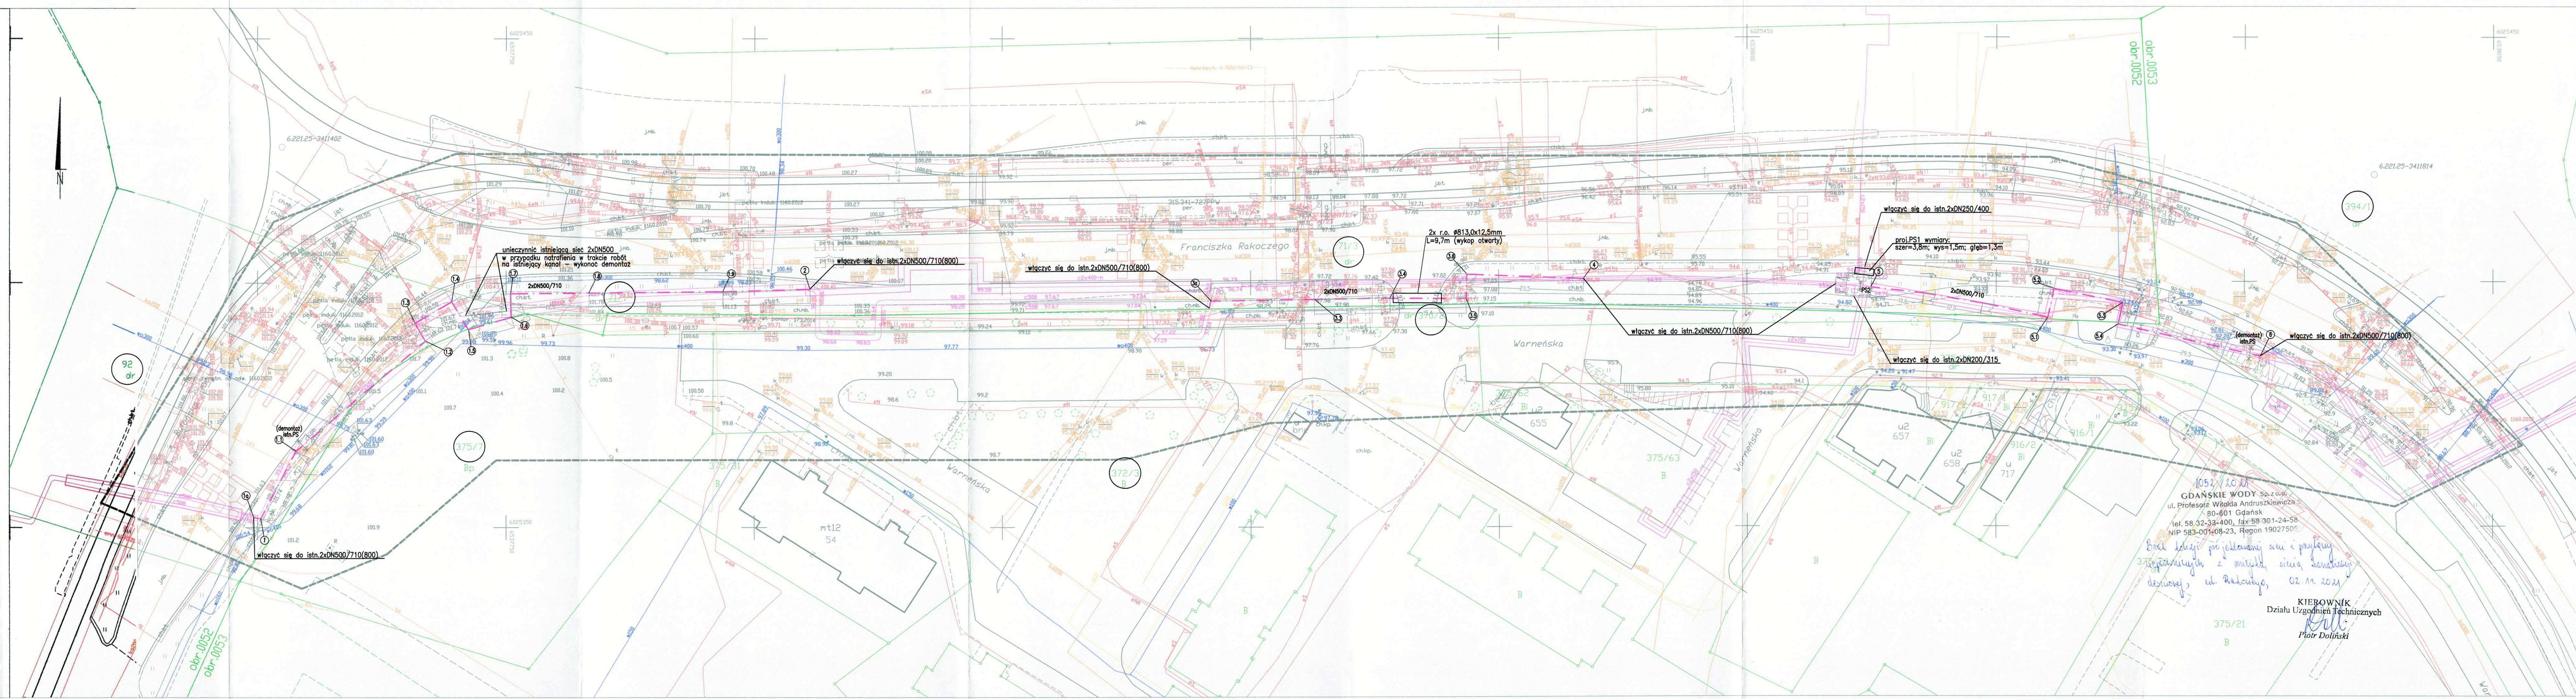

UWAGA :
Na skrzyżowaniach i zbliżeniach z istniejącymi i projektowanymi kablami energetycznymi należy bezwzględnie zastosować zabezpieczenie:
- na kabie niskiego napięcia rury dwudzielne 110 PS,
- na kabie średniego napięcia rury dwudzielne 160
Na skrzyżowaniach i zbliżeniach sieć OPL, Netia, UPC, TASK oraz innych operatorów bezwzględnie zabezpieczyć przy użyciu rur osłonowych.
W przypadku kanalizacji wielootworowej zastosować zabezpieczenia przed uszkodzeniem kanalizacji oraz obсыпывaniem się gruntu.

LEGENDA:
--- Os projektowanego ciepłociągu 2xDN500
○ Oznaczenie działek, na których zlokalizowana jest inwestycja

Projektant: mgr inż. Katarzyna Klimowicz		Nr uprawnień, specjalność, zakres opracowania	
Sprawdzający: mgr inż. Piotr Pajewski		POM/IS/0115/05, instalacyjna, sieć i przyłącza c.o.	
Opracował: mgr inż. Natalia Kałużna		POM/0353/PBS/17, instalacyjna, sieć i przyłącza c.o.	
Projektant sp. z o.o. 81-574 Gdynia, ul. Słowna 2a		Temat: Przebudowa osiedlowej sieci ciepłowniczej 2xDN500 w rejonie ul. Rakoczego w Gdańsku.	
Inwestor: Gdańskie Przedsiębiorstwo Energetyki Ciepłej Sp. z o.o. 80-435 Gdańsk, ul. Biała 1B		Skala: 1:500	
Projekt zagospodarowania terenu		Nr rys.: 1	
		Nr projektu: 21-030-GPEC	
		Data: 10.2021	
		Arkusz: 1	

