


Przekrój A - A

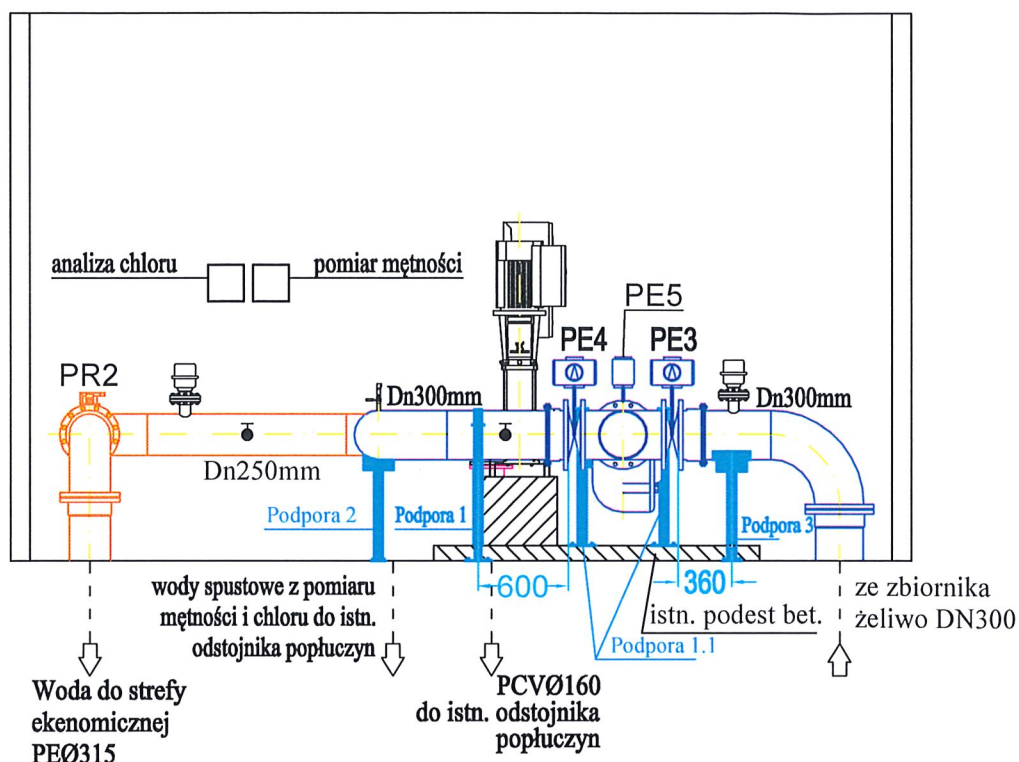

K O M A

Zakład Projektowania i Realizacji Inwestycji s.c.
91-455 Łódź, ul. Żurawia 3/5 tel. (42) 630 04 84

Obiekt: Przebudowa i rozbudowa Stacji Pomp Ursus w Gorzowie Wielkopolskim w ramach zadania p/n: Modernizacja SP Ursus	Treść rys. : Przekrój A-A Podpory pod rurociągi		Rodzaj proj. PW
Projektował: inż. J. Kozłowski	Upr. bud	Podpis	Data: 05.2021
Projektował: mgr inż. B. Kozłowski	GP II 460 - 8/76 w spec. instal.-inż. w zakr. ściek ciepłych, uzbrojenia terenu i instalacji sanitarnych	LOD/1541/PWOS/10 w spec. instalacyjnej w zakresie sieci, instalacji i urządzeń ciepłych, wentylacyjnych, gazowych, wodociagowych i kanalizacyjnych	Skala: 1:50
Sprawdził: inż. H.Majewska	131/98/WŁ. w spec. instalacji i sieci sanitarnych	Nr rys: 12	