


Przekrój B-B

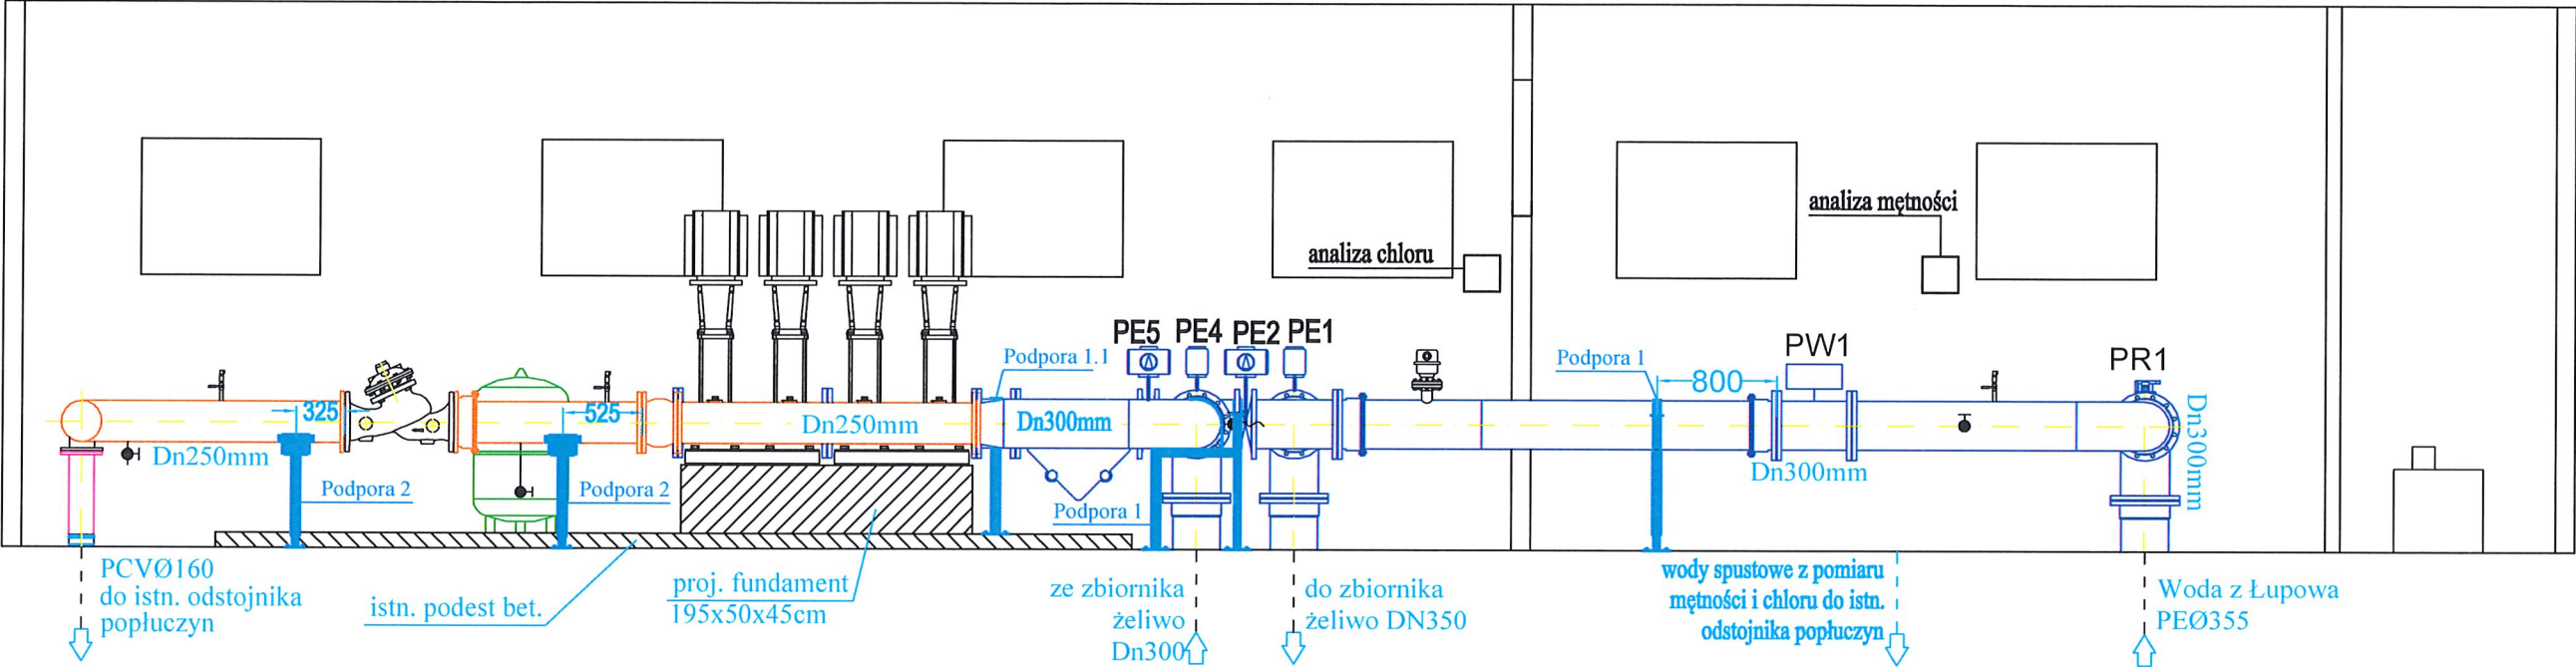

K O M A			
Zakład Projektowania i Realizacji Inwestycji s.c. 91-455 Łódź, ul. Żurawia 3/5 tel. (42) 630 04 84			
Obiekt: Przebudowa i rozbudowa Stacji Pomp Ursus w Gorzowie Wielkopolskim w ramach zadania p/n: Modernizacja SP Ursus	Treść rys. : Przekrój B-B Podpory pod rurociągi	Upr. bud	Rodzaj proj. PW
Projektował: inż. J. Kozłowski	GP II 460 - 8/76 w spec: Inst.-inż. w zakr. sieci ciepłych, uzbrojenia terenu i instalacji sanitarnych	Podpis	Data: 05.2021
Projektował: mgr inż. B. Kozłowski	LOD/1541/PWOS/10 w spec: Instalacyjnej w zakresie sieci, instalacji i urządzeń ciepłych, wentylacyjnych, gazowych, wodociągowych i kanalizacyjnych		Skala: 1:50
Sprawdził: inż. H.Majewska	131/98/Wt. w spec. instalacji i sieci sanitarnych		Nr rys: 13