



Przekrój A-A

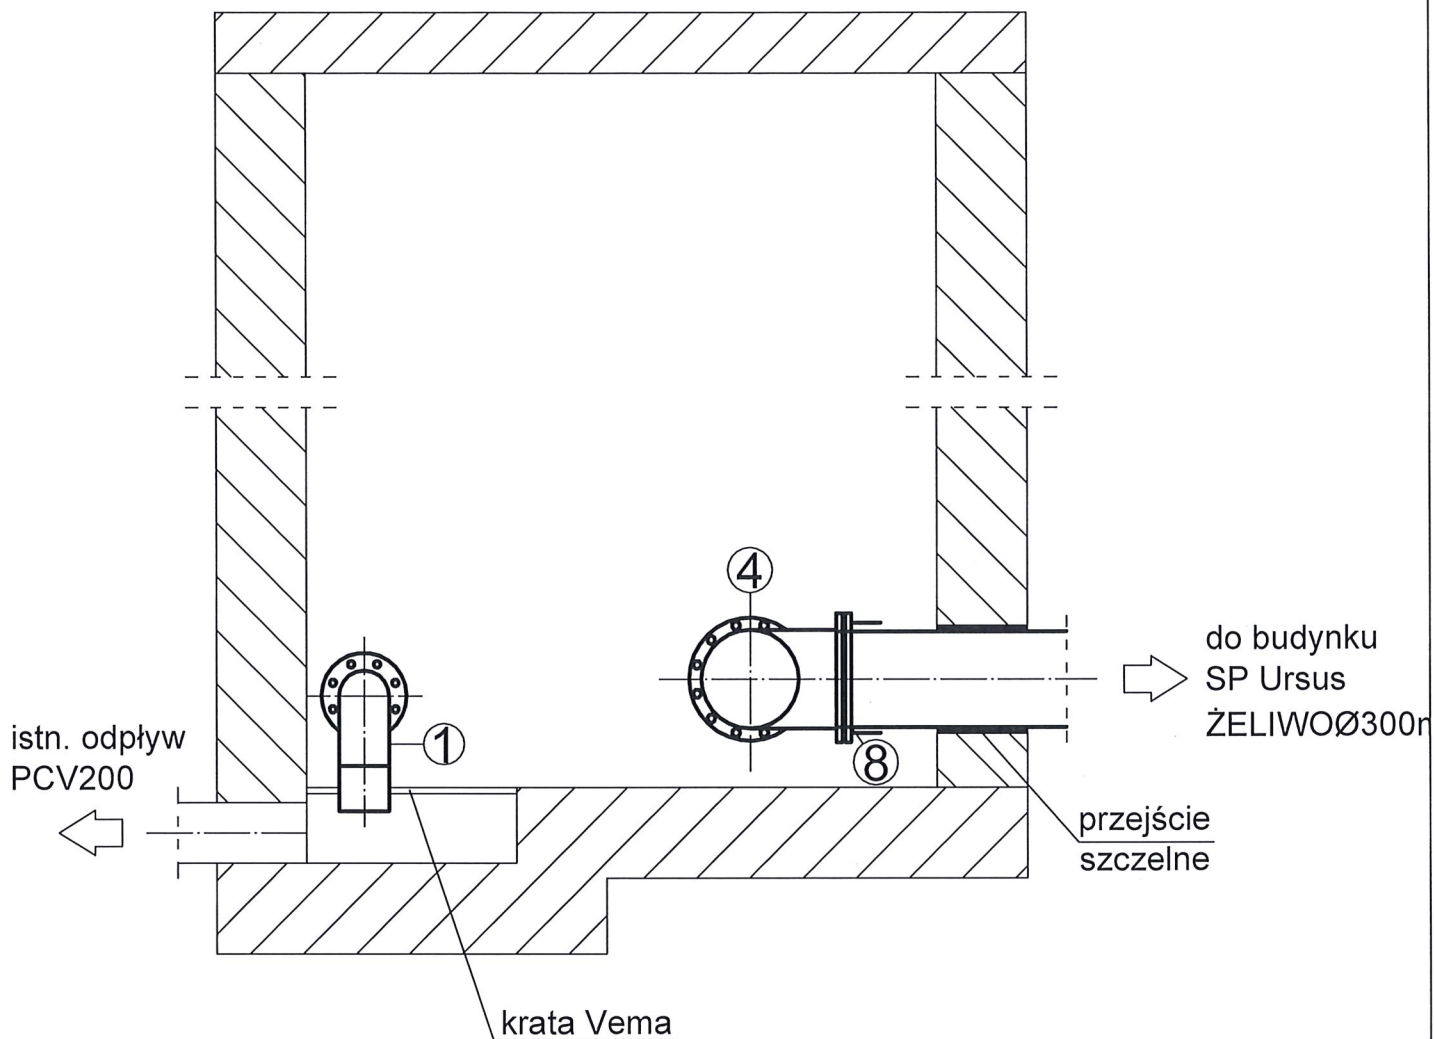

K O M A

Zakład Projektowania i Realizacji Inwestycji s.c.
91-455 Łódź, ul. Żurawia 3/5 tel. (42) 630 04 84

Obiekt: Przebudowa i rozbudowa Stacji Pomp Ursus w Gorzowie Wielkopolskim w ramach zadania p/n: Modernizacja SP Ursus	Treść rys. : Komora zasuw Przekrój A-A		Rodzaj proj. PW
Projektował: inż. J. Kozłowski	GP II 460 - 8/76 w spec. inst.-inż. w zakr. ściek ciepłych, uzbrojenia terenu i instalacji sanitarnych	Upr. bud	Podpis 
Projektował: mgr inż. B. Kozłowski	LOD/1541/PWOS/10 w spec. instalacyjnej w zakresie ściek, instalacji i urządzeń ciepłych, wentylacyjnych, gazowych, wodociagowych i kanalizacyjnych	Data: 05.2021	Skala: 1:25
Sprawdził: inż. H. Majewska	131/98/WŁ w spec. instalacji i ściek sanitarnych	Nr rys: 6	Podpis 