


Przekrój A-A

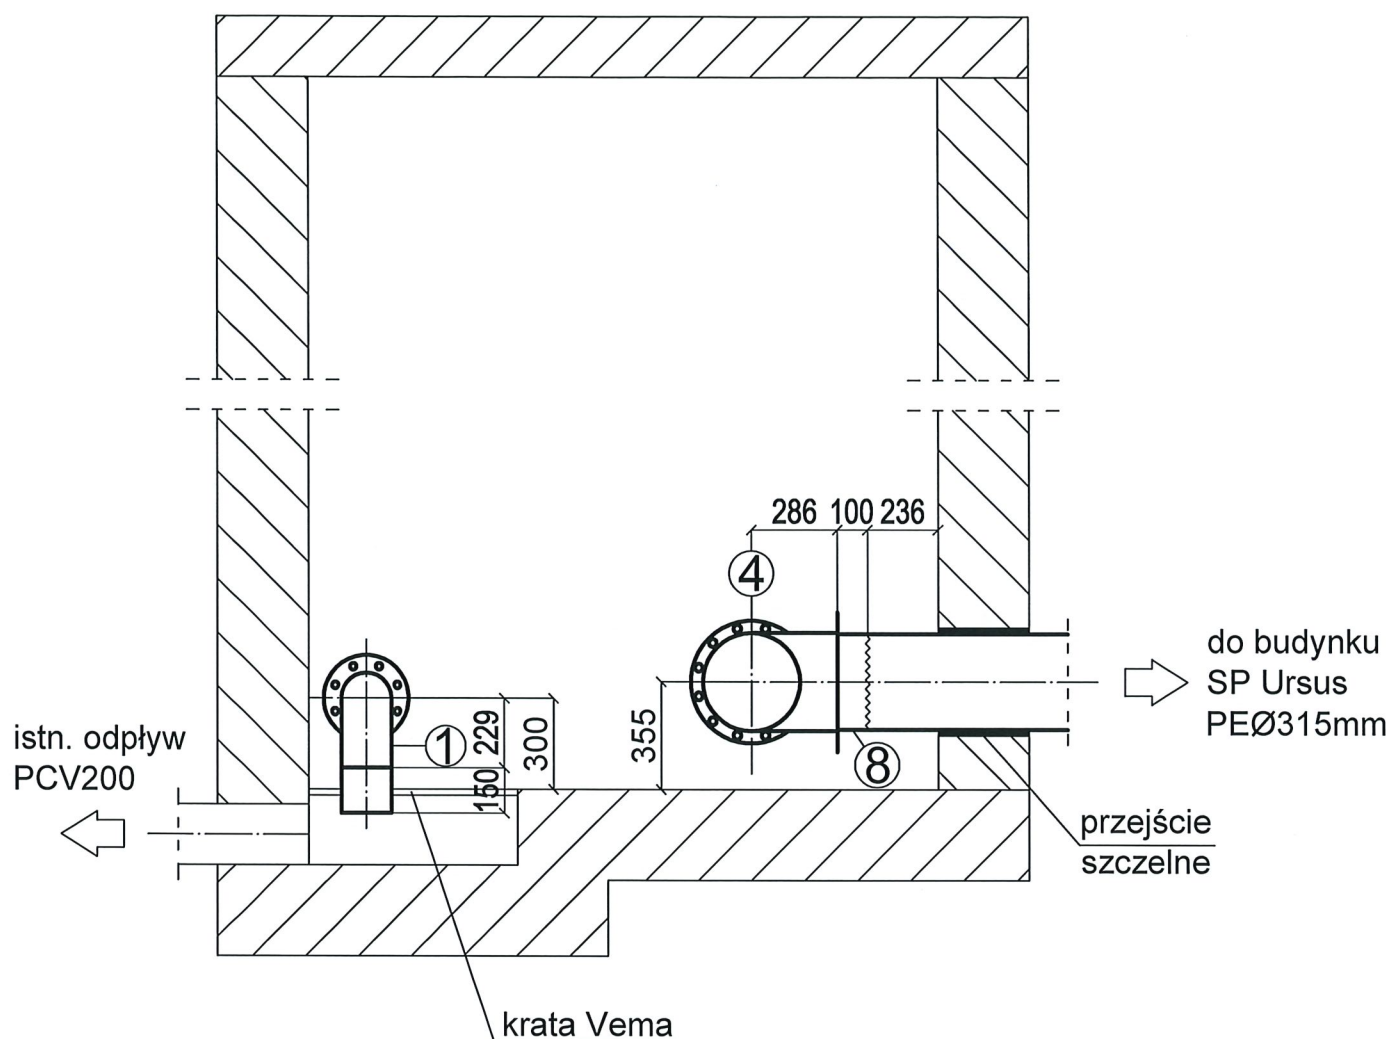

K O M A

Zakład Projektowania i Realizacji Inwestycji s.c.
91-455 Łódź, ul. Żurawia 3/5 tel. (42) 630 04 84


Obiekt: Przebudowa i rozbudowa Stacji Pomp Ursus w Gorzowie Wielkopolskim w ramach zadania p/n: Modernizacja SP Ursus <i>ul. Mosiężna</i>	Treść rys. : Komora zasuw Przekrój A-A		Rodzaj proj. PBW
Projektował: <i>Tau</i> inż. <i>Ł. Kozłowski</i>	<i>Upr. bud</i> GP II 460 - 8/76 w spec. Inst.-Inż. w zakr. sieci ciepłych, uzbrojenia terenu i instalacji sanitarnych	<i>Podpis</i> <i>[Signature]</i>	Data: 20.09.2020
Projektował: <i>Bartłomiej</i> mgr inż. <i>Ł. Kozłowski</i>	LOD/1541/PWOS/10 w spec. Instalacyjnej w zakresie sieć, instalacji i urządzeń ciepłych, wentylacyjnych, gazowych, wodociągowych i kanalizacyjnych	<i>[Signature]</i>	Skala: 1:25
Sprawdził: <i>Flanna</i> inż. <i>M. Majewska</i>	131/98/Wt. w spec. Instalacji i sieci sanitarnych	<i>[Signature]</i>	Nr rys: 6

Podziałka 1:100/100

odc. k1-k3

P.p.=75,00

Rzędna istniejącego terenu	86,90	86,90	86,90
Rzędna dna proj. kanału	86,31	86,31	86,35
Zagłębienie dna od terenu istn.	0,59	0,59	0,55
Długość odcinka	0,1	2,0	
Proj. spadek kanału, odległość	$L=2,1$ $i=20,0\text{‰}$		
Proj. średnica nominalna, materiał	PCVØ160		
Hektometr i odległości	0	0,1	2,1
Nazwa węzła	k1	k2	k3

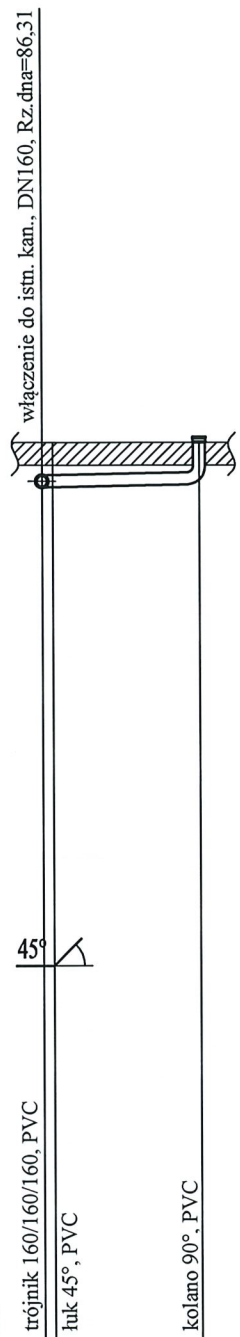

K O M A

Zakład Projektowania i Realizacji Inwestycji s.c.
91-455 Łódź, ul. Żurawia 3/5 tel. (42) 630 04 84

Obiekt: Przebudowa i rozbudowa Stacji Pomp Ursus w Gorzowie Wielkopolskim w ramach zadania p/n: Modernizacja SP Ursus ul. Mosińska	Treść rys. : Profil kan. wew. odc. k1 - k3		Rodzaj proj. PBW
	Upr. bud	Podpis	Data: 24.09.2020
Projektował: inż. S. Kozłowski	GP II 460 - 8/76 w spec. inst.-inż. w zakr. sieci ciepłych, uzbrojenia terenu i instalacji sanitarnych		Skala: 1:100/100
Projektował: mgr inż. B. Kozłowski	LOD/154/PWOS/10 w spec. instalacyjnej w zakresie sieci, instalacji i urządzeń ciepłych, wentylacyjnych, gazowych, wodociągowych i kanalizacyjnych		Nr rys: 7
Sprawdził: inż. M. Majewska	131/58/WŁ. w spec. instalacji i sieci sanitarnych		