
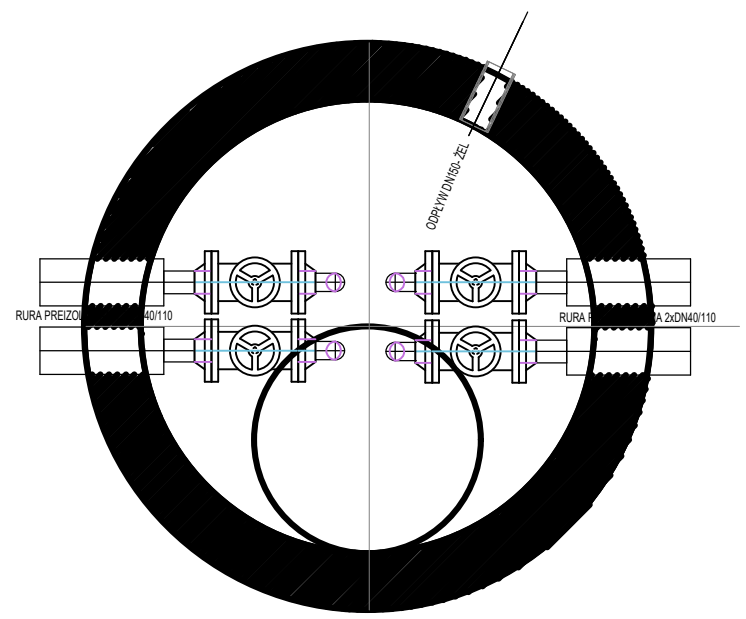


ODWODNIENIE S1 ; S2

STUDZIENKI SCHŁADZAJĄCE i ODWADNIAJĄCE - ŻELIWO

WIDOK KINETY S1 SKALA 1:20

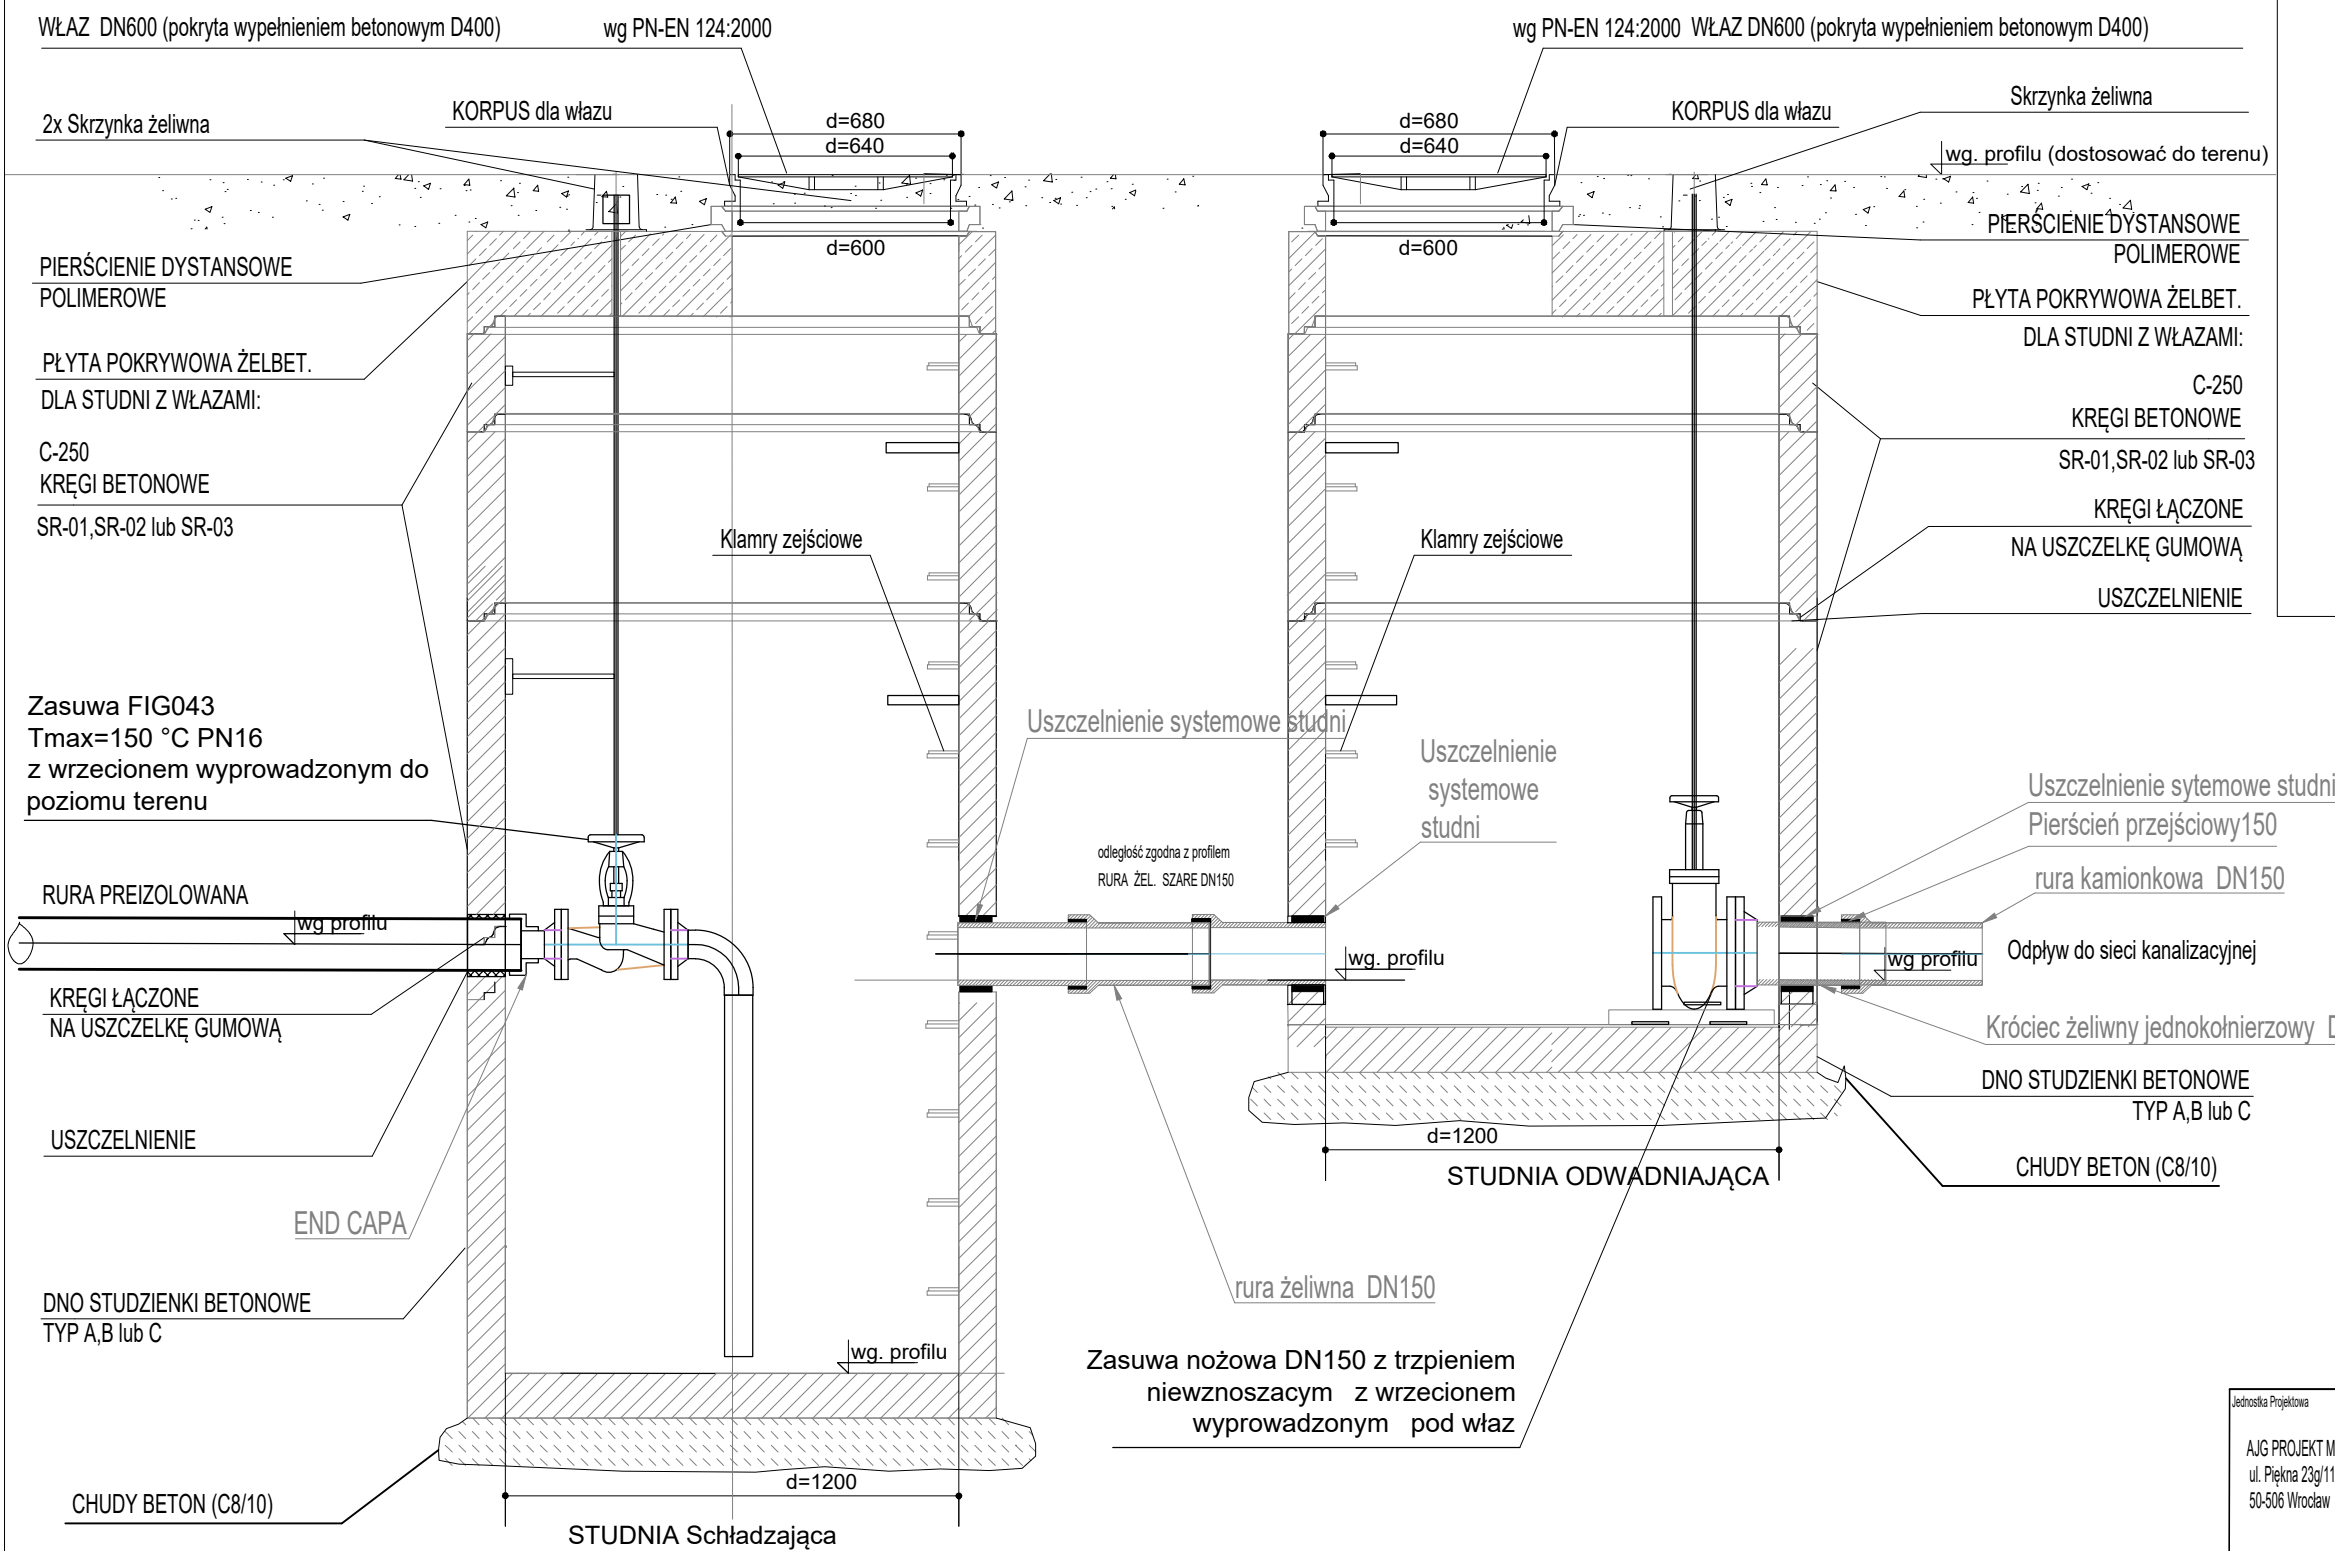

Jednostka Projektowa		Temat	
A.J.G PROJEKT MARCIN GAWRON ul. Piękna 23g/11 50-506 Wrocław		Projekt przebudowy sieci ciepłowniczej DN150 w rejonie ul. Długosza 60,59 od sieci napowietrznej do komory K-IV/39/2 we Wrocławiu	
Nazwa i adres obiektu budowlanego		Projekt przebudowy sieci ciepłowniczej DN150 w rejonie ul. Długosza 60,59 od sieci napowietrznej do komory K-IV/39/2 we Wrocławiu	
Inwestor		FORTUM NETWORK WROCLAW SP. Z O.O. Wrocław ul. Ślomskiego 1 A	
Imię i nazwisko	Podpis	Branda	SANITARNA
PROJEKTOWAŁ mgr inż. Marcin Gawron		Data	08/2025
SPRAWDZIŁ		Skala	1:10
STADIUM	PROJEKT ZAGOSPODAROWANIA TERENU	Nr rysunku	IS6
Tytuł rysunku	SZCZEGÓŁ STUDNI SCHŁADZAJĄCO - ODWADNIAJĄCYCH	Rewizja	00