
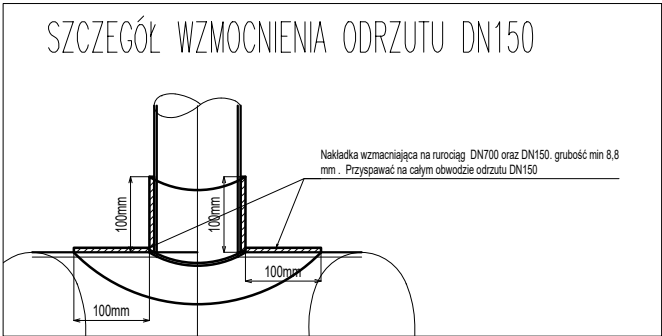


# KOMORA K3 (K-III/17)

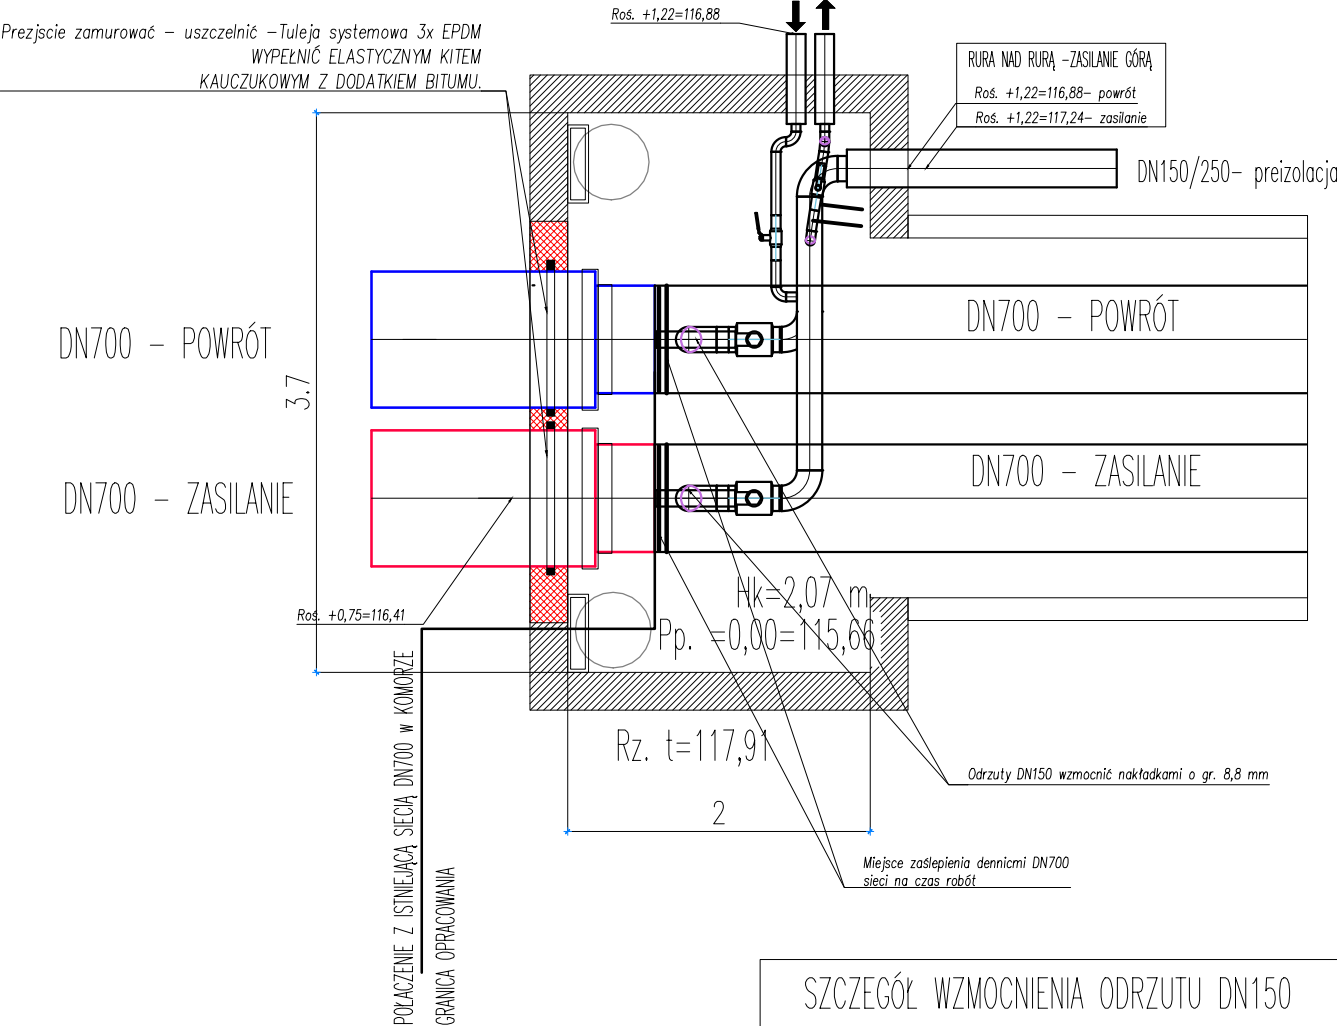

|  |                        |   |        |        |            |         |
|--|------------------------|---|--------|--------|------------|---------|
| Jednostka Projektowa   |                        | Temat   |        |        |            |         |
| AJG PROJEKT MARCIN GAWRON<br>ul. Piękna 23g/11<br>50-506 Wrocław |                        | PROJEKT PRZEBUDOWY TRADYCYJNEJ SIECI CIEPŁOWNICZEJ 2XDN700 NA SIEĆ CIEPŁOWNICZĄ 2 XDN700 W TECHNOLOGII RUR PREIZOLOWANYCH OD KOMORY K-III/17 DO WYSOKOŚCI ODEJŚCIA 2xDN125 DO BUDYNKU PRZY UL. BOLESŁAWA PRUSA 9B WRAZ Z REGISTREM 4 XDN500 W REJONIE UL. PRUSA WE WROCŁAWIU  |        |        |            |         |
|  |                        | Nazwa i adres obiektu budowlanego   |        |        |            |         |
|  |                        | PROJEKT PRZEBUDOWY TRADYCYJNEJ SIECI CIEPŁOWNICZEJ 2XDN700 NA SIEĆ CIEPŁOWNICZĄ 2 XDN700 W TECHNOLOGII RUR PREIZOLOWANYCH OD KOMORY K-III/17 DO WYSOKOŚCI ODEJŚCIA 2xDN125 DO BUDYNKU PRZY UL. BOLESŁAWA PRUSA 9B WRAZ Z REGISTREM 4 XDN500 W REJONIE UL. PRUSA WE WROCŁAWIU<br>Wrocław, Obr.:PLAC GRUNWALDZKI , Ark.: 14, Dz.: 87, 93, 106/3, 112/1, 112/2, 113/2. Ark.: 16, Dz.: 38/1, 38/2 |        |        |            |         |
|  |                        | Inwestor  |        |        |            |         |
|  |                        | FORTUM NETWORK WROCŁAW SP. Z O.O.<br>Wrocław ul. Słonimskiego 1 A   |        |        |            |         |
|  | Imię i nazwisko        |   | Podpis | Branża | SANITARNA  |         |
| PROJEKTOWAŁ  | mgr inż. Marcin Gawron |   |        | Data   | 03/2026    |         |
| STADIUM  |                        | PROJEKT ZAGOSPODAROWANIA TERENU   |        |        | Skala      | 1:50    |
| Tytuł rysunku  |                        |   |        |        | Nr rysunku | Rewizja |
| SZCZEGÓŁ SKOMORY ISTNIEJACEJ KIII/17                             |                        |   |        |        | IS7.7      | 00      |