


# Parter

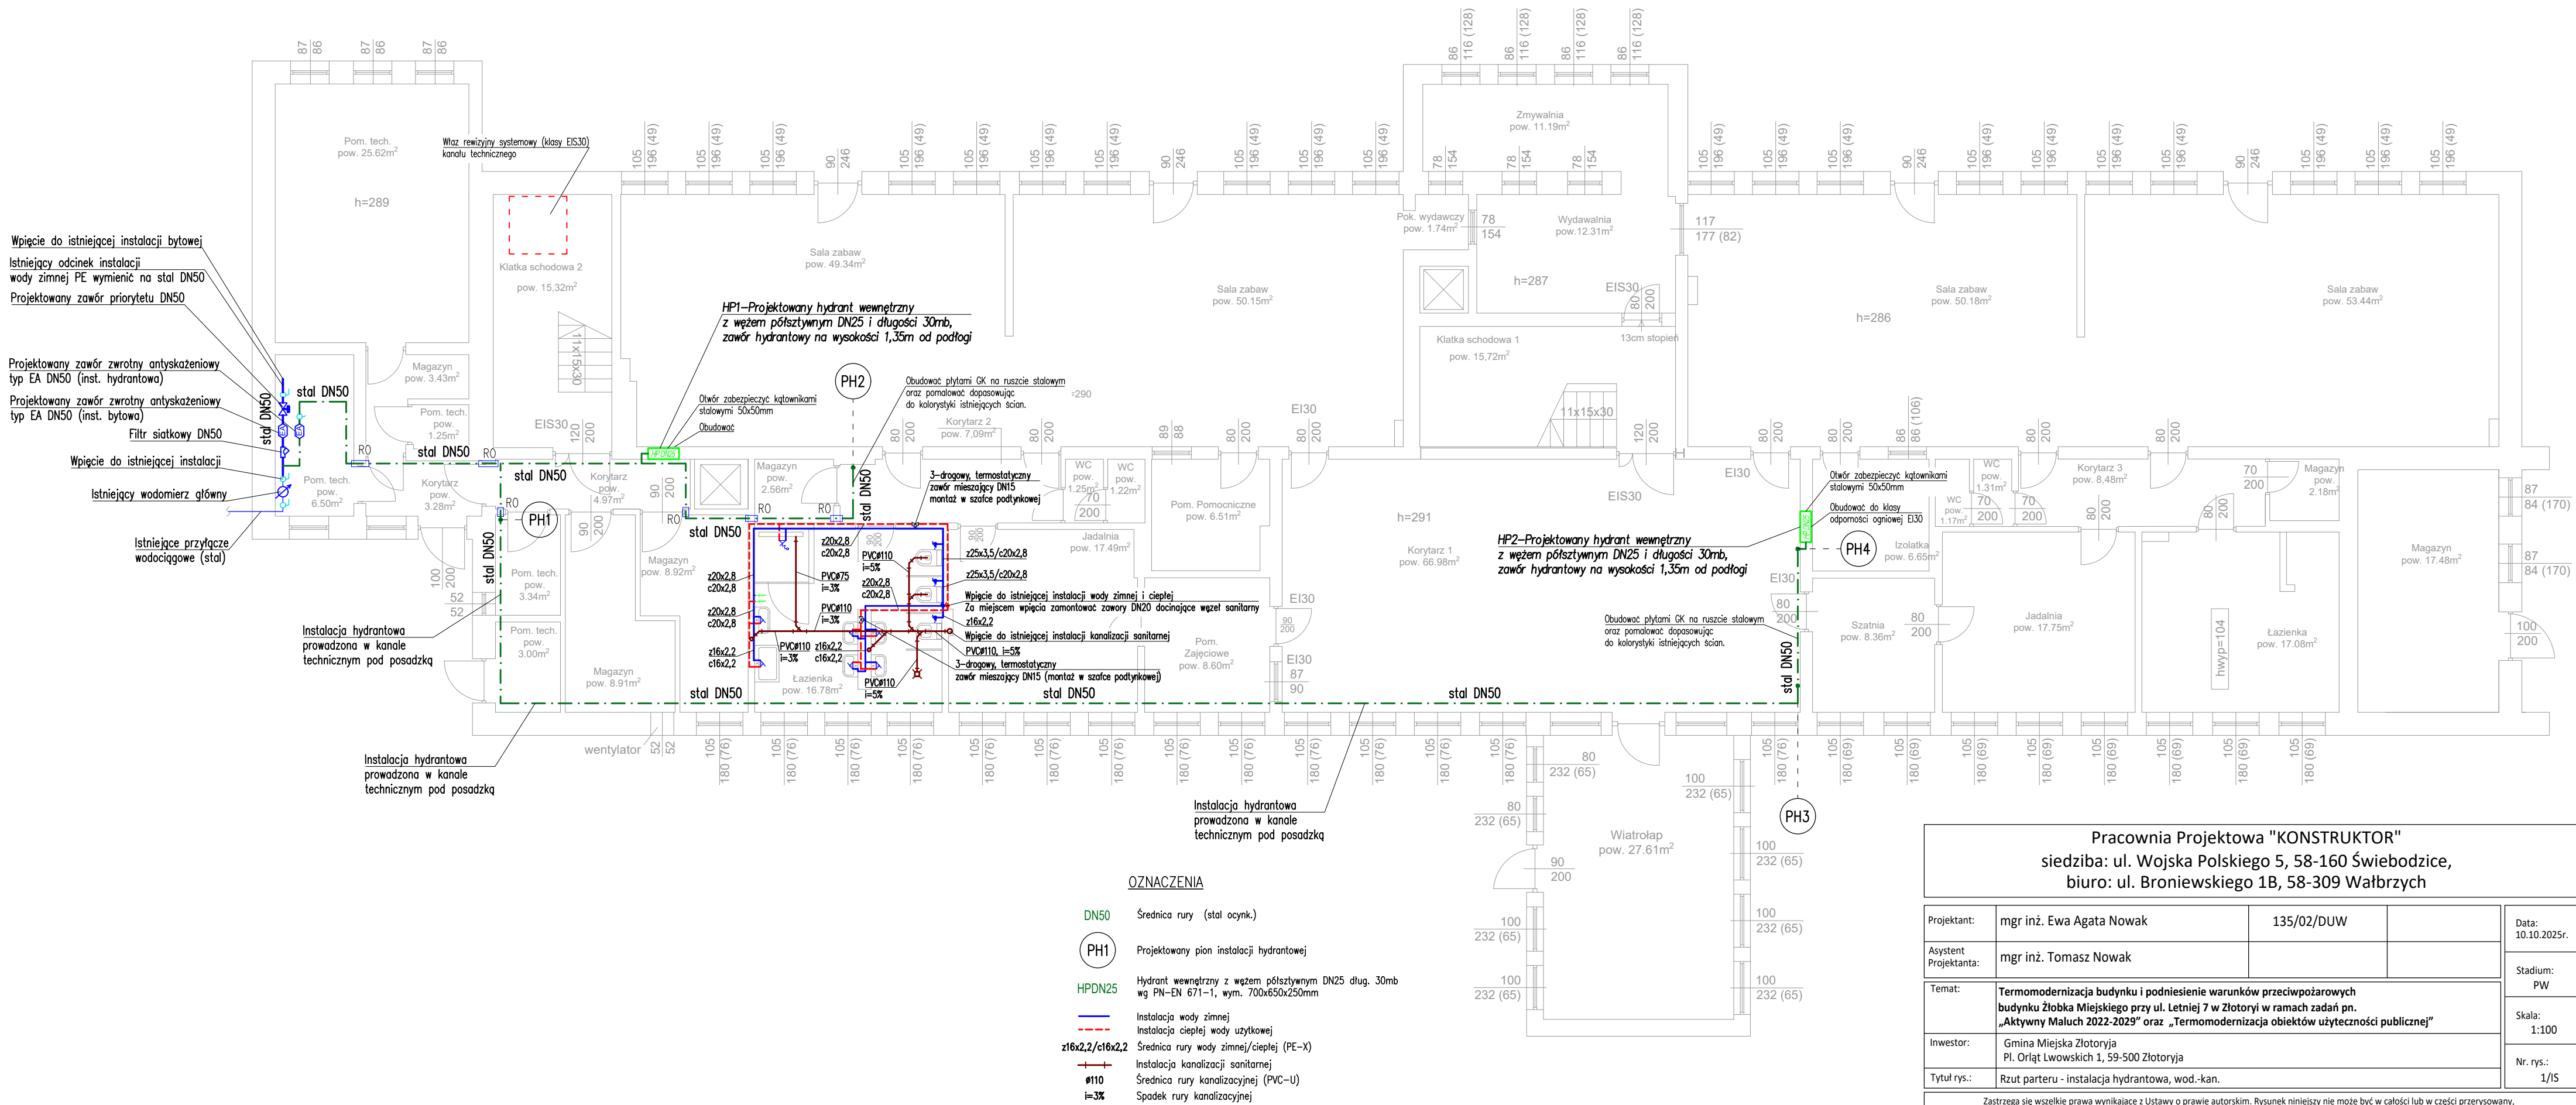

<div>Pracownia Projektowa "KONSTRUKTOR"</div> <div>siedziba: ul. Wojska Polskiego 5, 58-160 Świebodzice, biuro: ul. Broniewskiego 1B, 58-309 Wałbrzych</div>				
Projektant:	mgr inż. Ewa Agata Nowak	135/02/DUW		Data: 10.10.2025r.
Asystent Projektanta:	mgr inż. Tomasz Nowak			Stadium: PW
Temat:	Termomodernizacja budynku i podniesienie warunków przeciwpożarowych budynku Żłobka Miejskiego przy ul. Letniej 7 w Złotorzy w ramach zadań pn. „Aktywny Maluch 2022-2029” oraz „Termomodernizacja obiektów użyteczności publicznej”			Skala: 1:100
Inwestor:	Gmina Miejska Złotoria Pl. Orłąt Lwowskich 1, 59-500 Złotoria			Nr. rys.: 1/IS
Tytuł rys.:	Rzut parteru - instalacja hydrantowa, wod.-kan.			
Zastrzega się wszelkie prawa wynikające z Ustawy o prawie autorskim. Rysunek niniejszy nie może być w całości lub w części przerysowany, uzupełniany lub odstąpiony komukolwiek, bez pisemnej zgody firmy projektowej				