

Parter

LEGENDA:



Przeciwpożarowa klapa do wentylacji pożarowej siłownik 24V (trzy żyłowy)



Kanałowa czujka dymu



**RPO -1 RĘCZNY PRZYCIŚK
WODNYM**




OPTYCZNA CZUJKA DYMU



ELEKTROTRZYMACZ PODŁOGOWO - ŚCIENNY /
zyna samozamykacza E z elektromech.
okłada



etwornik różnicy ciśnień

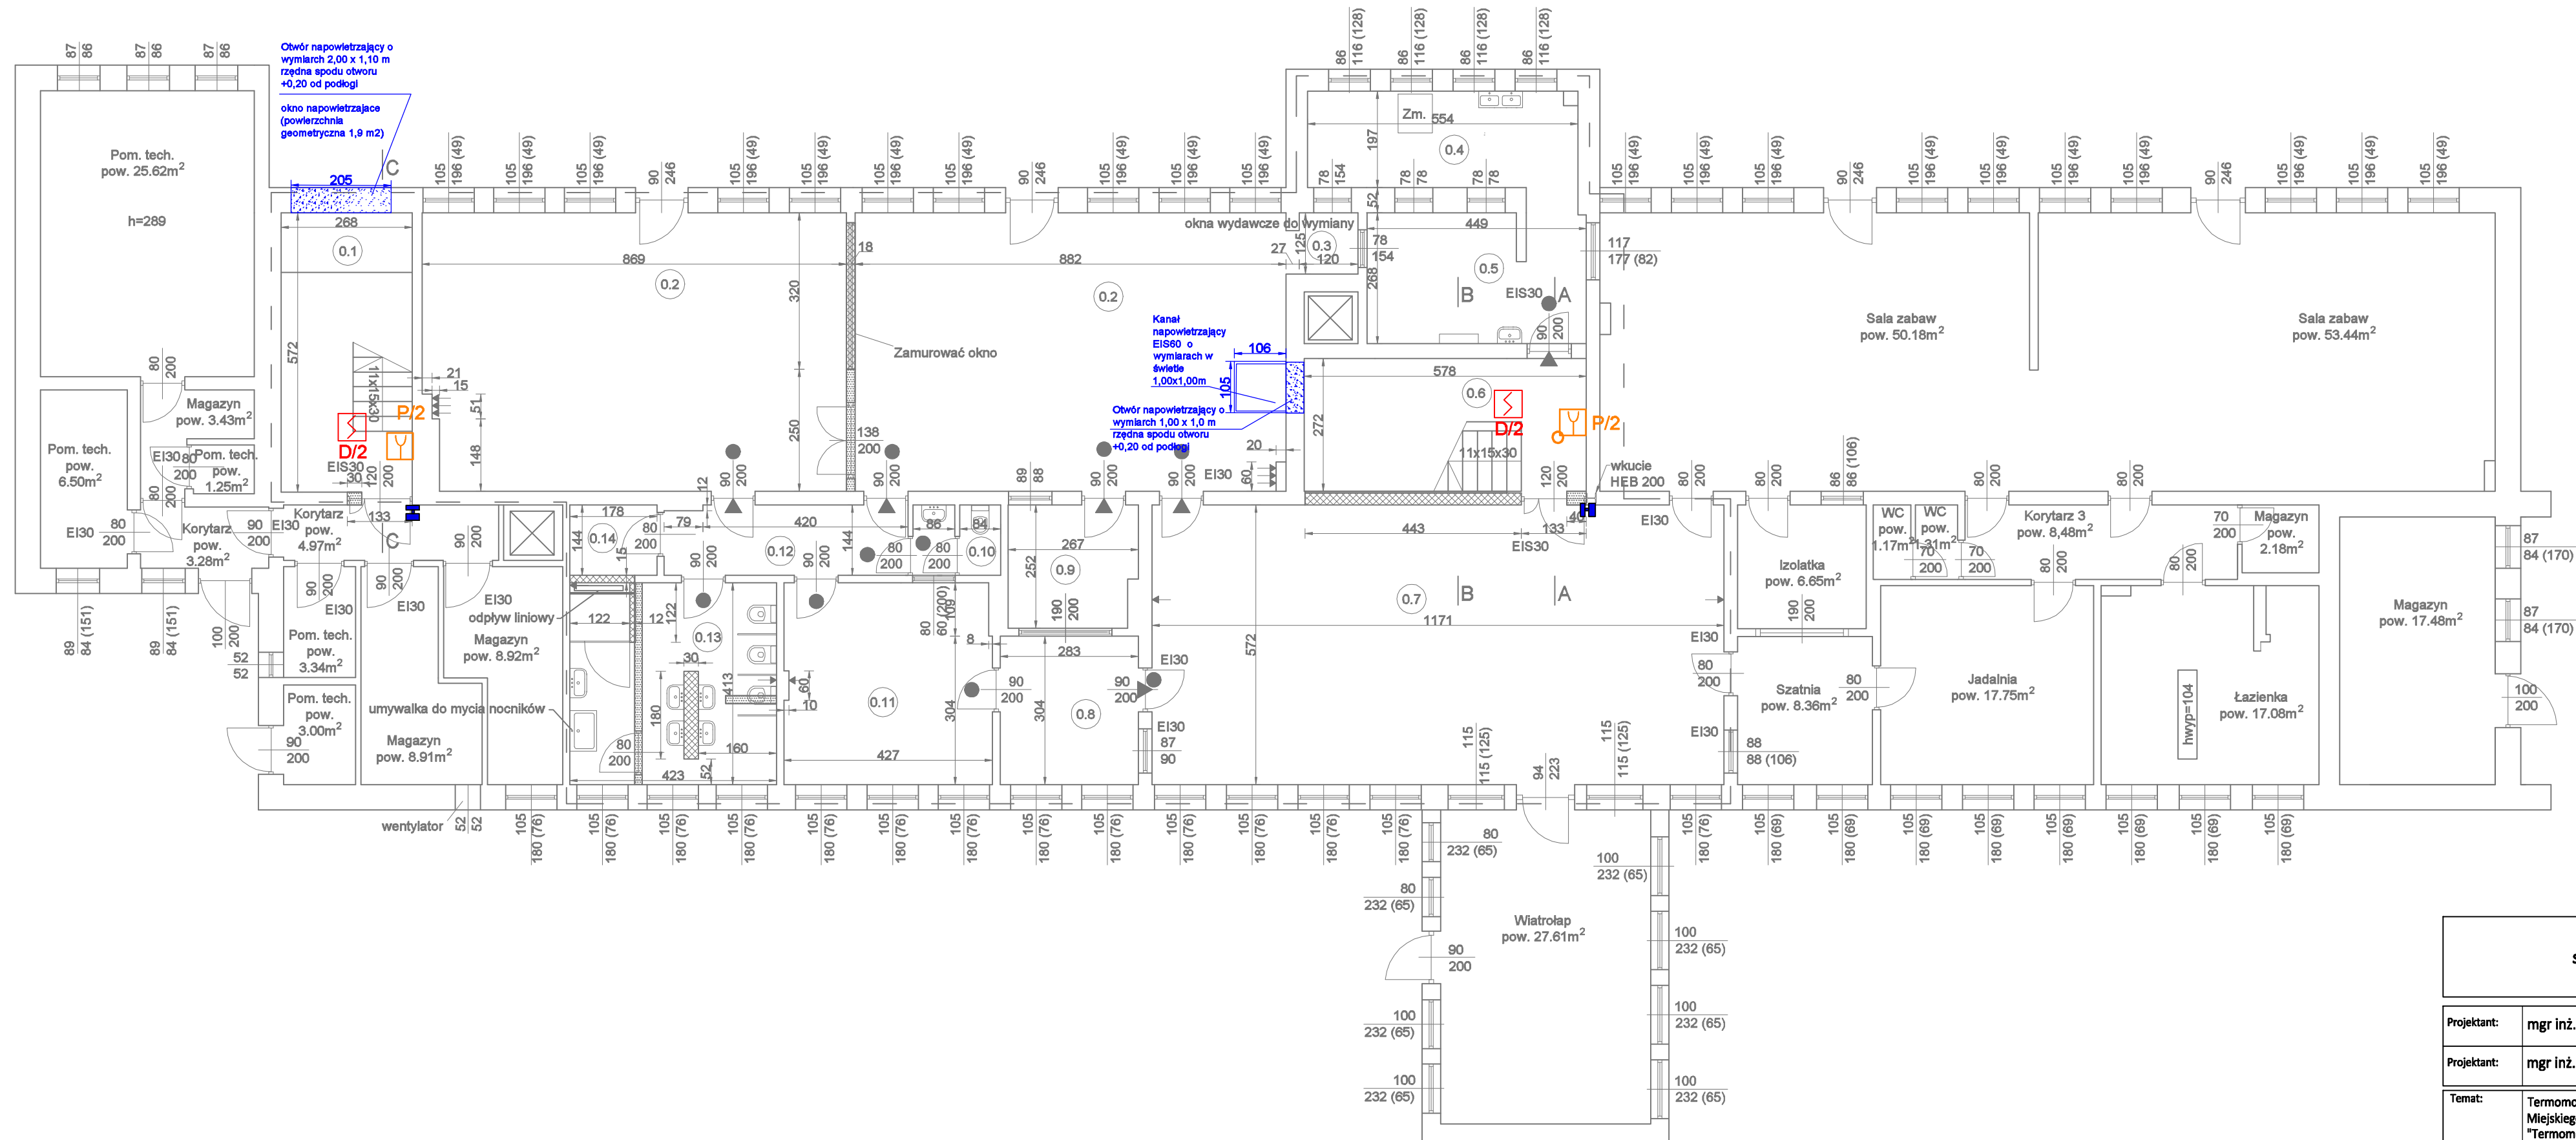

Pracownia Projektowa "KONSTRUKTOR"
siedziba: ul. Wojska Polskiego 5, 58-160 Świebodzice,
biuro: ul. Broniewskiego 1B, 58-309 Wałbrzych

Projektant:	mgr inż. Andrzej Korzekwa	CNBOP-PIB 168/2023		Data: 10.10.2025r.
Projektant:	mgr inż. Piotr Rajca	NGBP.V-7342/3/75/98		Stadium: PB
Temat:	Termomodernizacja i podniesienie warunków przeciwpożarowych budynku Żłobka Miejskiego przy ul. Letniej 7 w Złotorzy w ramach zadania pn. "Aktywny Maluch 2022-2029" i "Termomodernizacja obiektów użyteczności publicznej"			Skala: 1:100
Inwestor:	Gmina Miejska Złotoria Pl. Orląt Lwowskich 1, 59-500 Złotoria			Nr. rys.: 1
Tytuł rys.:	Rzut parteru - System oddymiania klatek schodowych			

Zastrzega się wszelkie prawa wynikające z Ustawy o prawie autorskim. Rysunek niniejszy nie może być w całości lub w części przerysowany, uzupełniony lub odstępiony komukolwiek, bez pisemnej zgody firmy projektowej