

województwo: świętokrzyskie
powiat: Miasto Kielce
gmina: 266101_1 Miasto Kielce
obręb: 0009 ul. Puscha
działki: wg. zakresu

MAPA DO CELÓW PROJEKTOWYCH
SKALA 1:500

Oznaczenie kancelaryjne zgłoszenia pracy geodezyjnej G-II.6640.586.2024

Mapę wykonano:

- w układzie współrzędnych prostokątnych płaskich PL-2000/21
- w układzie wysokościowym PL-EVRF2007-NH
- geodezyjnym układzie odniesienia PL-ETRF2000

Mapa numeryczna powstała na podstawie:

- danych bazy mapy numerycznej
- pomiaru uzupełniającego

Granice działek i ich użytków przyjęto na podstawie ewidencji gruntów.

Arkusze mapy zasadniczej:

7.143.17.08.1.1, 7.143.17.08.1.3.

!Uwaga:

- Nie wyklucza się istnienia w terenie a nie wykazanych na niniejszej mapie innych urządzeń podziemnych, które nie zostały zgłoszone do inwentaryzacji a o których brak jest informacji w MODGiK w Kielcach.
- Wykonanie niniejszej mapy nie było poprzedzone ustaleniami dotyczącymi ewentualnych służebności obciążających grunty położone w granicach projektowanych inwestycji.

Wykonawca: 29.04.2024r.




PRZEDSIĘBIORSTWO USŁUG GEODEZYJNYCH
GEOIDA S.C.
KRZYSZTOF KUPIŃSKI & ANTONI CZWAKIEL
tel. 664-976-944 tel. 507-446-069
25-364 Kielce, ul. Wojska Polskiego 10/3
NIP: 6572910456 www.geoida-kielce.pl
REGON: 260697442 email: geoidakielce@o2.pl

GEODETA UPRAWNIONY
mgr inż. Krzysztof Kupiński
tel. 664-976-944
Upr. GGK nr 21714 zakres 1,2,4


Poświadczam, że niniejszy dokument został opracowany w wyniku prac geodezyjnych i kartograficznych, których rezultaty zawiera operat techniczny pozytywnie zweryfikowany. Jednocześnie informuję, że jestem świadomy odpowiedzialności karnej za złożenie fałszywego oświadczenia.

Identyfikator zgłoszenia prac geodezyjnych	G-II.6640.586.2024
Organ prowadzący państwowy zasób geodezyjny i kartograficzny	Prezydent Miasta Kielce
Wykonawca prac geodezyjnych	Przedsiębiorstwo Usług Geodezyjnych "GEOIDA"
Numer i data sporządzenia dokumentu zawierającego wynik pozytywnej weryfikacji	protokół weryfikacji nr 1 z dnia 07.05.2024r
Imię i Nazwisko oraz nr uprawnień zawodowych kierownika prac	Krzysztof Kupiński Nr uprawnień 21714

GEODETA UPRAWNIONY
mgr inż. Krzysztof Kupiński
tel. 664-976-944
Upr. GGK nr 21714 zakres 1,2,4

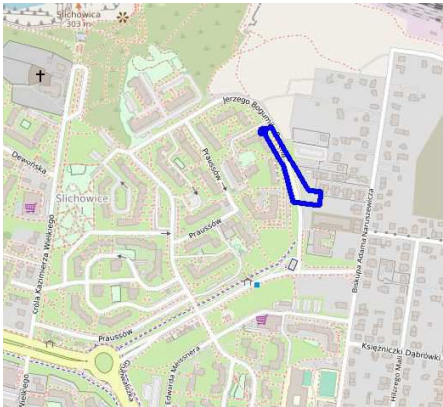

Szkic lokalizacji

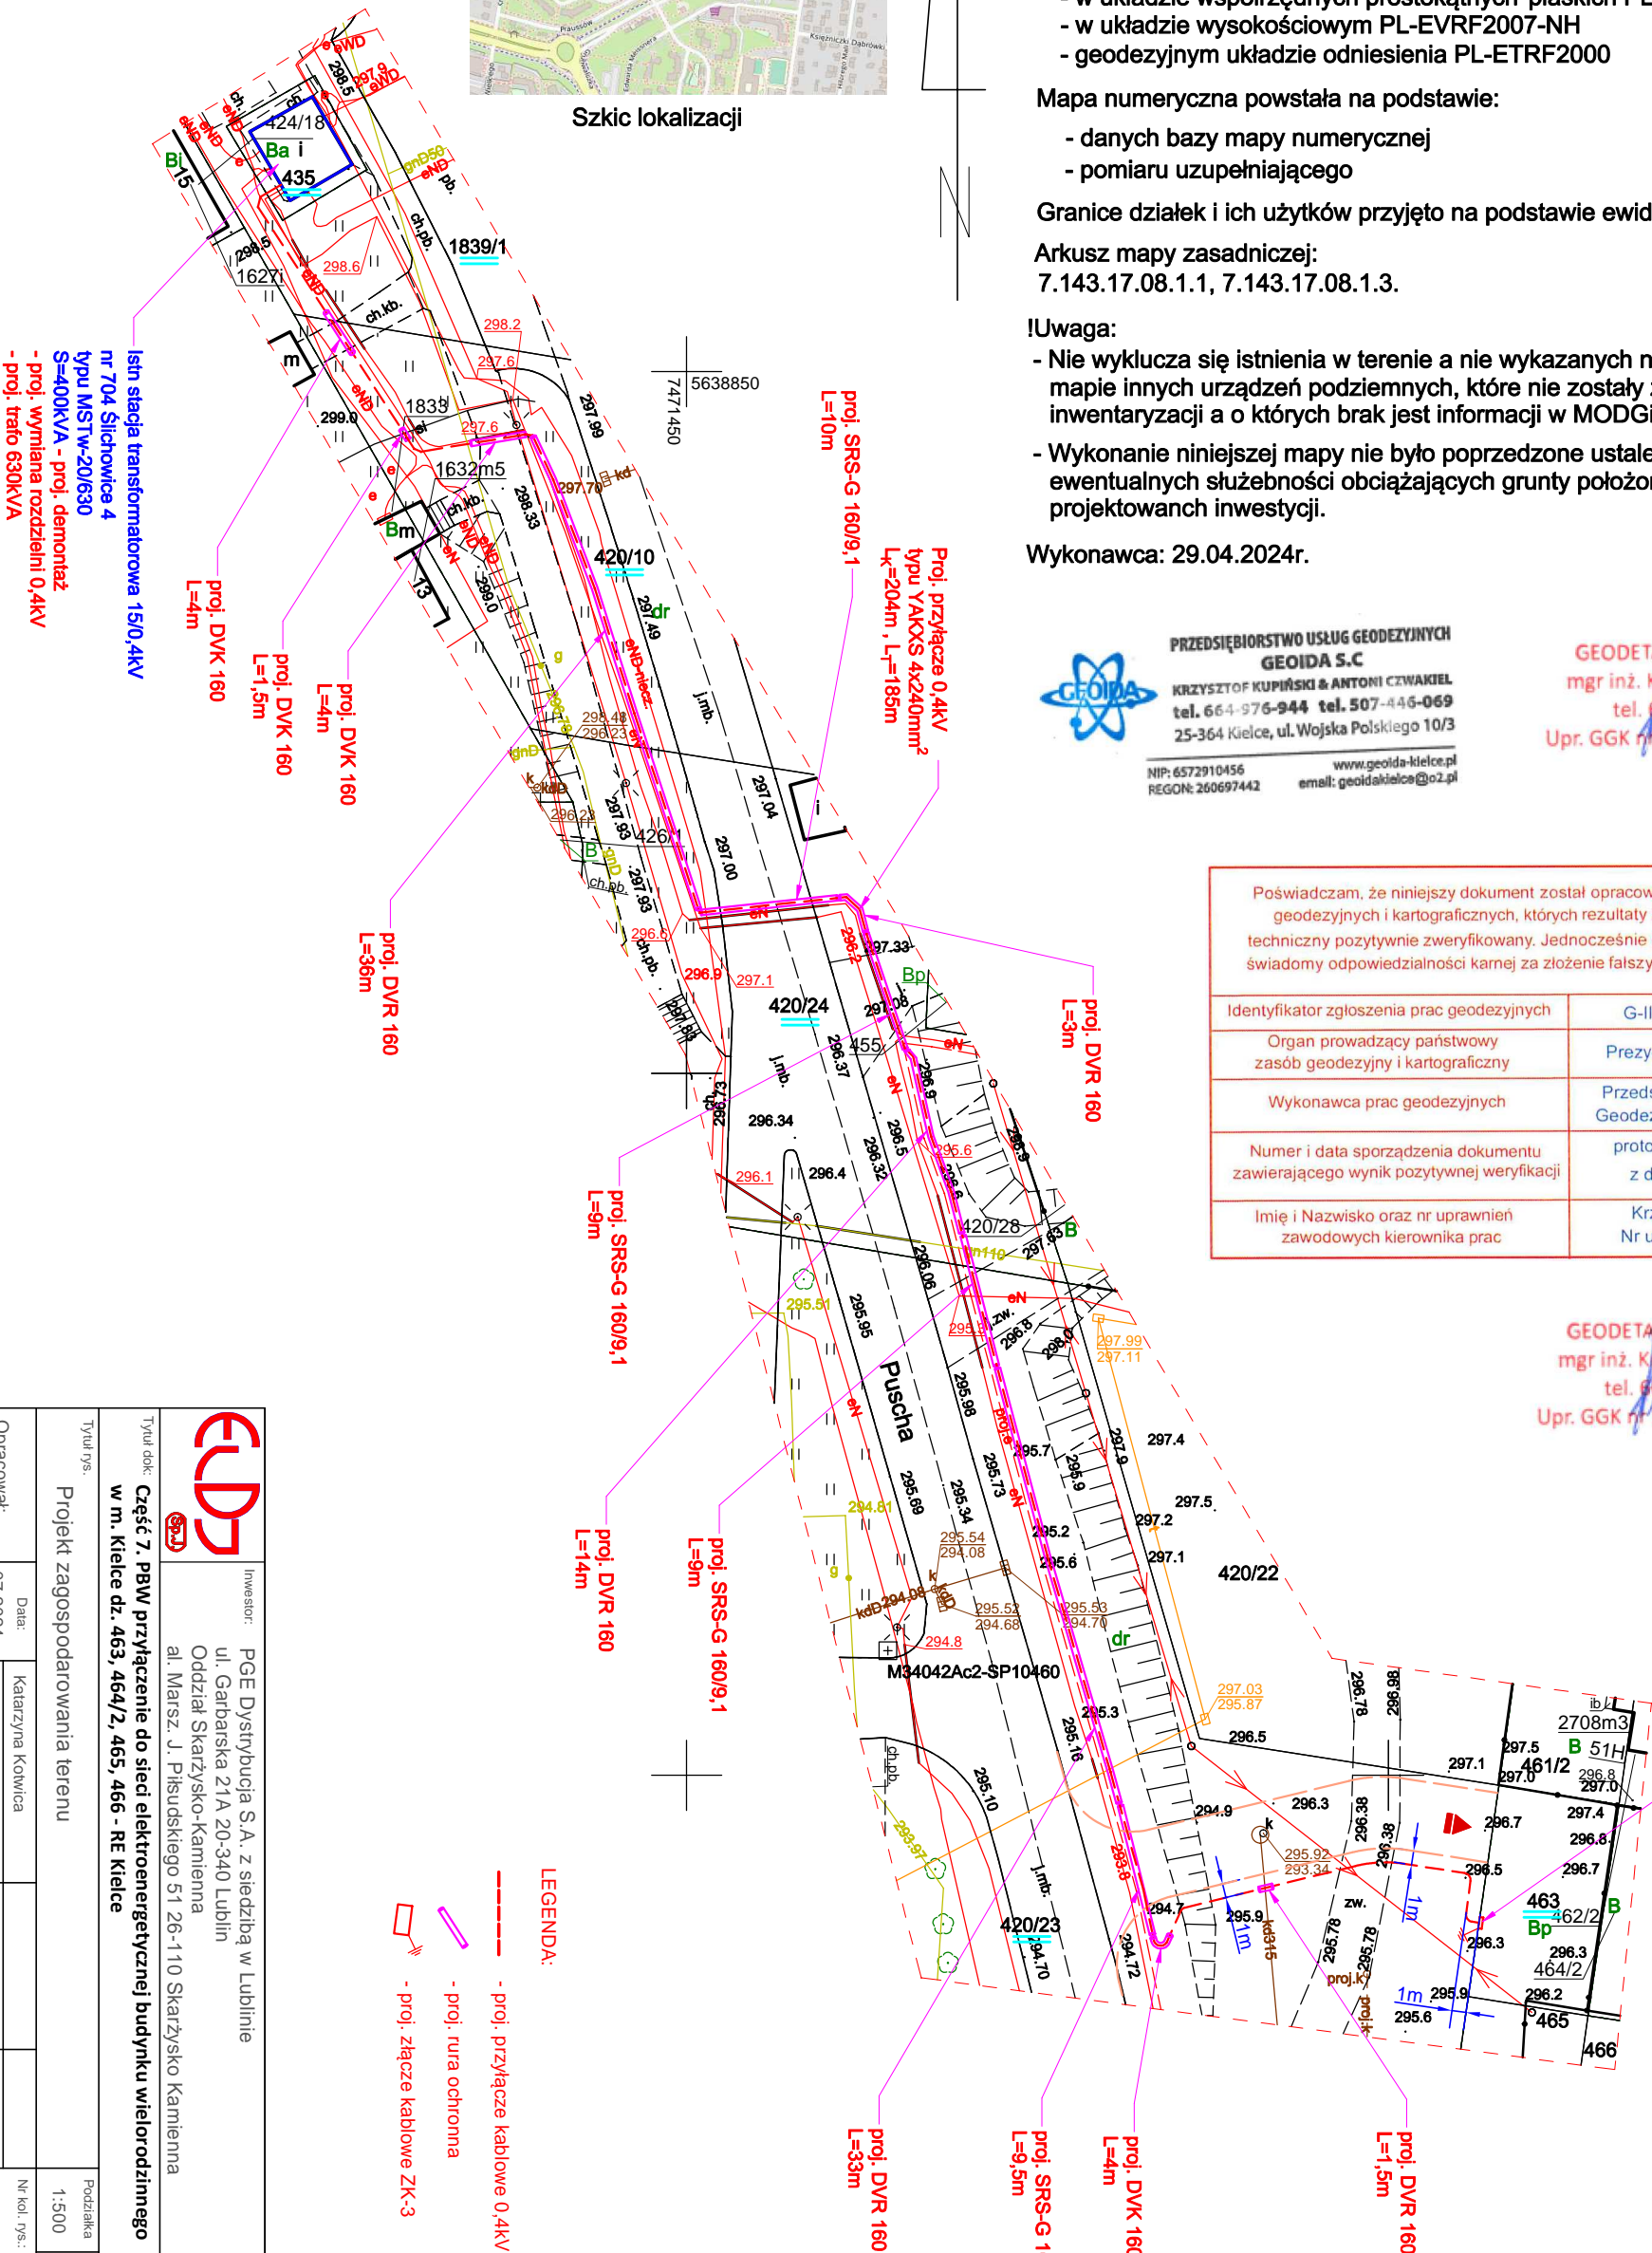

LEGENDA:

- proj. przyłącze kablowe 0,4kV
- proj. rura ochronna
- proj. złącze kablowe ZK-3

ELD		Inwestor: PGE Dystrybucja S.A. z siedzibą w Lublinie ul. Garbarska 21A 20-340 Lublin Oddział Skarżysko-Kamienna al. Marsz. J. Piłsudskiego 51 26-110 Skarżysko Kamienna	
Tytuł dok.: Część 7. PBW przyłączenie do sieci elektroenergetycznej budynku wielorodzinnego w m. Kielce dz. 463, 464/2, 465, 466 - RE Kielce		Podziałka 1:500	
Tytuł rys.: Projekt zagospodarowania terenu		Branża: Elektryczna	
Opracował: 07.2024r.		Data: Katarzyna Kowicka	
Projektował: Jan Ryniewicz		Łukasz Gajda	
		KL-212/93	
		Nr kol. rys.: E-2	