

MAPA DO CELÓW PROJEKTOWYCH
Skala 1 : 500

miejsowość: WODZISŁAW
woj. świętokrzyskie
powiat: jędrzejowski
gmina: Wodzisław
obręb ewidencyjny: 260209_4.0001 - WODZISŁAW
Nr ewidencyjny działki – 73; 269
Nr ewidencyjny zgłoszenia – GKK.6640.818.2025
Seksja: 7.135.13.10.1.3

Układ współrzędnych prostokątnych płaskich: PL-2000
Geodezyjny układ wysokości: PL-EVRF2007-NH
Geodezyjny układ odniesienia: PL-ETRF2000

Granice nieruchomości przyjęto z ewidencji gruntów i budynków.
Granice działek w zakresie opracowania spełniają wymogi dokładnościowe do projektowania budynków
w odległości ≤ 4 m oraz obiektów budowlanych w odległości ≤ 3 m od granic działek ewidencyjnych.
Granice obszaru objętego aktualizacją zaznaczono linią przerywaną koloru czerwonego.

Nie wyklucza się istnienia w terenie urządzeń podziemnych,
które nie były przedmiotem inwentaryzacji geodezyjnej.
Niniejszą mapę do celów projektowych zaktualizowano w dniu 07.05.2025 r.

Działoszyce 07.05.2025 r.

GEODETA UPRAWNIONY
Mirosław Skóra
28-440 Działoszyce ul. J. Piłsudskiego 43
Św.Min.BiGP nr 11756

USŁUGI GEODEZYJNO-KARTOGRAFICZNE
Skóra Mirosław
28-440 Działoszyce ul. J. Piłsudskiego 43
NIP: 662-103-09-34 REGON 290358722
tel. 504 208 180

LEGENDA

Na mapie naniesiono linie i oznaczenia M.P.Z.P miasta Wodzisław

przeznaczenie terenu zgodnie z P.Z.P - 1.MN.U
linie rozgraniczające tereny o różnym przeznaczeniu zgodnie z P.Z.P -
linia zabudowy -
strefa biernej ochrony archeologicznej -

Projekt zagospodarowania terenu

Poświadczam, że niniejszy dokument został opracowany w wyniku prac geodezyjnych i kartograficznych, których rezultaty zawiera operat techniczny pozytywnie zweryfikowany. Jednocześnie informuję, że jestem świadomy odpowiedzialności karnej za złożenie fałszywego oświadczenia.	P.2602.2025.1013
Identyfikator zaawidencjonowanego operatu technicznego	Starosta Jędrzejowski
Imię i nazwisko osoby, która otrzymała zgłoszenie	Usługi Geodezyjno-Kartograficzne Skóra Mirosław
Imię i nazwisko osoby, która otrzymała zgłoszenie	Protokół Weryfikacji Nr GKK.6640.818.2025_1 z dnia 23.05.2025
Imię i nazwisko osoby, która otrzymała zgłoszenie	Mirosław Skóra
Imię i nazwisko osoby, która otrzymała zgłoszenie	Nr uprawnień 1756

GEODETA UPRAWNIONY
Mirosław Skóra
28-440 Działoszyce ul. J. Piłsudskiego 43
Św.Min.BiGP nr 11756

- istn. stacja trafo 8014 WODZISŁAW HYDROFORNIA
(wym. transformatora na 400kVA - transformator
dostarcza PGE Dystrybucja S.A.)
- układ pracy sieci TN-C

proj. rura SRS 160
L=5m gł. min. 1,2m
(przewiert lub przecisk
pod wjazdem)

proj. linia kablowa nN 0,4kV YAKXS 4x240mm²
L_T=197m, L_K=218m
(głębokość zakopania kabla w pasie drogi min. 1,2m
na dalszej trasie min. 0,7m)

proj. rura SRS 160
L=5m gł. min. 1,2m
(przewiert lub przecisk
pod wjazdem)

proj. rura SRS 160
L=5m gł. min. 1,2m
(przewiert lub przecisk
pod wjazdem)

proj. rura SRS 160
L=5m gł. min. 1,2m
(przewiert lub przecisk
pod wjazdem)

proj. rura SRS 160
L=5m gł. min. 1,2m
(przewiert lub przecisk
pod wjazdem)

proj. rura SRS 160
L=5m gł. min. 1,2m
(przewiert lub przecisk
pod wjazdem)

proj. rura SRS 160
L=12m gł. min. 1,2m
(przewiert lub przecisk
pod drogą wewnętrzną)

proj. rura SRS 160
L=5m gł. min. 1,2m
(przewiert lub przecisk
pod wjazdem)

proj. rura SRS 160
L=5m gł. min. 1,2m
(przewiert lub przecisk
pod wjazdem)

proj. rura SRS 160
L=5m gł. min. 1,2m
(przewiert lub przecisk
pod wjazdem)

proj. rura DVK 160
L=1m


proj. złącze kablowo-pomiarowe
ZK-4+1P (ZK-4/RBL 3x400A+1x160A/1P/KK)

Wykonawca:		ElSan Projekt Monika Zajac Kokot 8B, 28-404 Kije tel. 508999587, email: biuro.elsanprojekt@gmail.com NIP: 6621795766 REGON: 365172652			
Inwestor:		PGE Dystrybucja S.A. Oddział Skarżysko-Kamienna 26-110 Skarżysko-Kamienna, al. Marsz. J. Piłsudskiego 51 tel. (41) 252 68 99, fax (41) 252 63 15 e-mail: sekretariat.os@pgedystrybucja.pl			
Imię i Nazwisko	Uprawnienia nr	Specjalność	Zakres czynności	Data	Podpis
mgr inż. Marcin Zajac	SWK/POOE/0187/14	Elektryczna	Projektował	06.2025r	
Temat: Budowa przyłącza energetycznego kablowego niskiego napięcia 0,4kV w celu zasilenia budynku usługowego-pizzeria na dz. nr 269 w m. Wodzisław ul. Jana III Sobieskiego 9, gm. Wodzisław			BRANŻA: Elektryczna	Skala 1:500	
Rys. nr E-2	Projekt zagospodarowania terenu				

Legenda:


- proj. przyłącze kablowe
- proj. złącze kablowo-pomiarowe
- proj. rura osłonowa
- proj. uziemienie
- istn. stacja transformatorowa

Demontage

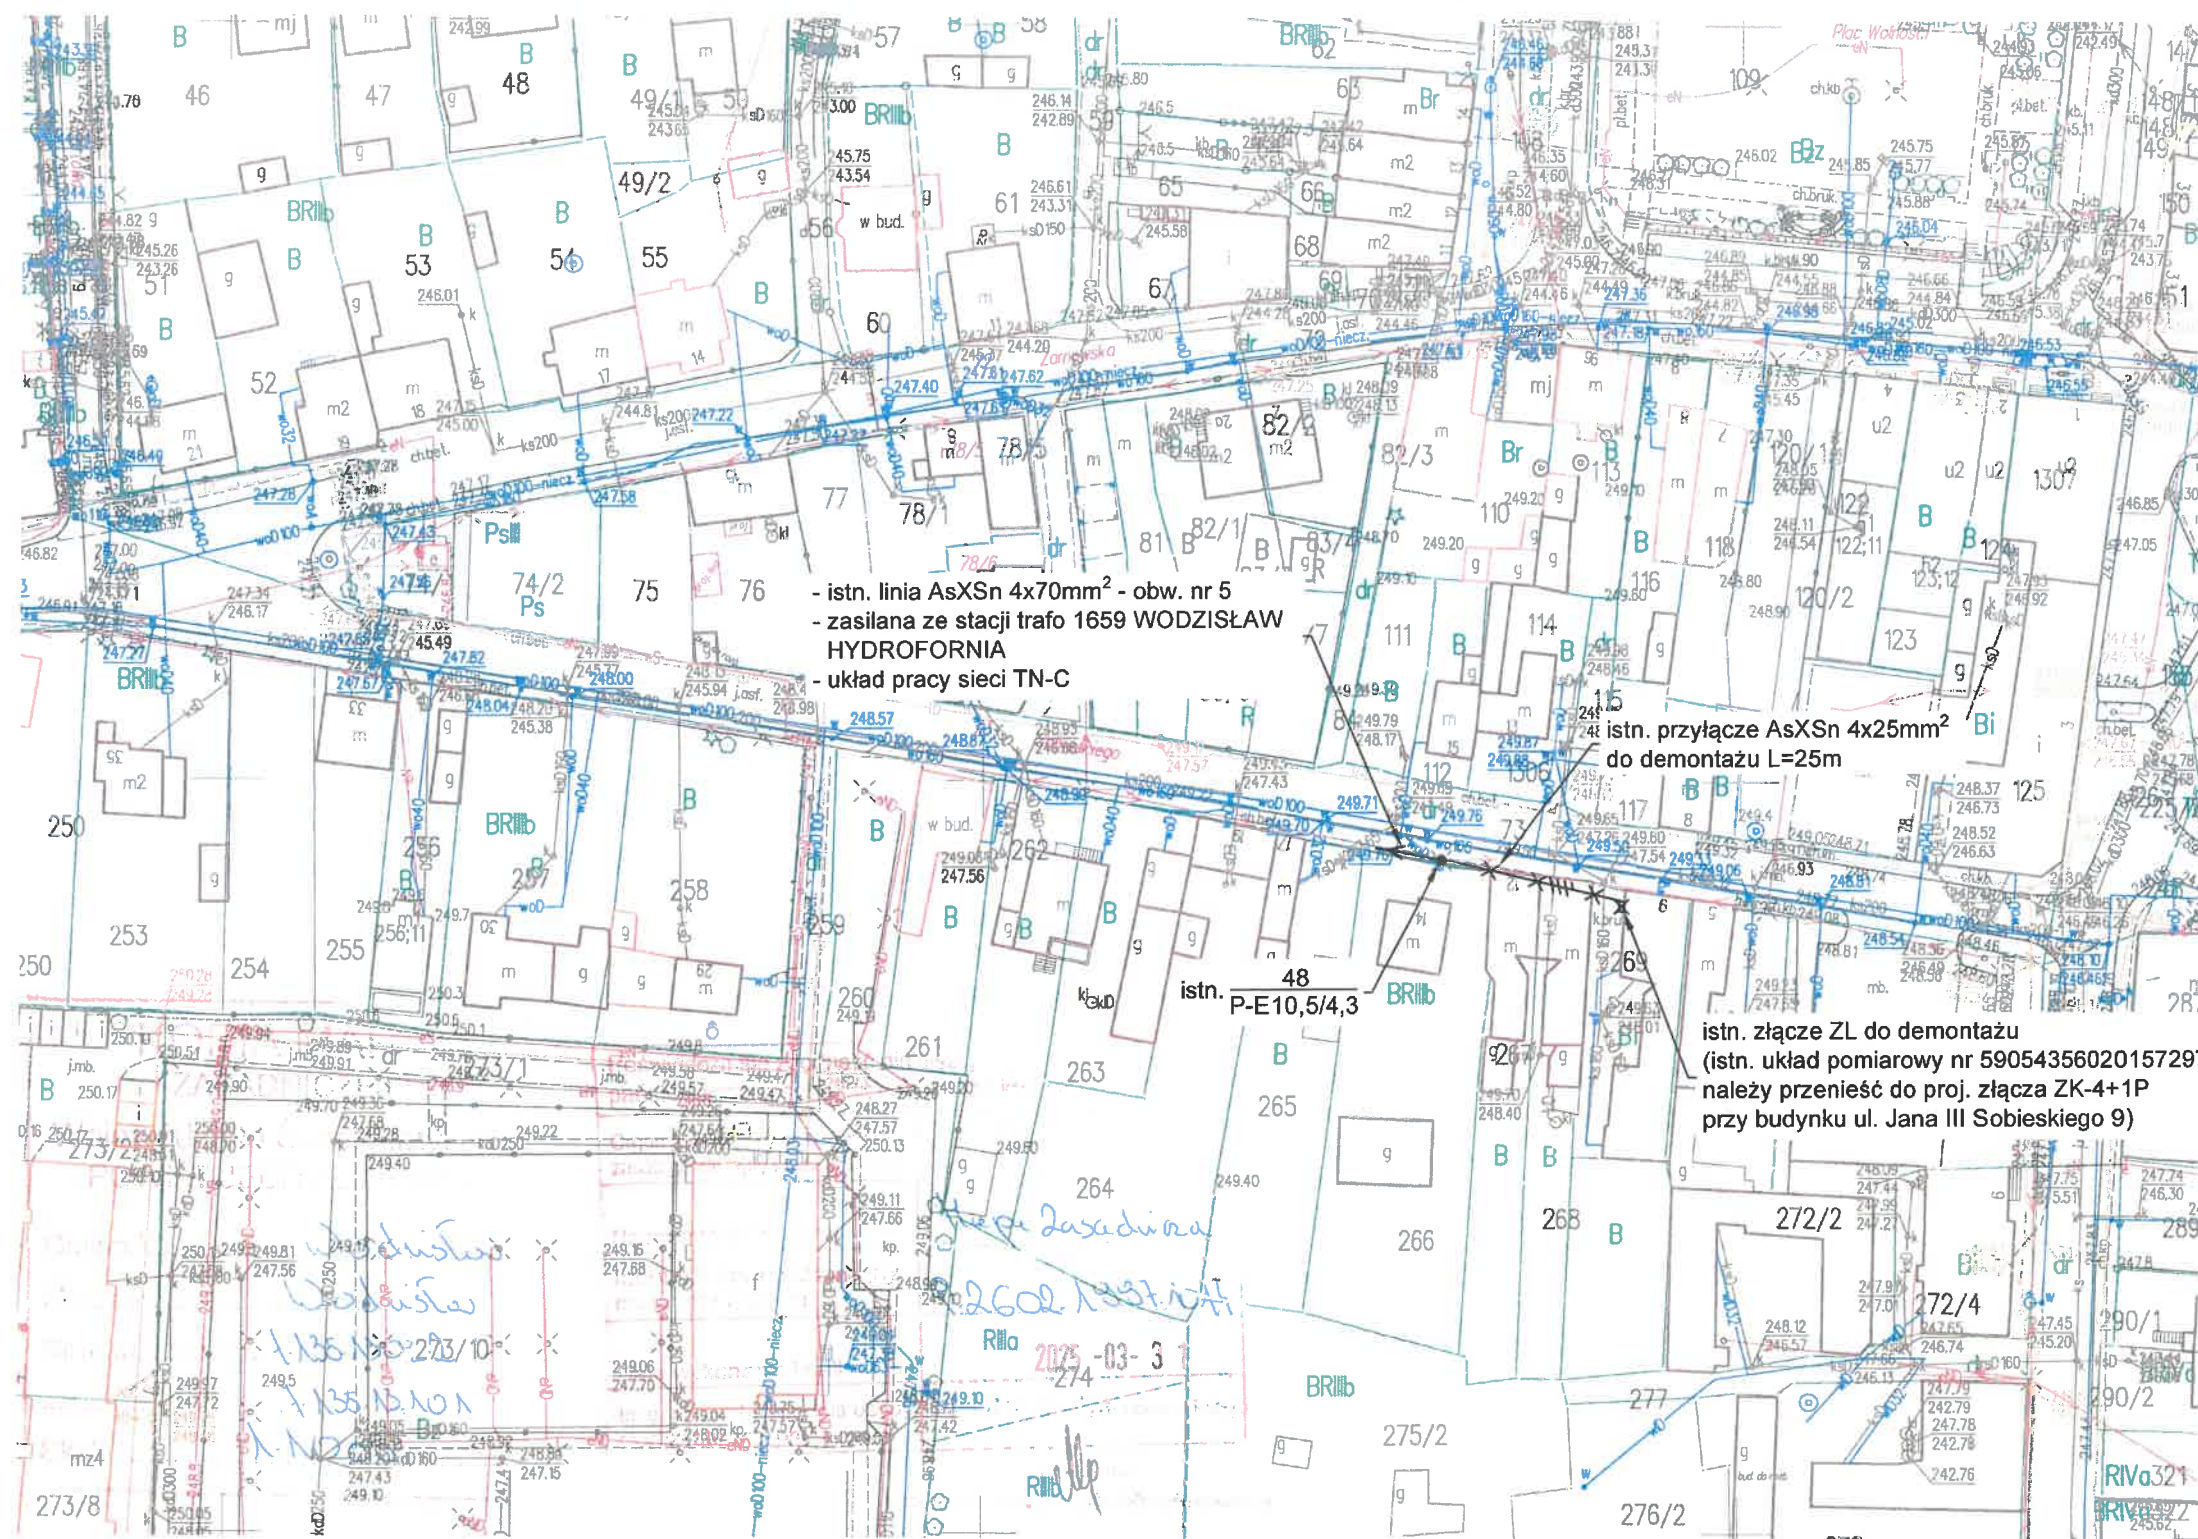

UWAGA: Demontaż istniejącego przyłącza napowietrznego oraz zmiana lokalizacji układu pomiarowego możliwa po wykonaniu instalacji odbiorczej oraz zawarciu aneksu do umowy na dostawę energii elektrycznej przez Podmiot przyłączający.

 Legenda:



Wykonawca:

ElSan Projekt
Monika Zajac

ElSan Projekt Monika Zaiac

Kokot 8B, 28-404 Kije

tel. 508999587, email: biuro.elsanprojekt@gmail.com

NIP: 6621795766 REGON: 365172652


Investor:

PGE Dystrybucja S.A.
Oddział Skarżysko-Kamienna


26-110 Skarżysko-Kamienna, al. Marsz. J. Piłsudskiego 51

tel. (41) 252 68 99, fax (41) 252 63 15.

e-mail: sekretariat.os@pgedvstrybucia.p

Imię i Nazwisko	Uprawnienia nr	Specjalność	Zakres czynności	Data	Podpis
mgr inż. Marcin Zajac	SWK/PQOE/0187/14	Elektryczna	Projektował	04.2025r	
Temat: Budowa przyłącza energetycznego kablowego niskiego napięcia 0,4kV w celu zasilania budynku usługowego-pizzerii na dz. nr 269 w m. Wodzisław ul. Jana III Sobieskiego 9, gm. Wodzisław			BRANŻA: Elektryczna	Skala 1:1000	
Rys. nr E-3	Demontaże				


Schemat elektryczny

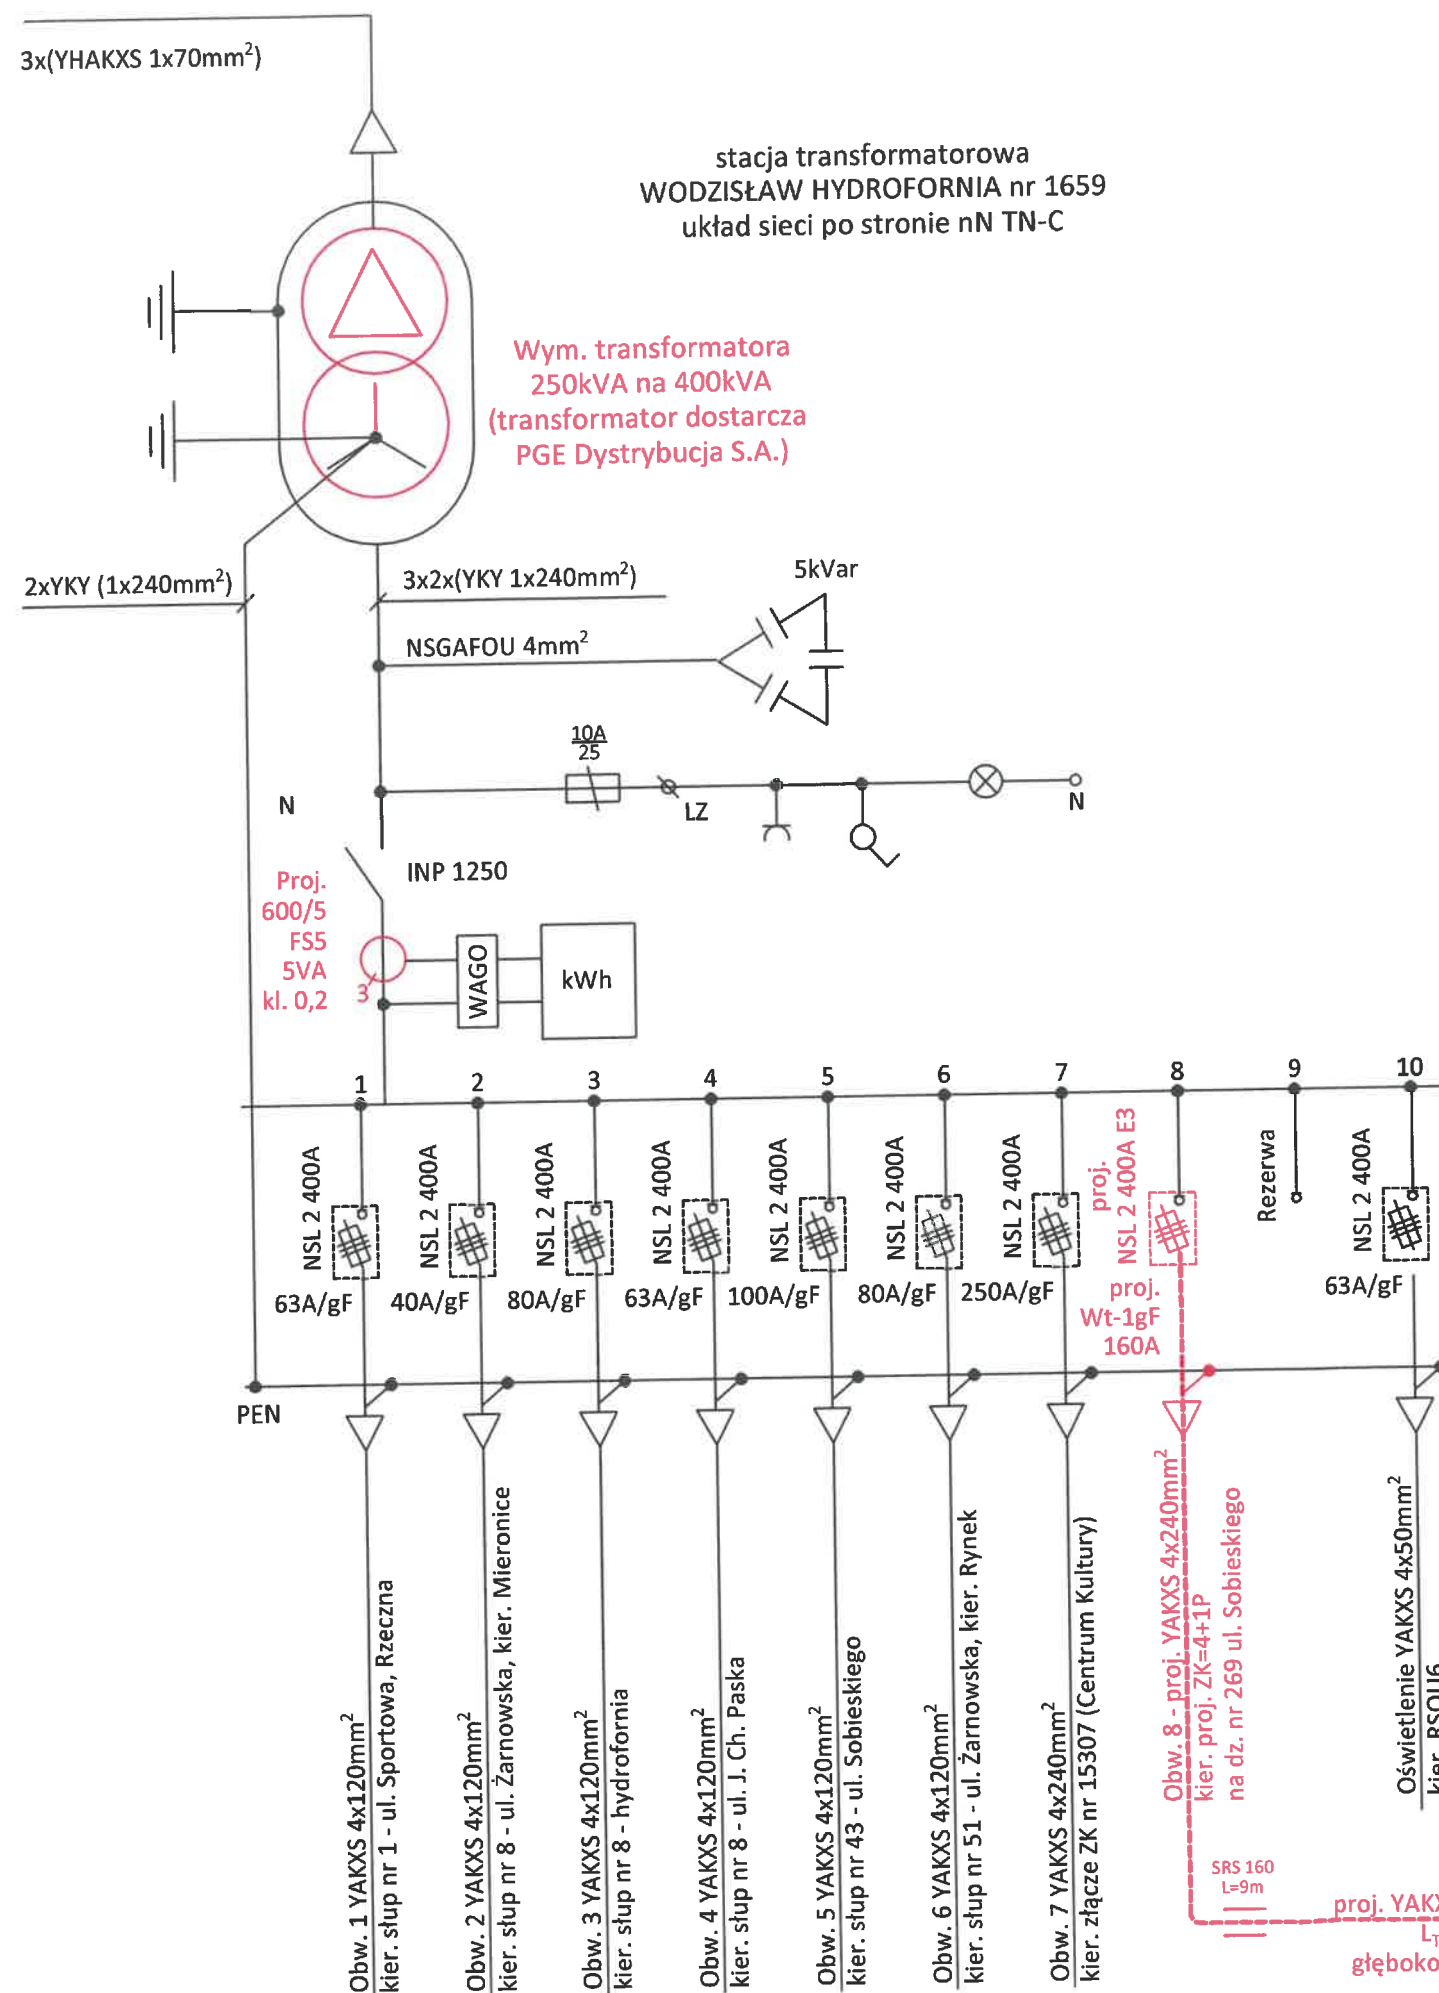

istn. układ pomiarowy nr 590543560201572974 należy przenieść ze zdemontowanego złącza ZL na ścianie budynku przy ul. Jana III Sobieskiego 9

UWAGA: Demontaż istniejącego przyłącza napowietrznego oraz zmiana lokalizacji układu pomiarowego możliwa po wykonaniu instalacji odbiorczej oraz zawarciu aneksu do umowy na dostawę energii elektrycznej przez Podmiot przyłączający.

proj. złącze kablowo-pomiarowe ZK-4+1P ZK-4/RBL 3x400A+1x160A/1P/KK na dz. nr 269 w m. Wodzisław (P=40kW)

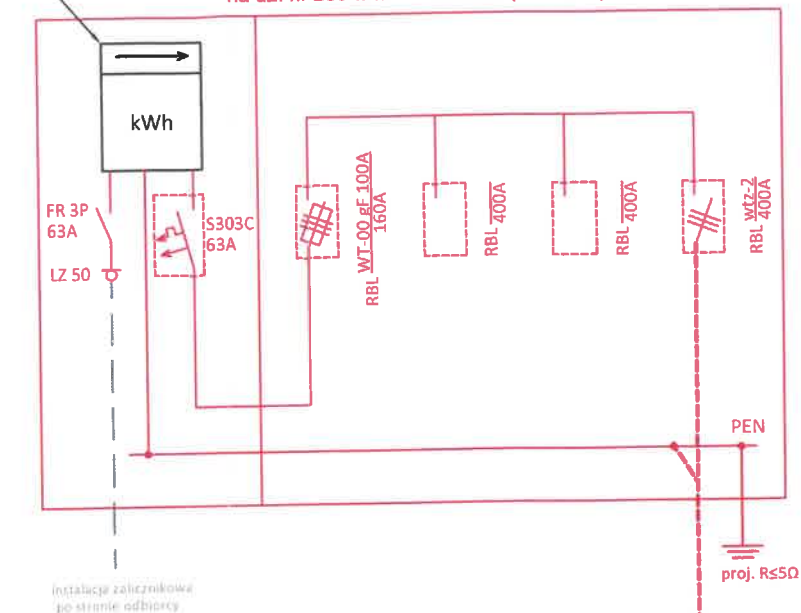

Zestawienie długości rur:
1. Rura SRS 160 - L=72m
2. Rura DVK 160 - L=3m

Wykonawca:		ElSan Projekt Monika Zajęc			
mgr inż. Marek Zajęc		Kokot 8B, 28-404 Kije			
Inwestor:		PGE Dystrybucja S.A.			
Oddział Skarżysko-Kamienna		26-110 Skarżysko-Kamienna, al. Marsz. J. Piłsudskiego 51			
tel. (41) 252 68 99, fax (41) 252 63 15		e-mail: sekretariat.os@pgedystrybucja.pl			
Imię i Nazwisko	Uprawnienia nr	Specjalność	Zakres czynności	Data	Podpis
mgr inż. Marek Zajęc	SWK/POOE/0187/14	Elektryczna	Projektował	05.2025r	[Podpis]
Temat: Budowa przyłącza energetycznego kablowego niskiego napięcia 0,4kV w celu zasilania budynku usługowego-pizzerii na dz. nr 269 w m. Wodzisław ul. Jana III Sobieskiego 9, gm. Wodzisław			BRANŻA: Elektryczna	STADIUM: Projekt techniczny	
Rys. nr E-4		Schemat elektryczny			Skala b.s.

