

MAPA DO CELÓW PROJEKTOWYCH	
przy ulicy	Lazurowa
inne prace geodezyjne	NEZ: WG 6640 3959 2016
identyfikator	Sekocin Stary
nazwa	Raszyn
identyfikator	142106_20018
nazwa	Sekocin Stary
prostokątnych płaskich	1:500
wysokości	Warszawa 75
obszaru, który był przedmiotem aktualizacji	Kronsztad 60
o służebnościach gruntowych mających wpływ na	nie badano
ów, zlokalizowanych w granicach projektowania	
entury użytku gruntowego, który nie jest ujawniony	
ych ewidencyjnych gruntów i budynków	
z wyłączenia się istnienia w terenie innych nie wskazanych na niniejszej mapie urządzeń	
podziemnych, które nie były zgłoszone do inwentaryzacji	
GEODEZYJNE	
Daniel Wasiaś	
ul. 3 Maja 34, 05-800 Pruszków	
tel. 502 586 080	
e-mail: 14.1002000	
wykonawcy oraz data i podpis osoby	
funkcyjnej wykonawcy	
Imię i nazwisko, nr uprawnień oraz data i podpis geodety	
uprawnionego, który opracował mapę	

AMR
PROJEKT

05-806 Komorów, Nowa Wieś, ul. Polnych Maków 41 lok. 2, tel:0604-585-370, email: amrprojekt@gmail.com

**PROJEKTOWANIE SIECI ENERGETYCZNYCH
I INSTALACJI ELEKTRYCZNYCH**

TOM II PROJEKT WYKONAWCZY

Budowa sieci elektroenergetycznych napowietrznych i kablowych SN-15KV, kontenerowej stacji transformatorowej SN/nN, sieci elektroenergetycznych napowietrznych i kablowych nN-0,4kV oraz rozbiórka sieci elektroenergetycznych napowietrznych SN i nN i słupowej stacji transformatorowej SN/nN w miejscowości Sekocin Stary, gm. Raszyn.

Adres inwestycji
- budowa: dz. nr ew. 319/1, 319/2, 312/6, 312/7, 174/10, 174/8, 313/15 obr. 0018 Sekocin Stary, j. ew. 142106_2 Raszyn
- rozbiórka: dz. nr ew. 313/9, 313/16, 313/15, 174/8, 174/9, 174/10 obr. 0018 Sekocin Stary, j. ew. 142106_2 Raszyn

Inwestor: PGE DYSTRYBUCJA S.A.
ul. Garbarska 21A
20-340 Lublin

Rys. 2

Nazwa Rysunku:
Lokalizacja istn. urządzeń elektroenergetycznych SN-15kV
do rozbiórki



SKALA
1:500

Opracował:	mgr inż. Mariusz Janiszewski	Uprawnienia:	Podpis:
Opracował:	mgr inż. Tomasz Paczuski		
Opracował:	mgr inż. Samanta Staniszek - Fijolek		
Projektował:	mgr inż. Jan Paczuski		

Specjalność: Instalacyjno-inżynierska w zakresie instalacji elektrycznych, nr SI-27592

<<< Pruszków - 18.01.2019 r.>>>

21

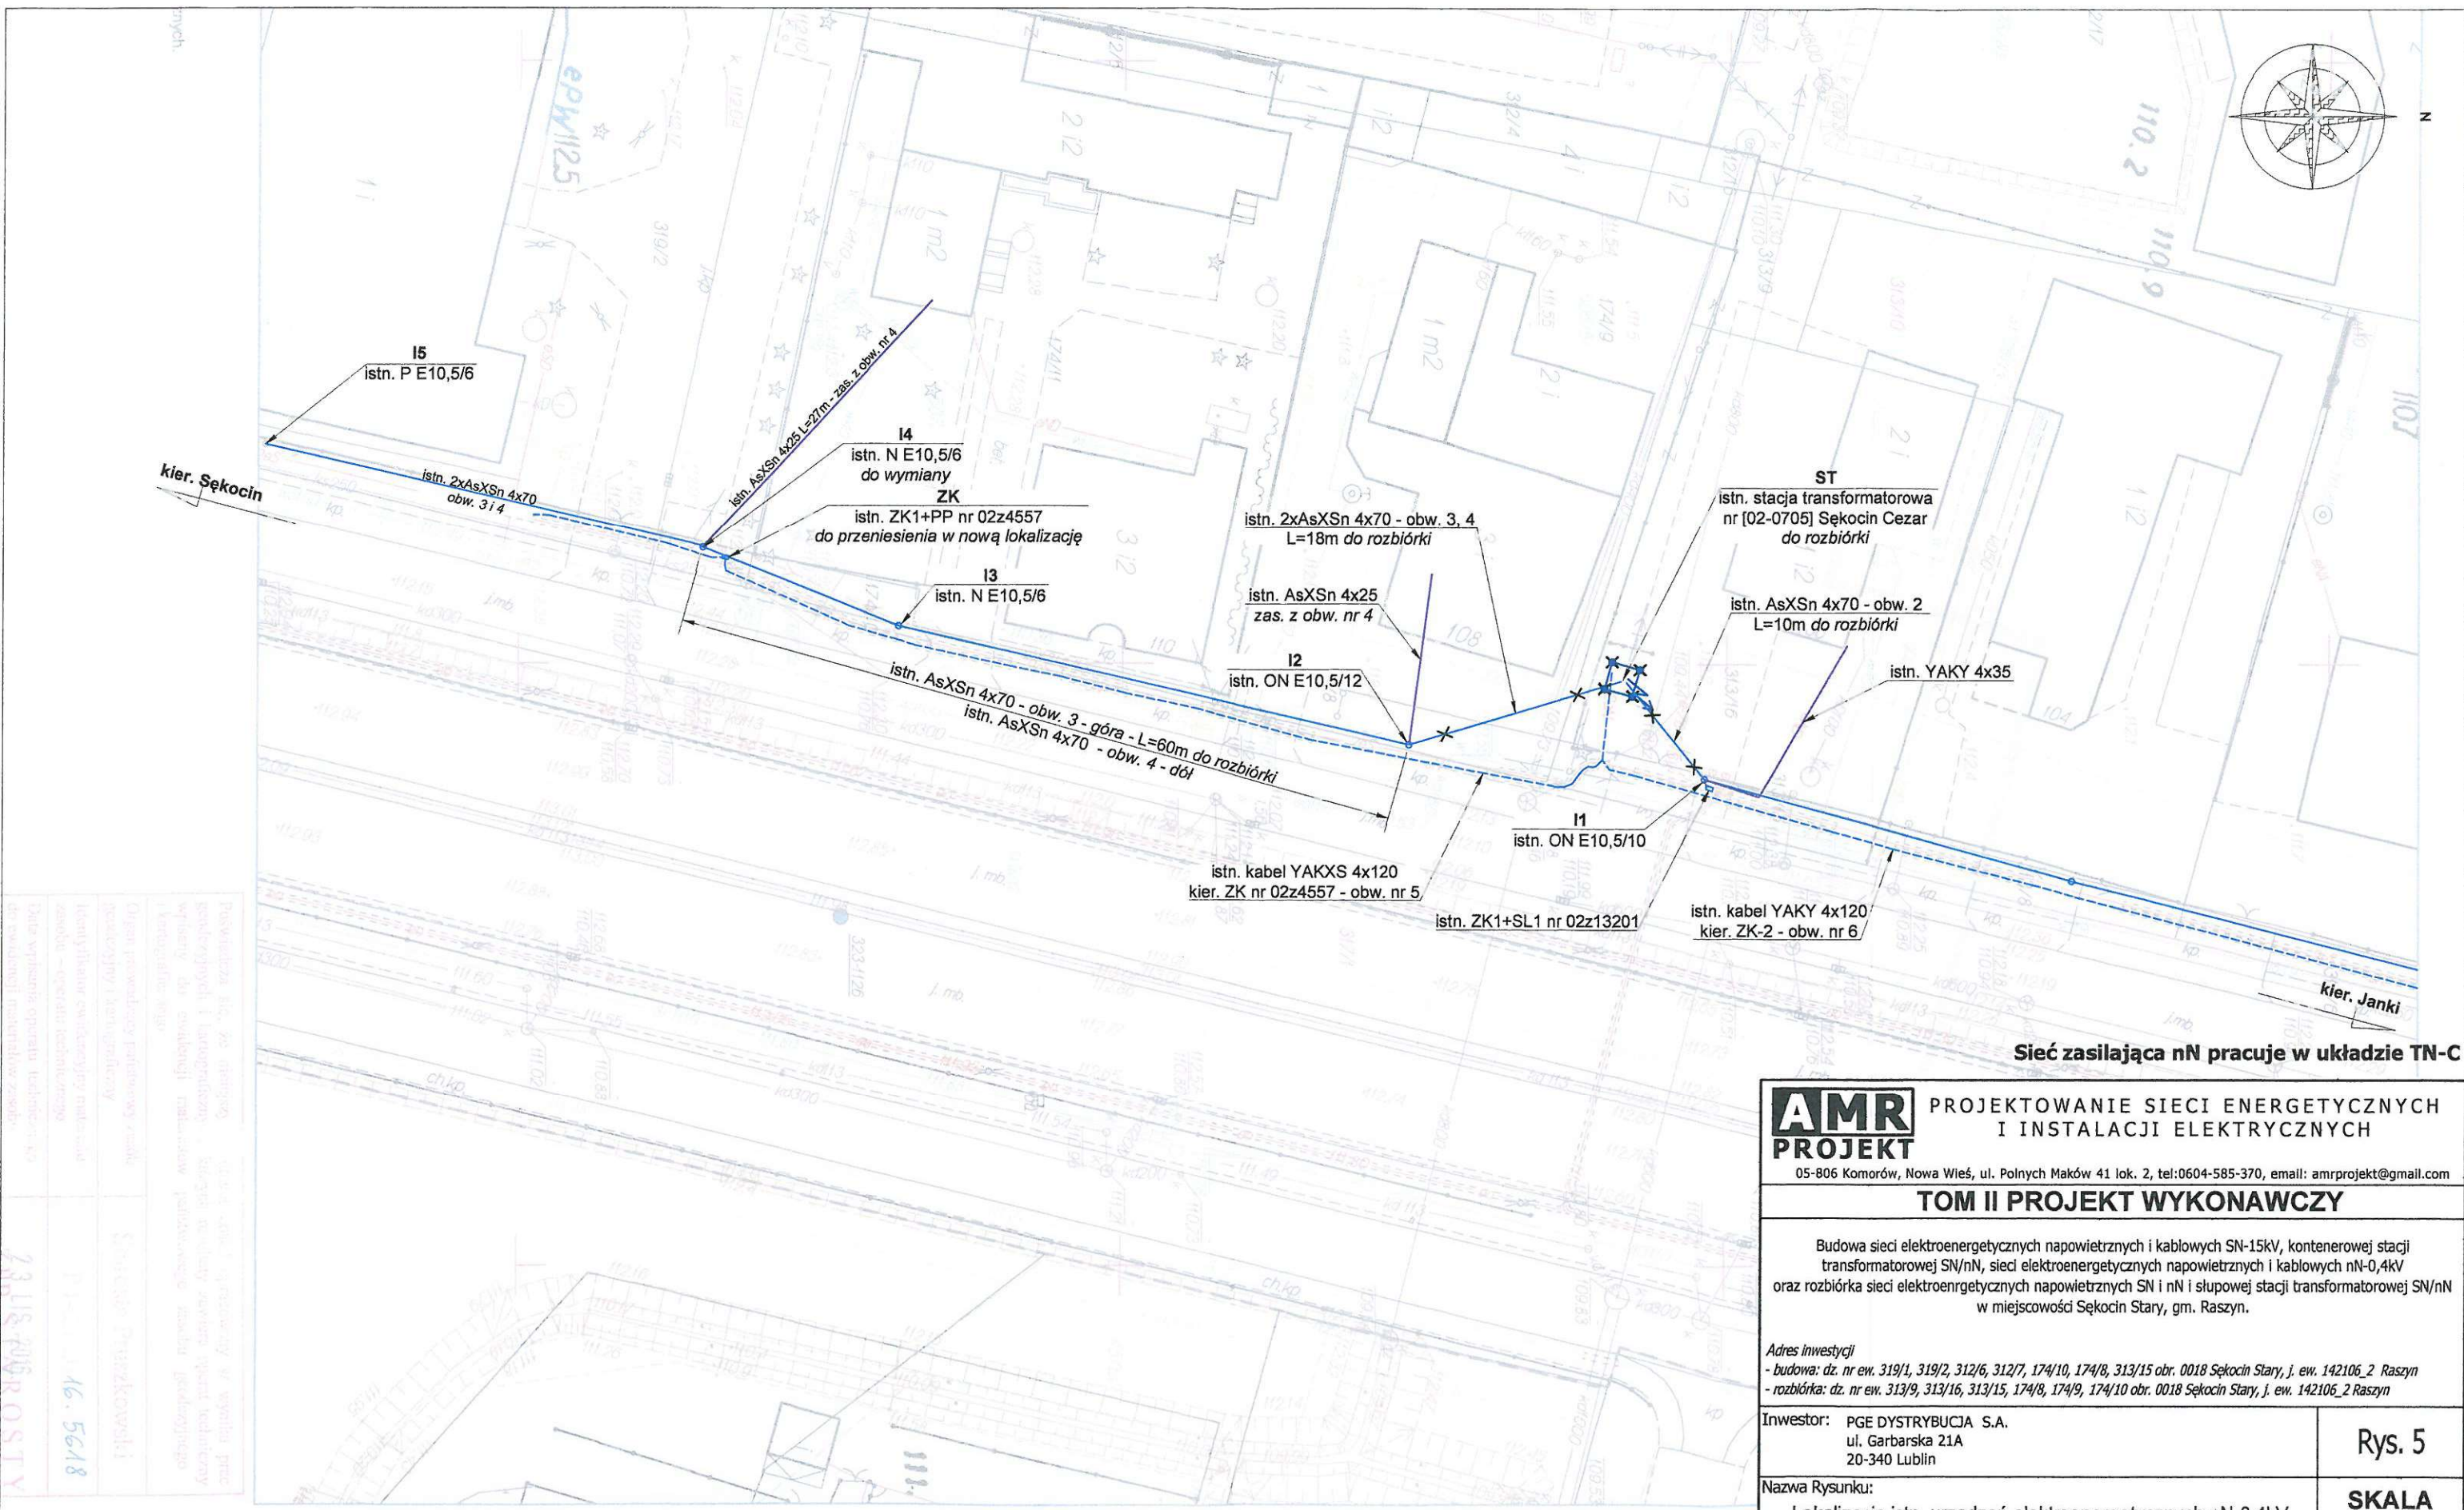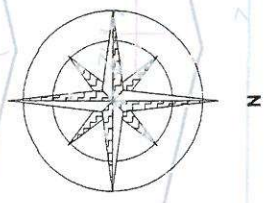

Pracownia AMR PROJEKT
ul. Garbarska 21A
20-340 Lublin
tel. 0604-585-370
email: amrprojekt@gmail.com

23.11.2018
16.56.18

AMR
PROJEKT

PROJEKTOWANIE SIECI ENERGETYCZNYCH
I INSTALACJI ELEKTRYCZNYCH

05-806 Komorów, Nowa Wieś, ul. Polnych Maków 41 lok. 2, tel:0604-585-370, email: amrprojekt@gmail.com

TOM II PROJEKT WYKONAWCZY

Budowa sieci elektroenergetycznych napowietrznych i kablowych SN-15kV, kontenerowej stacji transformatorowej SN/nN, sieci elektroenergetycznych napowietrznych i kablowych nN-0,4kV oraz rozbiórka sieci elektroenergetycznych napowietrznych SN i nN i słupowej stacji transformatorowej SN/nN w miejscowości Sękocin Stary, gm. Raszyn.

Adres inwestycji
- budowa: dz. nr ew. 319/1, 319/2, 312/6, 312/7, 174/10, 174/8, 313/15 obr. 0018 Sękocin Stary, j. ew. 142106_2 Raszyn
- rozbiórka: dz. nr ew. 313/9, 313/16, 313/15, 174/8, 174/9, 174/10 obr. 0018 Sękocin Stary, j. ew. 142106_2 Raszyn

Inwestor: PGE DYSTRYBUCJA S.A.
ul. Garbarska 21A
20-340 Lublin

Nazwa Rysunku:
Lokalizacja istn. urządzeń elektroenergetycznych nN-0,4kV do rozbiórki

Opracował: mgr inż. Mariusz Janiszewski
Opracował: mgr inż. Tomasz Paczuski
Opracował: mgr inż. Samanta Staniszek - Fijolek
Projektował: mgr inż. Jan Paczuski

Uprawnienia:
Specjalność: instalacyjno-inżynierska w zakresie instalacji elektrycznych, nr 56275/82


Podpis:

Rys. 5

SKALA
1:500

<<< Pruszków - 18.01.2019 r.>>>

24

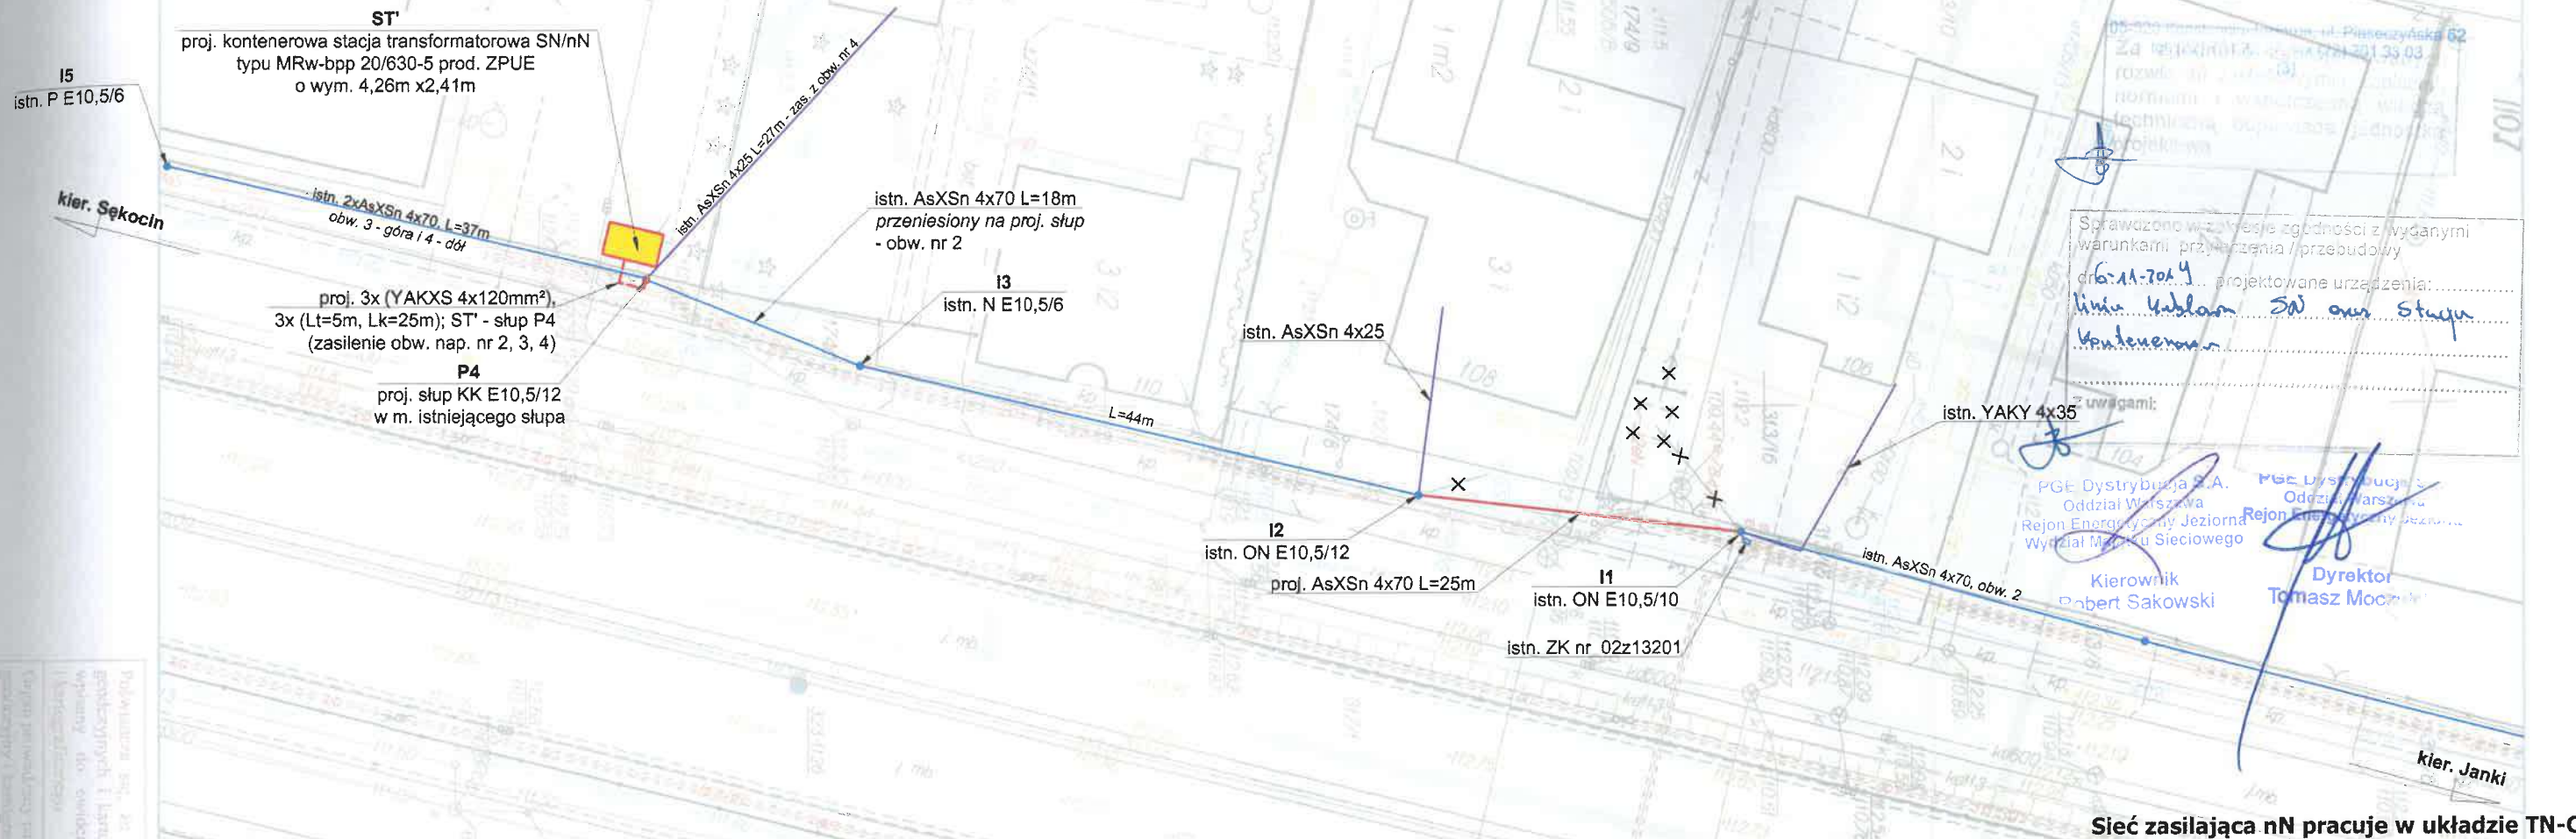

Sprawdzono w zakresie zgodności z wydanymi warunkami przyłączenia / przebudowy
06.11.2014 projektowane urządzenia:
Linia kablowa SW oraz stacja kontenerowa
uwagami:
PGE Dystrybucja S.A. Oddział Warszawa Rejon Energetyczny Jeziorna Wydział Maszyn Sieciowego
Kierownik Robert Sakowski
Dyrektor Tomasz Moc...

AMR
PROJEKT
05-806 Komorów, Nowa Wieś, ul. Polnych Maków 41 lok. 2, tel:0604-585-370, email: amrprojekt@gmail.com

PROJEKTOWANIE SIECI ENERGETYCZNYCH I INSTALACJI ELEKTRYCZNYCH
TOM II PROJEKT WYKONAWCZY
Budowa sieci elektroenergetycznych napowietrznych i kablowych SN-15kV, kontenerowej stacji transformatorowej SN/nN, sieci elektroenergetycznych napowietrznych i kablowych nN-0,4kV oraz rozbiórka sieci elektroenergetycznych napowietrznych SN i nN i słupowej stacji transformatorowej SN/nN w miejscowości Sękocin Stary, gm. Raszyn.
Adres inwestycji
- budowa: dz. nr ew. 319/1, 319/2, 312/6, 312/7, 174/10, 174/8, 313/15 obr. 0018 Sękocin Stary, j. ew. 142106_2 Raszyn
- rozbiórka: dz. nr ew. 313/9, 313/16, 313/15, 174/8, 174/9, 174/10 obr. 0018 Sękocin Stary, j. ew. 142106_2 Raszyn
Inwestor: PGE DYSTRYBUCJA S.A.
ul. Garbarska 21A
20-340 Lublin
Nazwa Rysunku:
Lokalizacja proj. urządzeń elektroenergetycznych nN-0,4kV - zasilenie obwodów napowietrznych ze stacji
Opracował: mgr inż. Mariusz Janiszewski
Opracował: mgr inż. Tomasz Paczuski
Opracował: mgr inż. Samanta Staniszek - Fijolek
Projektował: mgr inż. Jan Paczuski
Uprawnienia:
Specjalność: instalacje elektryczne w zakresie instalacji elektrycznych, nr 5275/82
Podpis:
[Signature]
Rys. 6.1
SKALA 1:500
<<< Pruszków - 18.01.2019 r. >>>

Przebieg linii kablowej i słupowej stacji transformatorowej SN/nN, sieci elektroenergetycznych napowietrznych i kablowych nN-0,4kV oraz rozbiórka sieci elektroenergetycznych napowietrznych SN i nN i słupowej stacji transformatorowej SN/nN w miejscowości Sękocin Stary, gm. Raszyn.

