


# PROJEKT ZAGOSPODAROWANIA TERENU

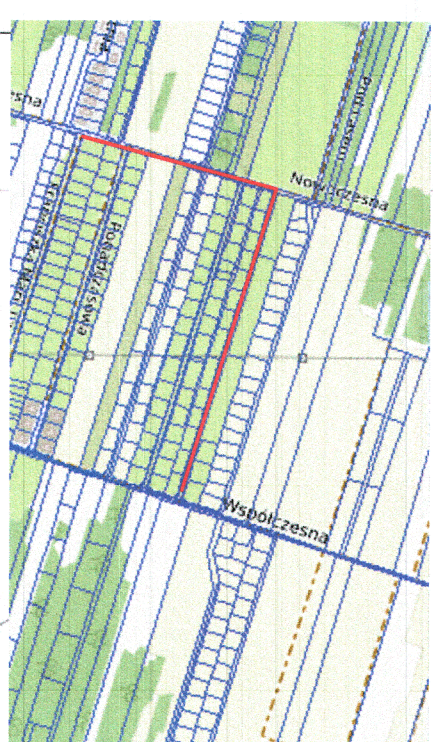

Projektowana linia kablowa nn YAKXS 4x240mm<sup>2</sup>  
dł. trasy 784m

Strefa ochronna istniejącej linii napowietrznej 110kV

L E G E N D A	
-----	Proj. linia kablowa nn-0,4kV YAKXS 4x240mm <sup>2</sup> dl. trasy 784m
	Strefa ochronna istniejącej linii napowietrznej 110kV
	Opracowanie jest ograniczone do dr.: ew. 71/20,54, 65/1, 65/2, 64/5, 64/9, obr. 1 Serok ul. Nowoczesna, Nowozytnia jednostka ewidencyjna 140804_4 Serok
	Proj. przepust SRS Ø 160

[illegible]

14. zgłoszenie: PODCZĘŚNĄ, 5.012.2024  
 wydział: 14  
 powiat: łęczyński 1408  
 jednostka ew.: miasto Łęczyń 14004 4  
 obchód ew. nr.: 0001 14004 4, 4.0001  
 datacja ew. nr.: wg zezwazu  
 adres: ul. Piłsudskiego 106b, tel. 24-00021, godz. mapy: 17.0021, 17.41.42, 2  
 adres wydziałowy: tel. 24-00020-2436

**MAPA SYTUACYJNO-WYSOKOŚCIOWA**  
 do celów projektowych

skala 1:500

sytuacyjno - wysokościowym i urządzeń podziemnych na miesiąc luty 2025 r.

Na terenie przedstawionym na niniejszej mapie może występować dodatkowozuzbrojenie podziemne nile posiadające dokumentacji w instrukciach broniowych

Mapa niniejsza może służyć do oznaczania punktu technicznego i uzbrojenia i nie daje się wykręć aparatów.

na Naradzie Koordynacyjnej.  
Treść niniejszej mapy w zakresie ewidencyjnym jest zgodna z treścią

mapy evidencyjnej. 06.02.2025 r.

**GEOPLAN**  
ZAKŁAD USŁUG GEODEZYJNYCH  
I PROJEKOWYCH BUDOWLANYCH

GEODETA UPRAWNIION  
mgr inż. Piotr Karczak

upr. nr 18615

Regon: 672017030 NIP: 9481087662

Poświadczam, że niniejszy dokument został opracowany w wyniku prac  
 przedmiotowych: badania i oceny

pozytywnie zwerzłkowany. Jednocześnie informuję, że jestem świadomy

Identyfikator zgłoszenia prac geodezyjnych	PODGIK-6640.1.5013.2024
--	-------------------------

Organ służby geodezyjnej, który otrzymał zezwolenie	STAROSTA LEGIONOWSKI
---	----------------------

4-gioszennic	GEOPLAN ZAKLAD UST. I. I. G
--------------	-----------------------------

**WYKONAWCA PRAC GEODEZYJNYCH**  
**GEODEZYJNYCH I PROJEKTOWY**  
**PIOTR KORCZAK**

ul. Włodarzewska 51F/10 02-384 Warszawa
--

Protokół Weryfikacji Nr  
PODGIK-6640.1.5013.2024.1

zawierającego wynik pozytywnej weryfikacji	z dnia 06.02.2025 r.
--	----------------------

Imię i nazwisko oraz nr uprawnień  
Nr uprawnień 18615  
Piotr Korczak

**Zawodowych Kierownika prac**

  
podpis

100

LEGENDA:

proj. sieć elektroenergetyczna punkty nr od 1 do

25-64/5 *dziatki ewidencyjne dla lokalizacji sieci*

projektowane złącze kablowe

© 2006 The Authors  
Journal compilation © 2006 Blackwell Publishing Ltd

STAROSTA LEGIC  
FACED BY THE NEW YORK TIMES

**Topical and Sublingual Administration**

Polarska ZIA

54/9 obr. 1 Serock ul. Nowoczesna,  
00000 00 4 1

140804\_4 Serock

☐ I am not a U.S. resident and do not have a U.S. mailing address. If I am not a U.S. resident, please provide your country of residence: \_\_\_\_\_

[illegible]

2025 4216

10.05.2025	ПОЯВИЛИСЬ	104, 2025
------------	-----------	-----------

INSPECTION	15.05.2025.
Data	

Skala	1:500	Rafał Kiliński
-------	-------	----------------

2025 DE 11

2023-03-14  
Legionwood, dmla  
Nfrys.

--	--

1. The first step in the process is to identify the problem or issue that needs to be addressed. This involves gathering information and understanding the context of the problem.