


MAPA DO CELÓW PROJEKTOWYCH
SKALA 1:500

Układ odniesienia: PL-ETRF89, układ wsp. płaskich: PL-2000 sfera 6 (18), układ wys.: PL-EVRF2007-NH

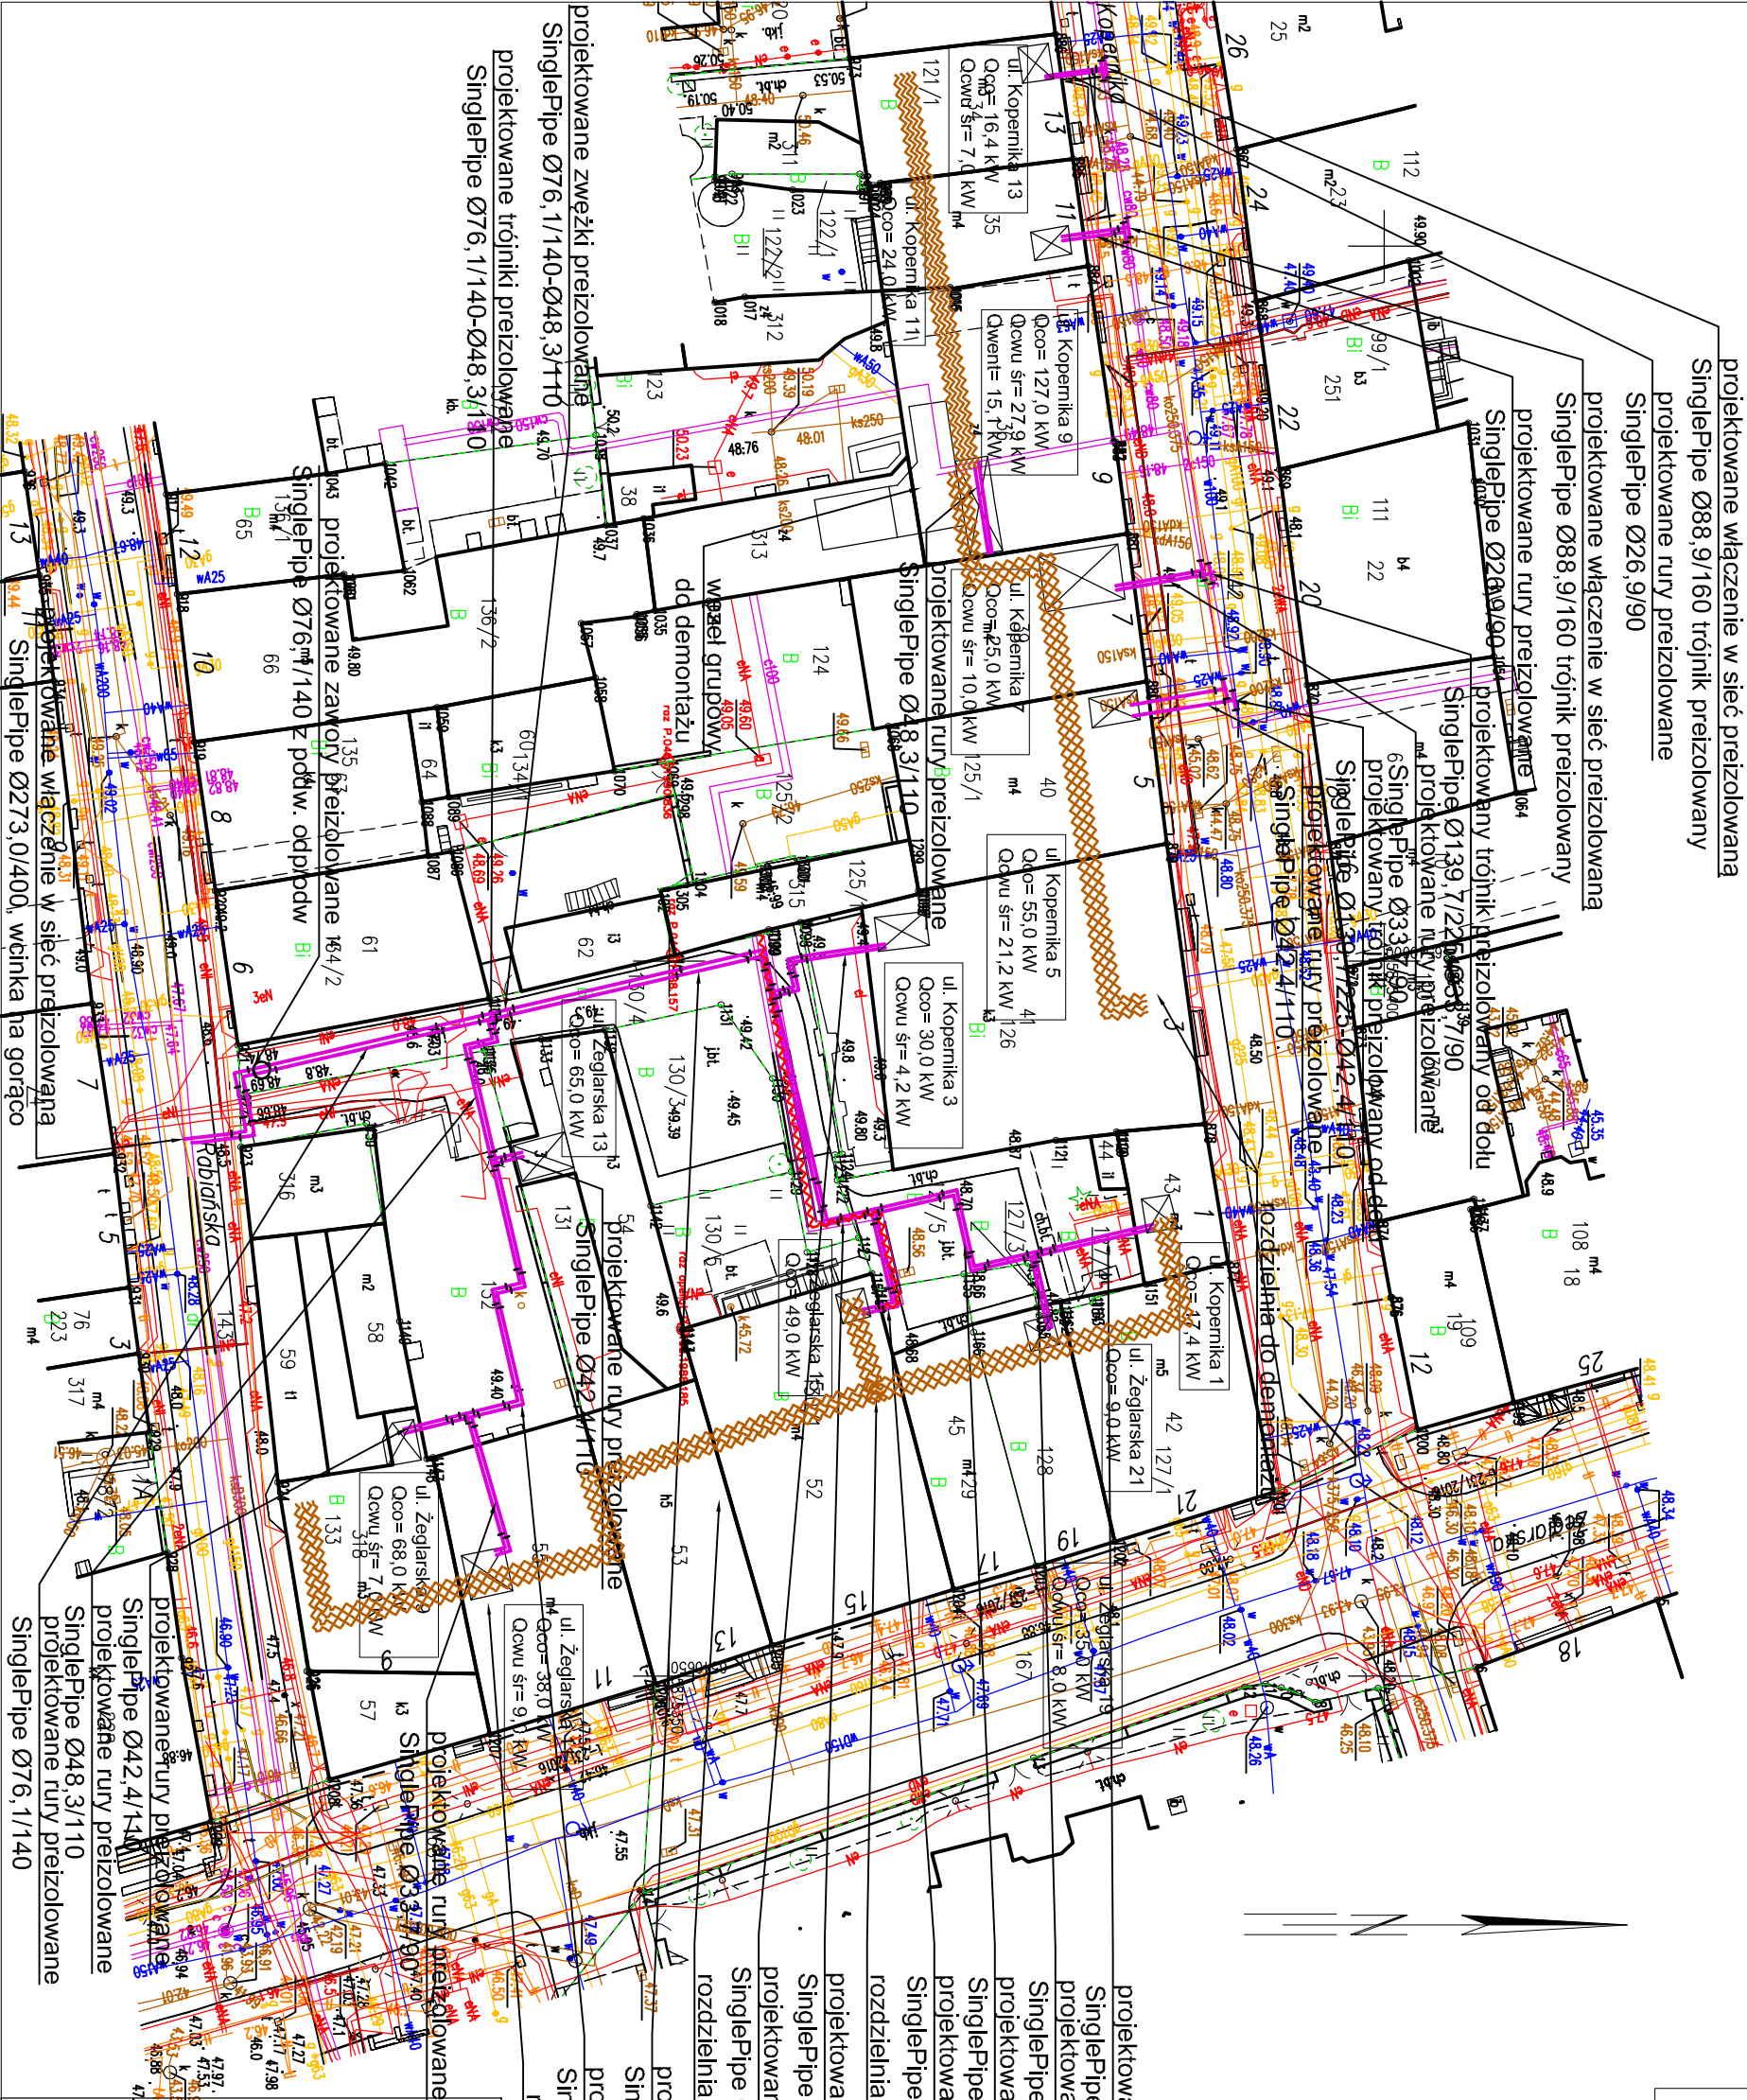

Projekt PZT wykonano na skanie oryginału mapy do celów projektowych opracowanej w technologii numerycznej na podstawie pierwotny su mapy zasadniczej wykonanej w ramach robót geodezyjnych i przyjętej do zasobu.

Potwierdzam zgodność kopii mapy do celów projektowych z oryginałem zgodnie z § 15 ust. 1 rozporządzenia Ministra Rozwoju z dnia 11 września 2020 r. w sprawie szczegółowego zakresu i formy projektu budowlanego (Dz.U.2022.1679t.), z dnia 2022.08.10).

mgr inż. Agnieszka Otko
KUP/0057/POOS/08
Instalacyjna

Poświadczam, że niniejszy dokument został opracowany w wyniku prac geodezyjnych i kartograficznych, których rezultaty zawiera operat techniczny pozytywnie zweryfikowany. Jednocześnie informuję, że jestem świadomy odpowiedzialności karnej za złożenie fałszywego oświadczenia.

Identyfikator zgłoszenia pracy geodezyjnej	WGK.6640.68.2025
Organ służby geodezyjnej, który otrzymał zgłoszenie	PREZYDENT MIASTA TORUŃA
Wykonawca pracy geodezyjnej	Procuronia Geodezjnia GRAFION Sławomir Lewandowski ul. Korfańskiego 10 87–100 Toruń
Numer pozytywnego protokołu weryfikacji i data jego wystawienia	WGK.6640.68.2025.19/01 z dnia 29.01.2025 r.
Imię i nazwisko oraz numer uprawnień zawodowych kierownika prac	Sławomir Lewandowski numer uprawnień 13528

Sławomir Lewandowski
Elektronicznie podpisany przez Sławomir Lewandowski
Data: 2025.02.03 11:46:26 +0100'

LEGENDA:	
projektowane rury ciepłownicze	
rury do demontażu	
rury do demontażu w budynku	

Ogłoszenie: Ciepłownictwo i Wentylacja. Inżynieria Sanitarna Agnieszka Otko Sp. z o.o. tel. 608 883 733, 602 337 567 e-mail: aotko@op.pl	
TEMAT PROJEKTU: Przebudowa osiedlowej sieci ciepłowniczej oraz budowa przyłączy przy ul. Kopernika 1, 3, 5, 7, 9, 11 i 13 oraz ul. Żeglarskiej 9, 11, 13, 15, 17 i 19 w Toruniu.	
LOKALIZACJA: Działki numer: 142, 121/1, 122/2, 123, 124, 125/1, 126, 127/5, 127/3, 128, 129, 130/1, 130/4, 131, 132, 133, 143 w obrębie 14.	
NAZWA RYSUNKU: PLAN ZAGOSPODAROWANIA TERENU	
WYKONALI: Imię i Nazwisko	Numer uprawnień, specjalność
mgr inż. Agnieszka Otko	KUP/0057/POOS/08 Instalacyjna
mgr inż. Maciej Otko	KUP/0176/PBS/16 Instalacyjna
Data: 05.2025	SKALA: 1:500
	NR RYS. S/C/1