


MAPA DO CELÓW PROJEKTOWYCH
SKALA 1:500

Układ odniesienia: PL-ETRF89, układ wsp. płaskich: PL-2000 sfera 6 (18'), układ wys.: PL-EVRF2007-NH

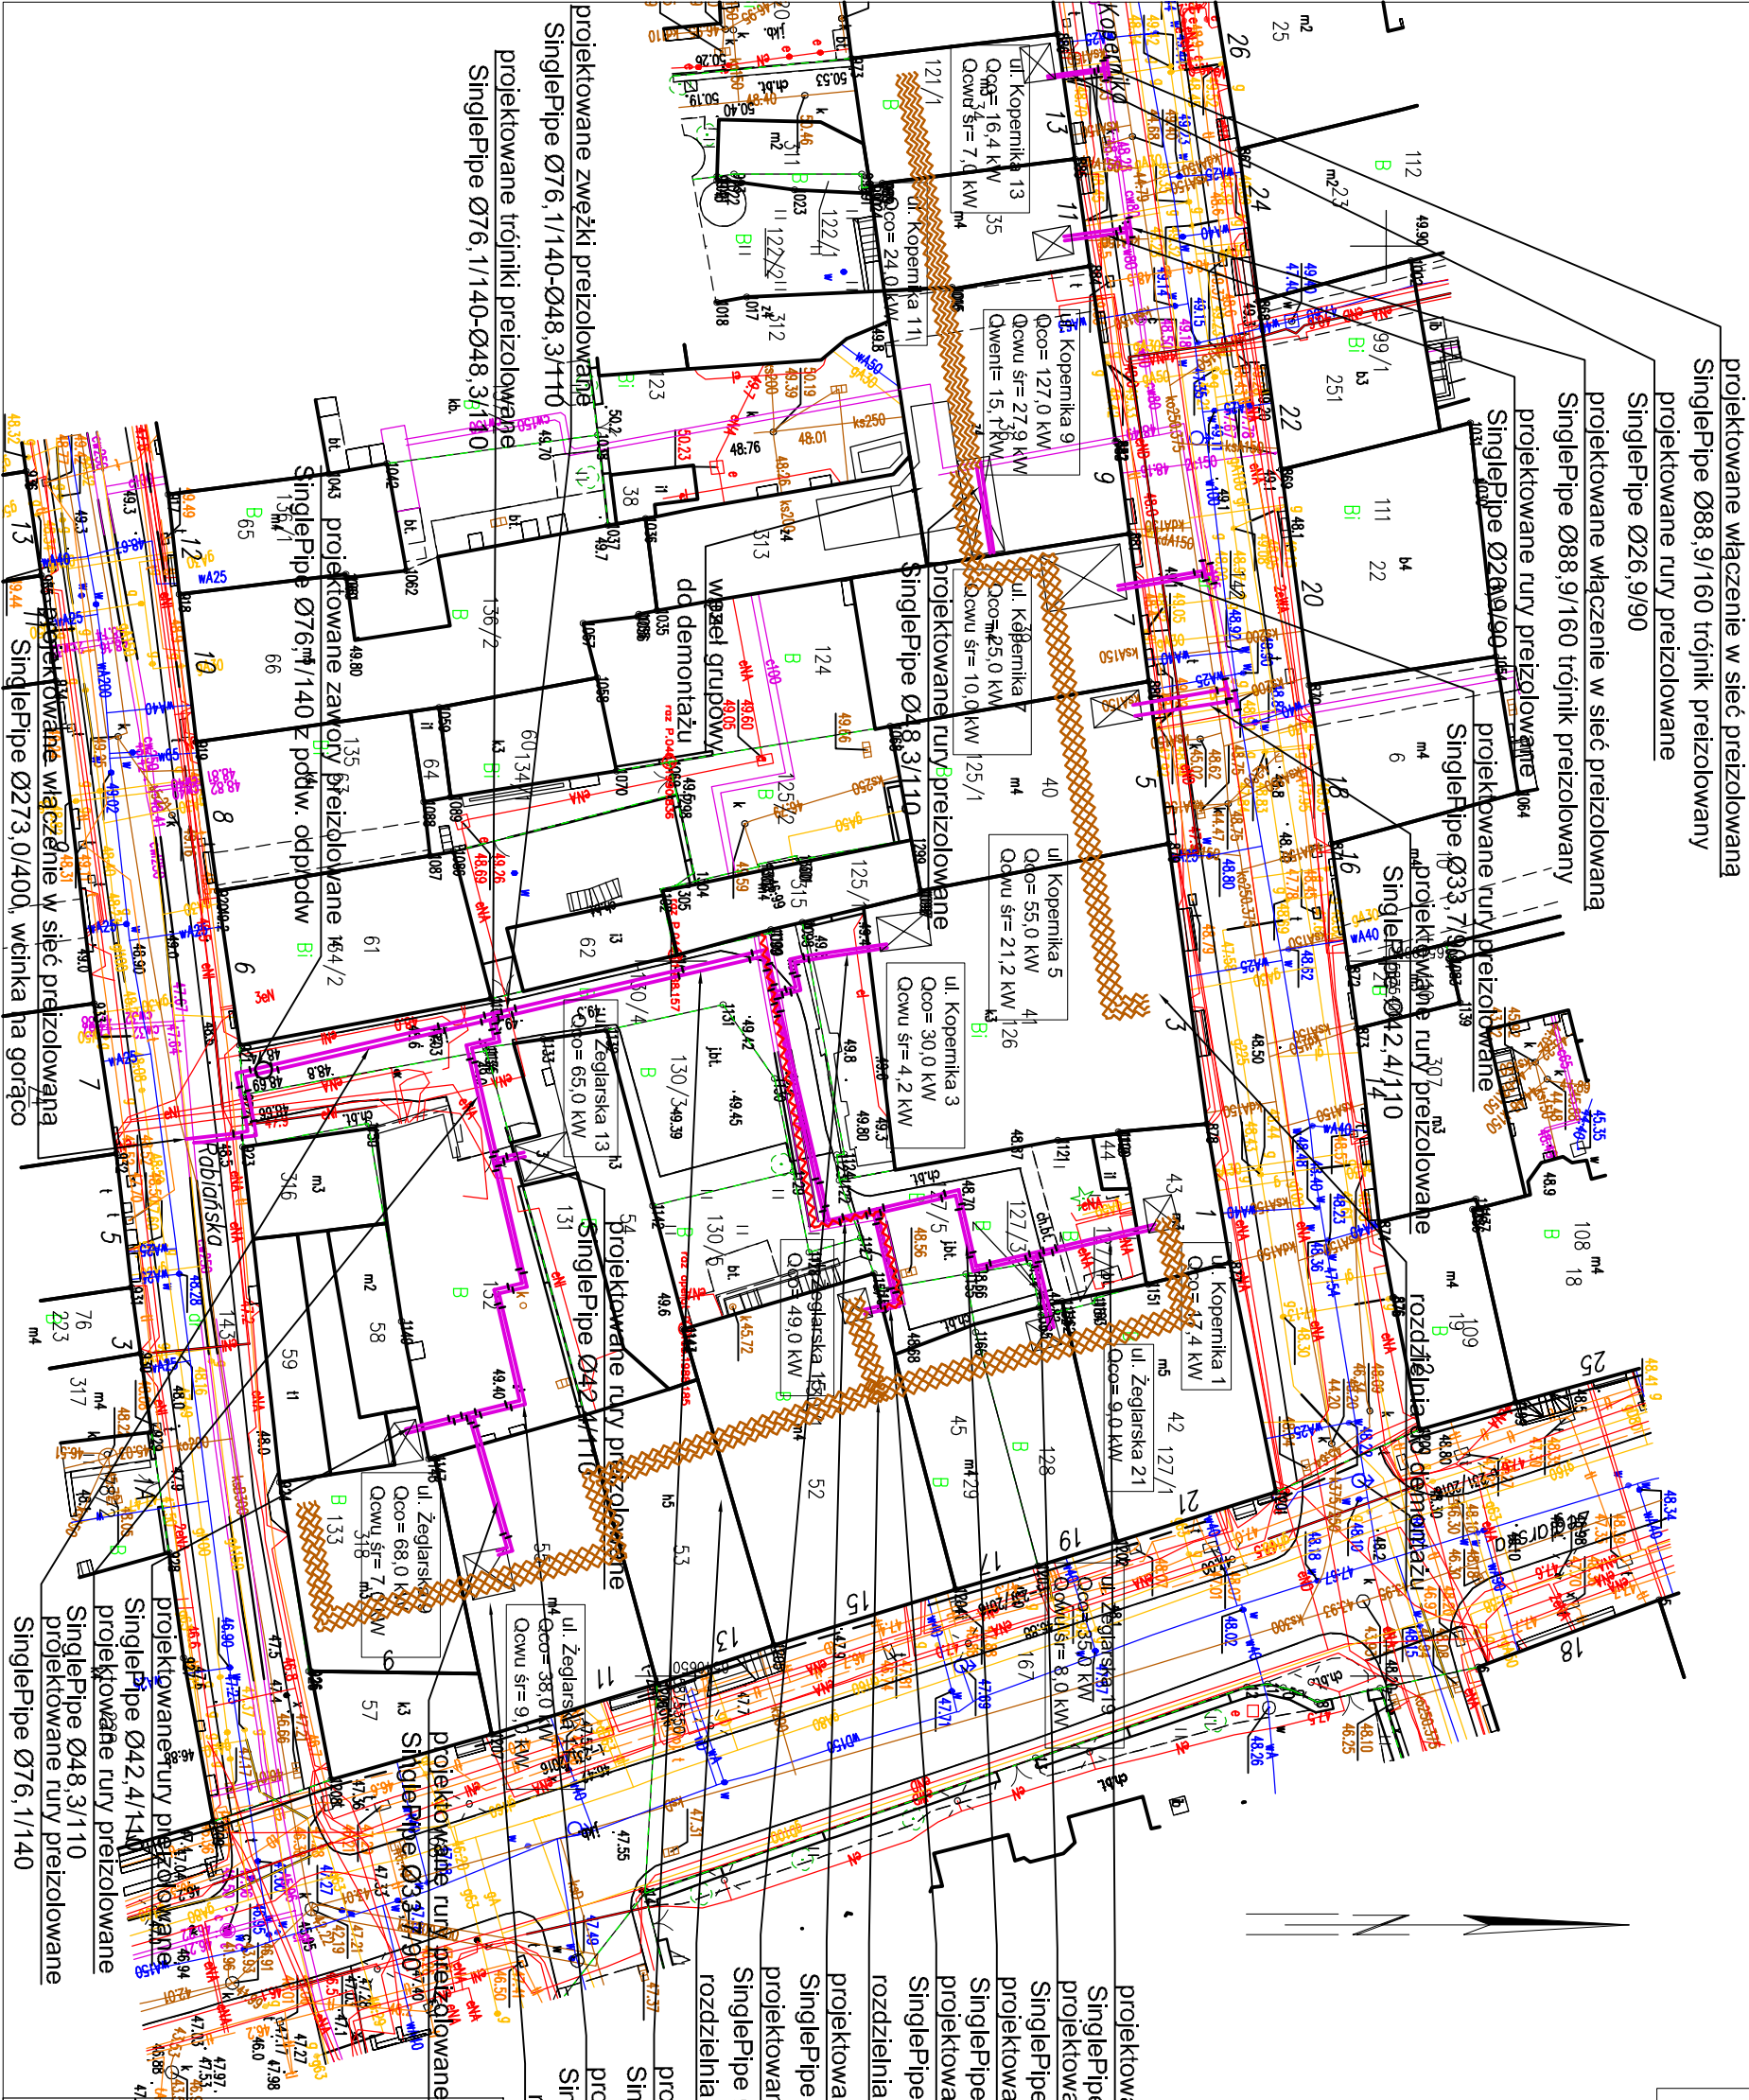

Projekt PZT wykonano na skanie oryginału mapy do celów projektowych opracowanej w technologii numerycznej na podstawie pierwotny mapy zasadniczej wykonanej w ramach robót geodezyjnych i przyjętej do zasobu.

Potwierdzam zgodność kopii mapy do celów projektowych z oryginałem
zgodnie z § 15 ust. 1 rozporządzenia Ministra Rozwoju
z dnia 11 września 2020 r. w sprawie szczegółowego
zakresu i formy projektu budowlanego (Dz.U.2022.1679t), z dnia 2022.08.10).

mgr inż. Agnieszka Otko

KUP0057/POOS08
Instalacyjna

Poświadczam, że niniejszy dokument został opracowany w wyniku prac geodezyjnych i kartograficznych, których rezultaty zawiera operat techniczny pozytywnie zweryfikowany. Jednocześnie informuję, że jestem świadomy odpowiedzialności karnej za złożenie fałszywego oświadczenia.

Identyfikator zgłoszenia pracy geodezyjnej	WGK.6640.68.2025
Organ służby geodezyjnej, który otrzymał zgłoszenie	PREZYDENT MIASTA TORUŃ
Wykonawca pracy geodezyjnej	Procurmnia Geodezjnia GRAFION Sławomir Lewandowski ul. Korfańskiego 10 87-100 Toruń
Numer pozytywnego protokołu weryfikacji i data jego wystawienia	WGK.6640.68.2025.19701 z dnia 29.01.2025 r.
Imię i nazwisko oraz numer uprawnień zawodowych kierownika prac	Sławomir Lewandowski numer uprawnień 13528

Sławomir Lewandowski
Elektronicznie podpisany przez Sławomir Lewandowski
Data: 2025.02.03 11:46:26 +0100'

LEGENDA:
projektowane rury ciepłownicze
rury do demontażu
rury do demontażu w budynku

projektowane rury preizolowane
SinglePipe Ø48,3/110
rozdziałnia do demontażu

Ogłoszenie: Ciepłownictwo i Wentylacja. Inżynieria Sanitarna Agnieszka Otko Sp. z o.o. tel. 608 883 733, 602 337 567 e-mail: aotko@op.pl	TEMAT PROJEKTU: Przebudowa osiedlowej sieci ciepłowniczej oraz budowa przyłączy przy ul. Kopernika 1, 3, 5, 7, 9, 11 i 13 oraz ul. Żeglarskiej 9, 11, 13, 15, 17 i 19 w Toruniu.
LOKALIZACJA: Działki numer: 142, 121/1, 122/2, 123, 124, 125/1, 126, 127/5, 127/3, 128, 129, 130/1, 130/4, 131, 132, 133, 143 w obrębie 14.	NAMNA RYSUNKU: PLAN ZAGOSPODAROWANIA TERENU - DEMONTAŻE
WYKONALI: Imię i Nazwisko	Numer uprawnień, specjalność
mgr inż. Agnieszka Otko	KUP0057/POOS08 Instalacyjna
mgr inż. Maciej Otko	KUP0176/PBS/16 Instalacyjna
DATA: 05.2025	SKALA: 1:500
	NR RYS. S/C8