


Mapa zasadnicza
Skala 1:500
Województwo: województwo śląskie
Powiat: powiat RYBNIK
Jednostka ewid.: 247301_1 - M.RYBNIK
Obręb: 00675 ORZEPOWICE

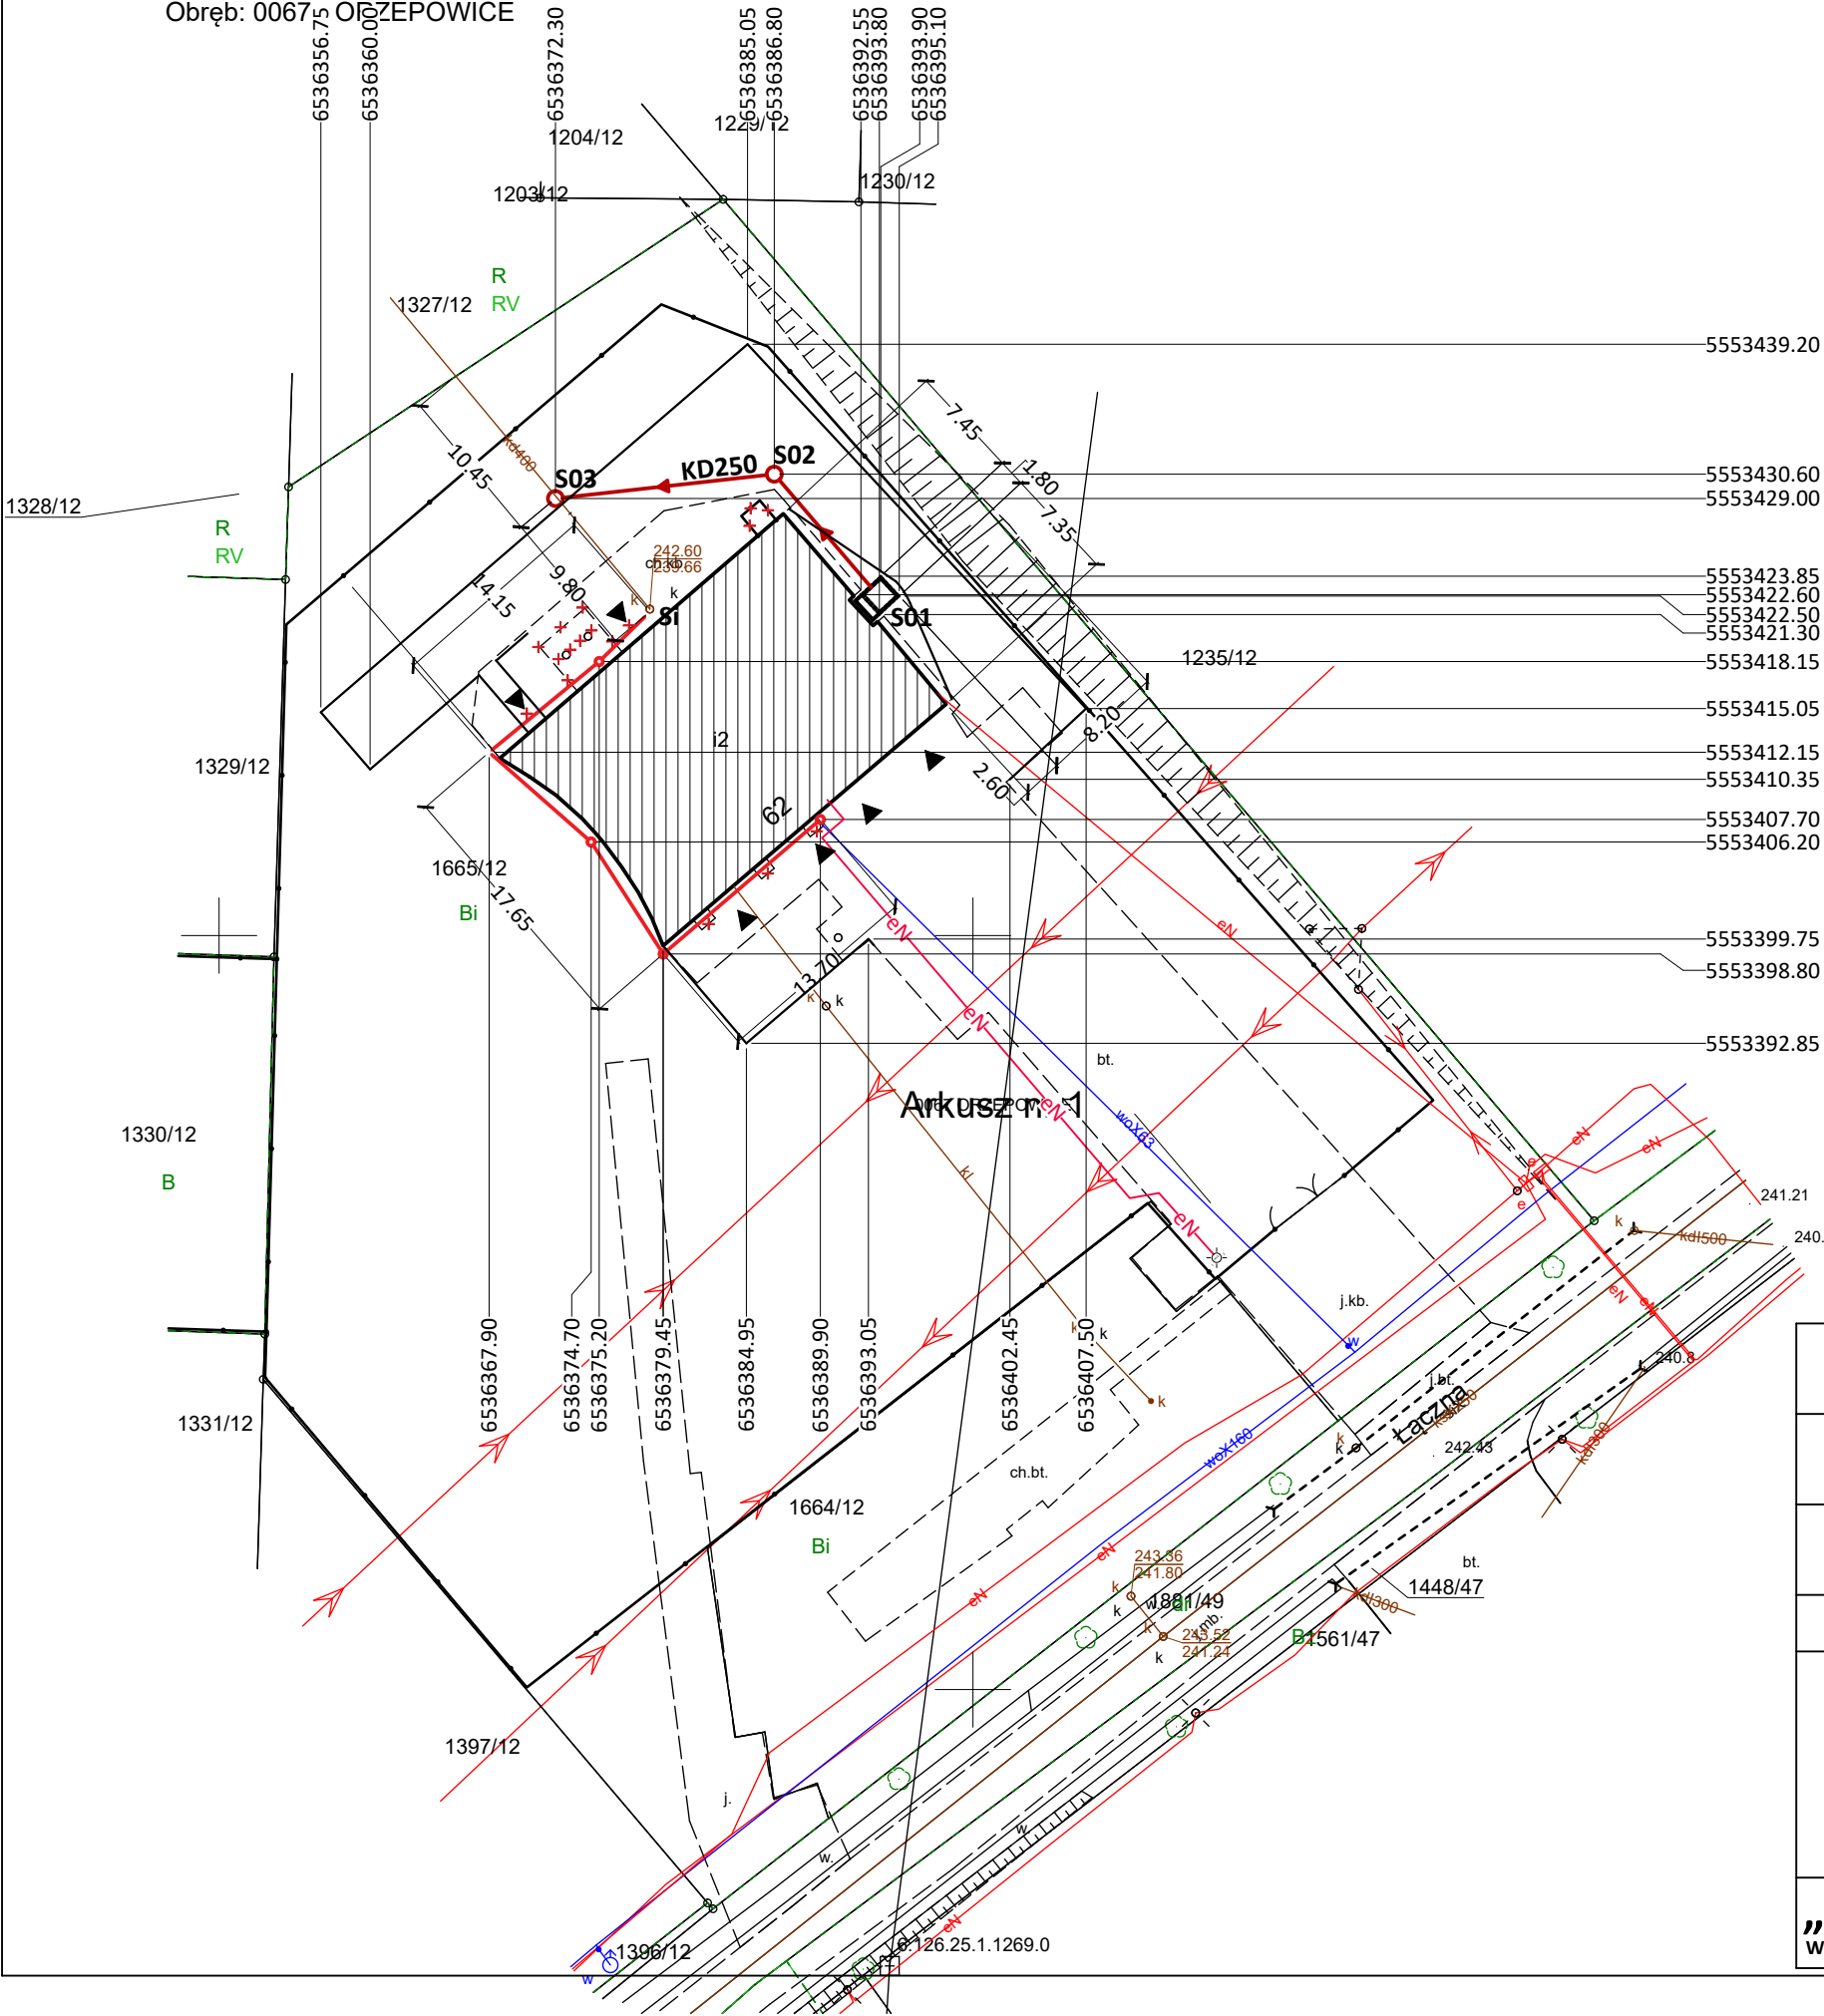

LEGENDA:

- Budynek
- Projektowana komora
- Projektowana KD160
- Projektowany drenaż opaskowy
- Wyburzenia ++
- Projektowane oświetlenie

Temat projektu:	Termomodernizacja obiektów użyteczności publicznej na terenie Miasta Rybnika. Zadanie nr 4. Termomodernizacja budynku Ochotniczej Straży Pożarnej Rybnik - Orzepowice, ul. Łączna 62				
Inwestor:	MIASTO RYBNIK, ul. Chrobrego 2, 44-200 RYBNIK				
Temat rysunku:	PROJEKT ZAGOSPODAROWANIA TERENU				
Branża:	AK - ARCHITEKTURA KONSTRUKCJA			Faza:	PT
Zespół projektowy:	mgr inż. arch. Bożena WITA Architektura	Nr upr.	696/01		Data: 11/2024r.
					Skala: 1:500
	Mgr inż. Izabela GROBORZ - MUSIK Konstrukcja	Nr upr.	430/88		Nr strony: 17 Nr rysunku: AK-01